

設 計 書

工事名称 松戸市立第二中学校夜間照明設備設置工事

工事場所 松戸市小山685番地

工 期 自 令和 年 月 日
至 令和 8年 2月 27日

設計年月日 令和 7年 4月 日

(工事価格)

前払金及工事出来高の内払回数については松戸市財務規則による。

参 考

[illegible]

[illegible]

第二中学校						
電灯設備				電灯分岐		
名 称	摘 要	数 量	単位	単 価	金 額	備 考
LED投光器	400ワット 中角	24	個			
LED投光器	400ワット 中角 ルーバー付	10	個			
LED投光器	400ワット 広角	6	個			
投光器用取付架台	8台用	5	台			
終了予告回転灯	取付金具付	2	個			
LED照明器具	スポットライト	1	個			
コンクリートポール (フランジ式)	17 - 22 - 12 足場ボルト付 衝突防止カバー付	5	本			
電源分岐盤		1	面			
照明点灯盤	システム調整費を含む	1	面			
照明搭分電盤 1	取付金具付	1	面			
照明搭分電盤 2	取付金具付	1	面			
照明搭分電盤 3	取付金具付	1	面			
照明搭分電盤 4	取付金具付	1	面			
照明搭分電盤 5	取付金具付	1	面			
ハットホール (重耐蓋付)	600 x 600 x 600 600φ重耐蓋付	8	基			
ハットホール (重耐蓋付)	900 x 900 x 900 600φ重耐蓋付	2	基			
排水溝撤去新設	L=3600 蓋、基礎共 コンクリート舗装撤去、隙間コンクリート埋め共	1	式			
電線		1	式			別紙 00-0009
ケーブル		1	式			別紙 00-0010
電線管		1	式			別紙 00-0011

[illegible]

第二中学校						
電灯設備			電灯幹線			
名 称	摘 要	数 量	単位	単 価	金 額	備 考
電線		1	式			別紙 00-0001
600V耐燃性ポリエチレン絶縁電線(EM-IE)	5.5mm2	5	m			
600V耐燃性ポリエチレン絶縁電線(EM-IE)	5.5mm2	81	m			
600V耐燃性ポリエチレン絶縁電線(EM-IE) (PF管内)	5.5mm2	12	m			
計						
ケーブル		1	式			別紙 00-0002
EM-CETケーブル	60mm2 ビット・天井	5	m			
EM-CETケーブル	60mm2 管内	81	m			
EM-CETケーブル	60mm2 FEP内(PF・CD)	12	m			
計						
電線管		1	式			別紙 00-0003
厚鋼電線管(G)	露出配管 70mm	79	m			
金属製可とう電線管(F) (ビニル被覆有)	(63) 厨房・浴室用等	1	m			
厚鋼電線管(G)	(70) 地中(防食テープ巻)	1	m			
波付硬質合成樹脂管(FEP)	(65)	12	m			
異種管接続材	FEP用 A型 65mm	1	組			
電線管ボンディング (厚鋼電線管)	G70	7	か所			
計						

第二中学校						
電灯設備			電灯幹線			
名 称	摘 要	数 量	単 位	単 価	金 額	備 考
ボックス類		1	式			別紙 00-0004
プルボックス形 屋外(SUS)	500 x 500 x 500	6	個			
プルボックス用 接地端子(ET)		6	個			
計						
土工事		1	式			別紙 00-0005
根切り(人力)		2.2	m3			
埋戻し	人 力 根切り土 -	2.2	m3			
計						
地中線埋設標識		1	式			別紙 00-0006
直接仮設	養生、足場等	1	式			別紙 00-0007
高所作業車(レンタル)	8 ~ 10m 級 2台	2	日			
計						

[illegible]

[illegible]

第二中学校		電灯設備		電灯分岐		
名 称	摘 要	数 量	単位	単 価	金 額	備 考
ケーブル		1	式			別紙 00-0010
EM-CEケーブル	2mm2- 3C 管内	3	m			
EM-CEケーブル	3.5mm2- 3C 管内	2	m			
EM-CEケーブル	3.5mm2- 3C 管内	90	m			
EM-CEケーブル	5.5mm2- 3C 管内	83	m			
EM-CEケーブル	14mm2- 2C 管内	14	m			
EM-CEケーブル	14mm2- 2C FEP内(PF・CD)	94	m			
EM-CEケーブル	22mm2- 2C 管内	20	m			
EM-CEケーブル	22mm2- 2C FEP内(PF・CD)	232	m			
EM-CEケーブル	38mm2- 2C 管内	7	m			
EM-CEケーブル	38mm2- 2C FEP内(PF・CD)	155	m			
EM-CEEケーブル	2mm2- 4C 管内	21	m			
EM-CEEケーブル	2mm2- 4C FEP内(PF・CD)	168	m			
EM-CEEケーブル	2mm2- 5C 管内	7	m			
EM-CEEケーブル	2mm2- 5C FEP内(PF・CD)	157	m			
EM-CEEケーブル	2mm2- 6C 管内	6	m			
EM-CEEケーブル	2mm2- 6C FEP内(PF・CD)	111	m			
EM-CEEケーブル	2mm2- 7C 管内	7	m			
EM-CEEケーブル	2mm2- 7C FEP内(PF・CD)	57	m			
ゴムキャブタイヤケーブル	2PNCT 2mm2 - 3C ピット・天井	80	m			

[illegible]

第二中学校		電灯設備		電灯分岐		
名 称	摘 要	数 量	単位	単 価	金 額	備 考
電線管		1	式			別紙 00-0011
厚鋼電線管 (G)	露出配管 16mm	10	m			
厚鋼電線管(G)	(16) 地中(防食テープ巻)	5	m			
厚鋼電線管 (G)	露出配管 22mm	3	m			
厚鋼電線管 (G)	露出配管 22mm	41	m			
厚鋼電線管(G)	(22) 地中(防食テープ巻)	14	m			
金属製 可とう電線管(F) (ビニル被覆有)	(24) エキスパンション用等	1	m			
厚鋼電線管 (G)	露出配管 28mm	6	m			
厚鋼電線管(G)	(28) 地中(防食テープ巻)	9	m			
厚鋼電線管 (G)	露出配管 36mm	8	m			
厚鋼電線管(G)	(36) 地中(防食テープ巻)	23	m			
厚鋼電線管 (G)	露出配管 42mm	85	m			
厚鋼電線管(G)	(42) 地中(防食テープ巻)	1	m			
厚鋼電線管 (G)	露出配管 54mm	3	m			
厚鋼電線管(G)	(54) 地中(防食テープ巻)	1	m			
厚鋼電線管 (G)	露出配管 70mm	1	m			
厚鋼電線管(G)	(70) 地中(防食テープ巻)	1	m			
波付硬質合成 樹脂管(FEP)	(30)	86	m			
波付硬質合成 樹脂管(FEP)	(40)	237	m			
波付硬質合成 樹脂管(FEP)	(50)	86	m			

第二中学校		電灯設備		電灯分岐		
名 称	摘 要	数 量	単位	単 価	金 額	備 考
電線管		1	式			別紙 00-0011
波付硬質合成樹脂管(FEP)	(65)	123	m			
異種管接続材	FEP用 A型 30mm	7	組			
異種管接続材	FEP用 A型 40mm	4	組			
異種管接続材	FEP用 A型 50mm	2	組			
異種管接続材	FEP用 A型 65mm	2	組			
電線管 ホンディング (厚鋼電線管)	G16	5	か所			
電線管 ホンディング (厚鋼電線管)	G22	4	か所			
電線管 ホンディング (厚鋼電線管)	G22	1	か所			
電線管 ホンディング (厚鋼電線管)	G28	3	か所			
電線管 ホンディング (厚鋼電線管)	G36	4	か所			
電線管 ホンディング (厚鋼電線管)	G42	7	か所			
電線管 ホンディング (厚鋼電線管)	G42	2	か所			
電線管 ホンディング (厚鋼電線管)	G54	1	か所			
電線管 ホンディング (厚鋼電線管)	G54	1	か所			
電線管 ホンディング (厚鋼電線管)	G70	1	か所			
計						

[illegible]

[illegible]

[illegible]

[illegible]

[illegible]

現場説明書

1. 工事名称 松戸市立第二中学校夜間照明設備設置工事

2. 工事場所 松戸市小山685番地

3. 説明事項

- ・ 本工事は、週休2日工事（発注者指定方式）である。
- ・ 受注者は、現場閉所（休息）による週休2日工事として取り組むこと。
なお、予定価格には4週8休達成相当の経費を補正している。
- ・ 週休2日制の実施にあたっては、「松戸市営繕工事週休2日工事試行実施要領」に基づき行うこと。
- ・ 学校の運営に支障がないように最大限配慮し、長期休み等を活用した工程とするなど、学校と協議しながら工程を組むこと。
- ・ 校庭を片側利用できるように仮設計画を組むこと。

松戸市立第二中学校

夜間照明設備設置工事

図面番号	図 面 名 称	縮 尺	備 考
E-01	案内図・配置図・工事概要	1/800 1/2500	
E-02	電気設備工事特記仕様書	No-scale	
E-03	既設受変電設備単線結線図	No-scale	
E-04	盤図（1）	No-scale	
E-05	盤図（2）	No-scale	
E-06	盤図（3）	No-scale	
E-07	照明塔・照明器具姿図	1/50 No-scale	
E-08	幹線設備平面図	1/200	
E-09	電灯設備平面図	1/200	
E-10	照明塔配線図（1）	No-scale	
E-11	照明塔配線図（2）	No-scale	
E-12	照明塔配線図（3）	No-scale	
E-13	排水溝改修詳細図	1/30	
E-14	北側工事仮設図	1/200	
E-15	南側工事仮設図	1/200	

工事名	松戸市立第二中学校夜間照明設備設置工事		
図面名	図面リスト		
作成年月日	令和7年3月7日	変更年月日	
縮 尺	No-scale	図面番号	E-00
設 計	有限会社 神谷建築事務所 千葉県知事登録 第1-2307-2710号 神谷 繁樹 一級建築士大臣登録第152135号		
	松戸市 街づくり部 建築保全課		

【工事概要】

松戸市立第二中学校夜間照明設備設置工事を行う。

1. 電灯幹線設備

既設キュービクル予備回路より夜間照明用電源を供給する。

2. 電灯分岐設備

 
校庭内に照明塔を5基設置する。

電源分岐盤、照明点灯盤を管理棟会議室外壁に設置。

電源、制御用配線は地中配管にて各照明塔に配線する。

3. 仮設工事


校庭に敷き鉄板を設置し、校舎から校庭への通路に仮設フェンスを設置する。




工事場所を示す

案内図 S=1:2500

工事場所：松戸市小山685番地
(松戸市立第二中学校)

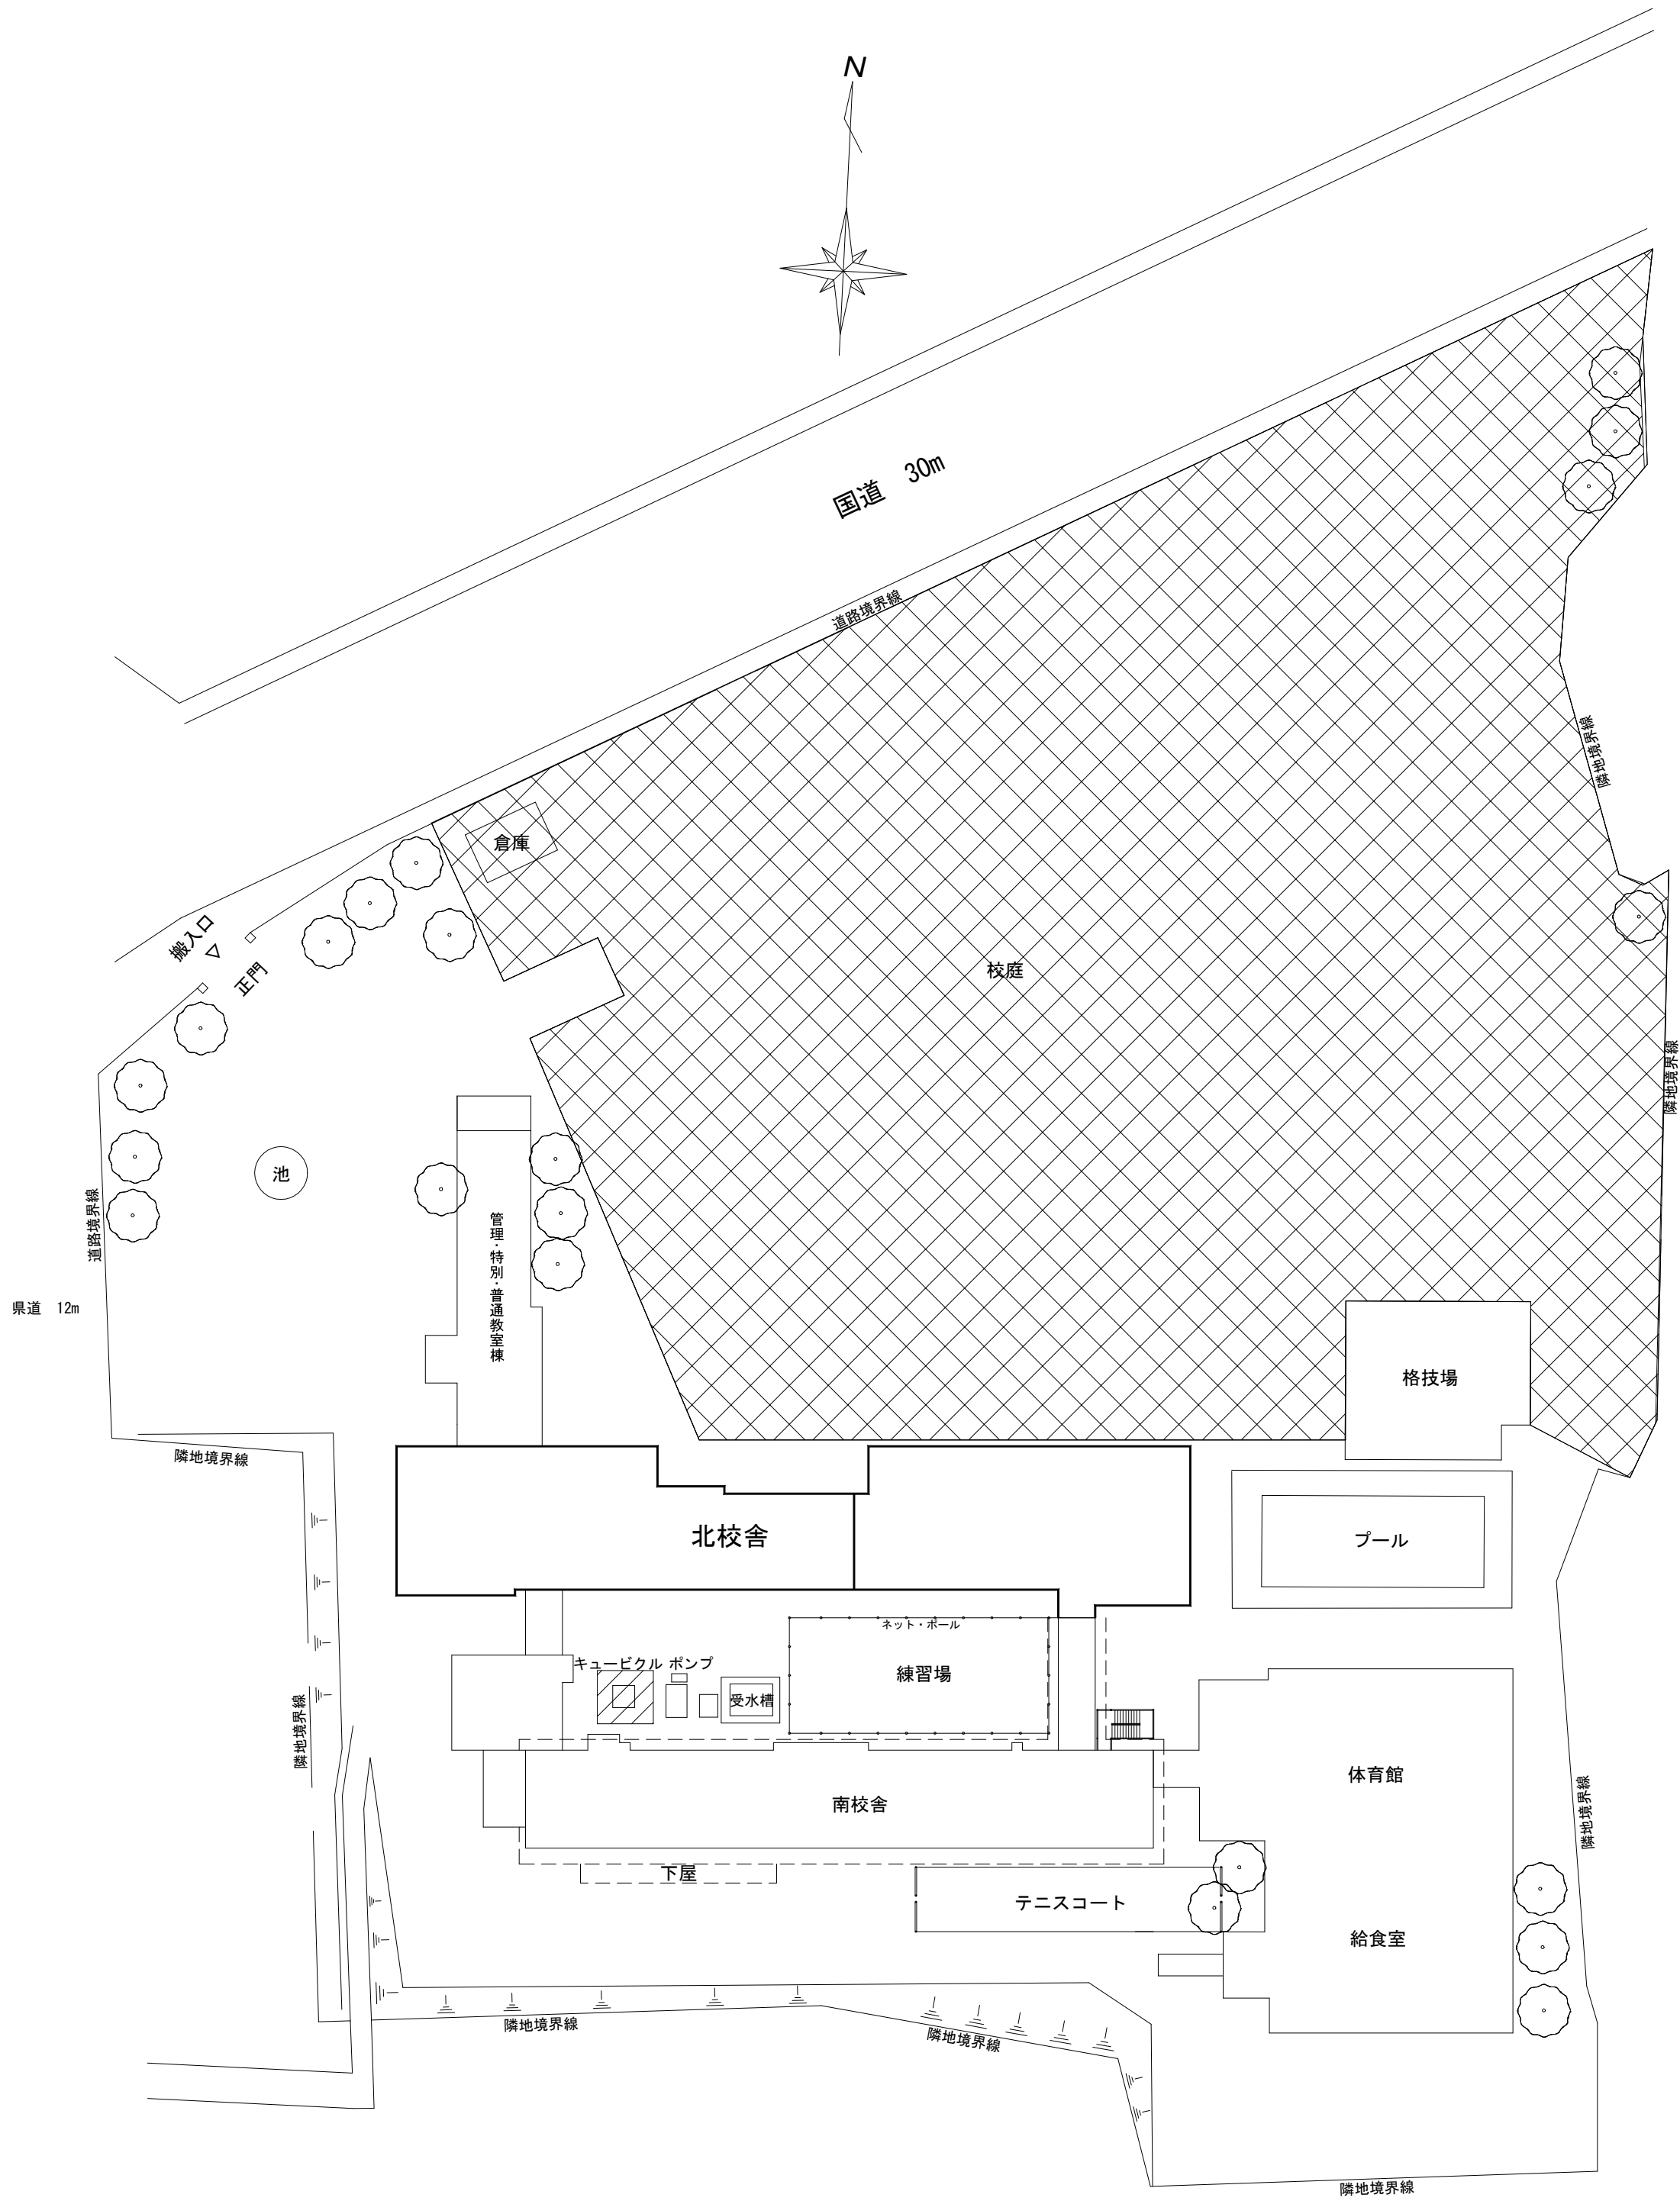


配置図 S=1:800

 


工事箇所を示す

工事名	松戸市立第二中学校夜間照明設備設置工事		
図面名	案内図・配置図・工事概要		
作成年月日	令和7年3月7日	変更年月日	
縮 尺	1:800 1:2500	図面番号	E-01
設 計	有限会社 神谷建築事務所 千葉県知事登録 第1-2307-2710号 神谷 繁樹 一級建築士大臣登録第152135号		
	松戸市 街づくり部 建築保全課		

[illegible]

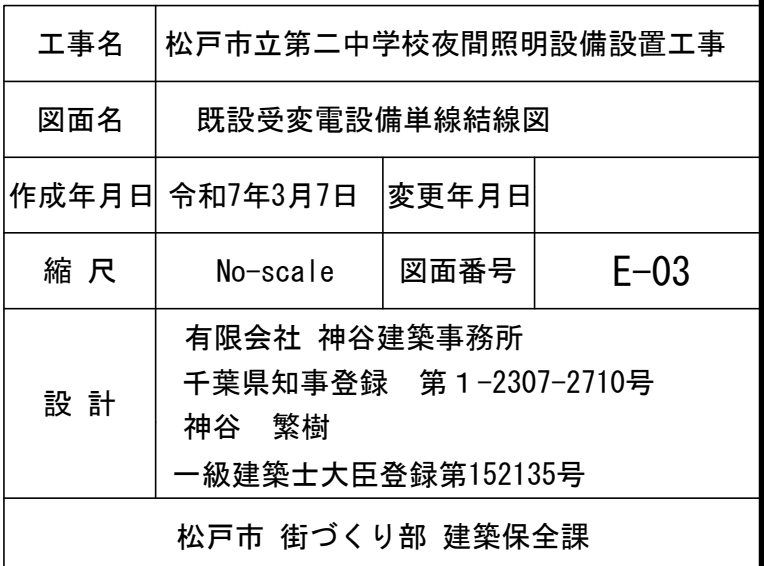


電源分岐盤

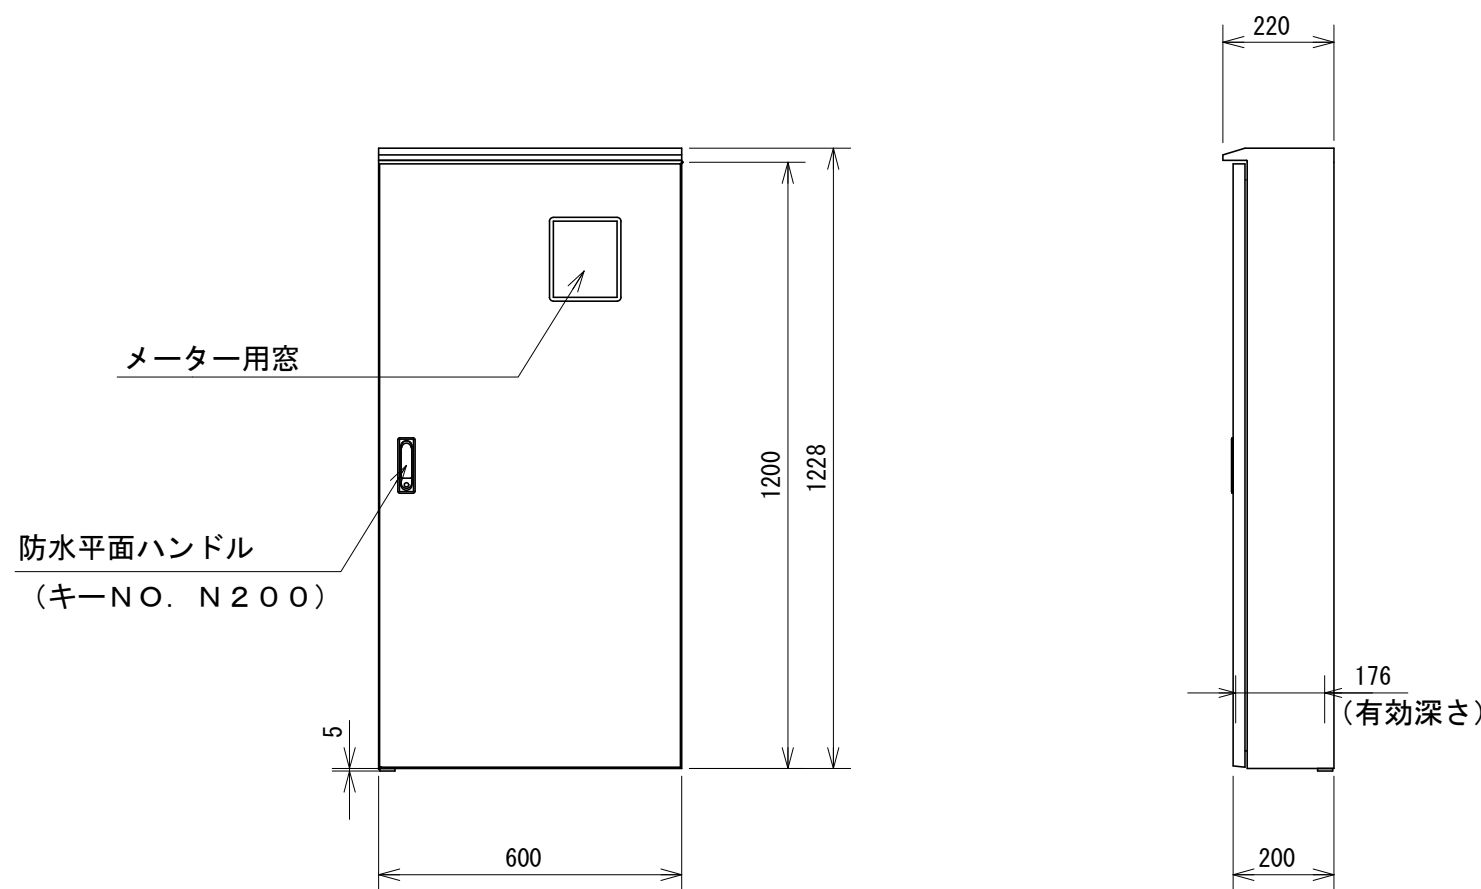


注 記

1. 板厚は、箱体、扉共 t 2.3 以上とする。
2. 材質はSUS、塗装色7.5Y9/1とする
3. 外形形状及び寸法は、参考値とする。
4. ED接地端子を取付ける。

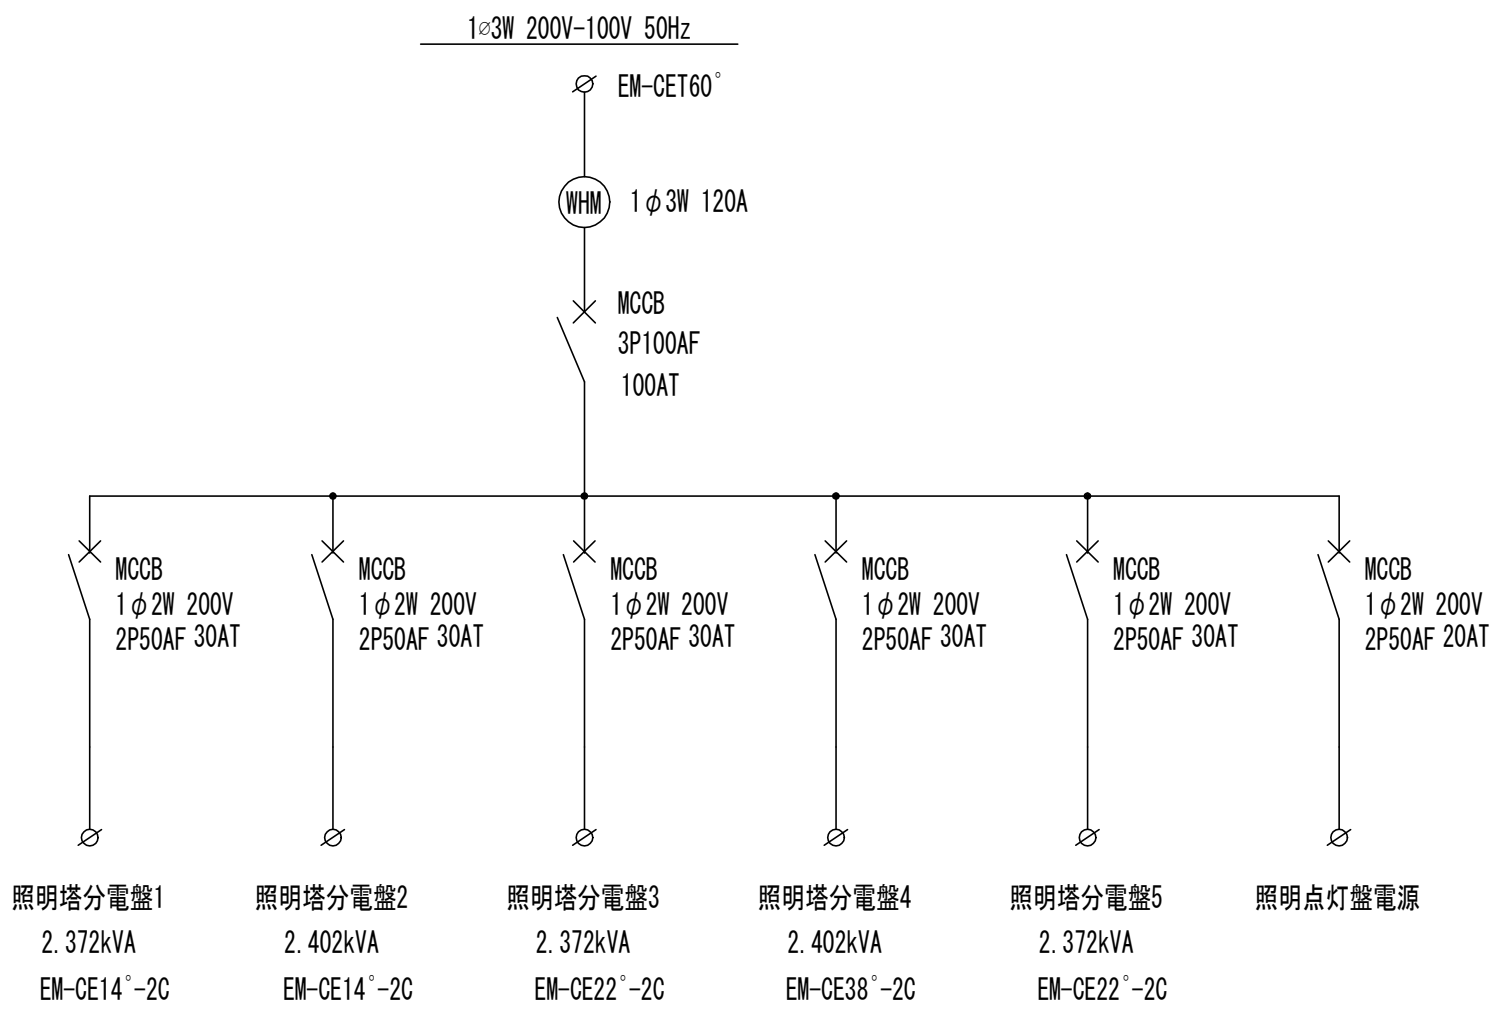


照明点灯盤

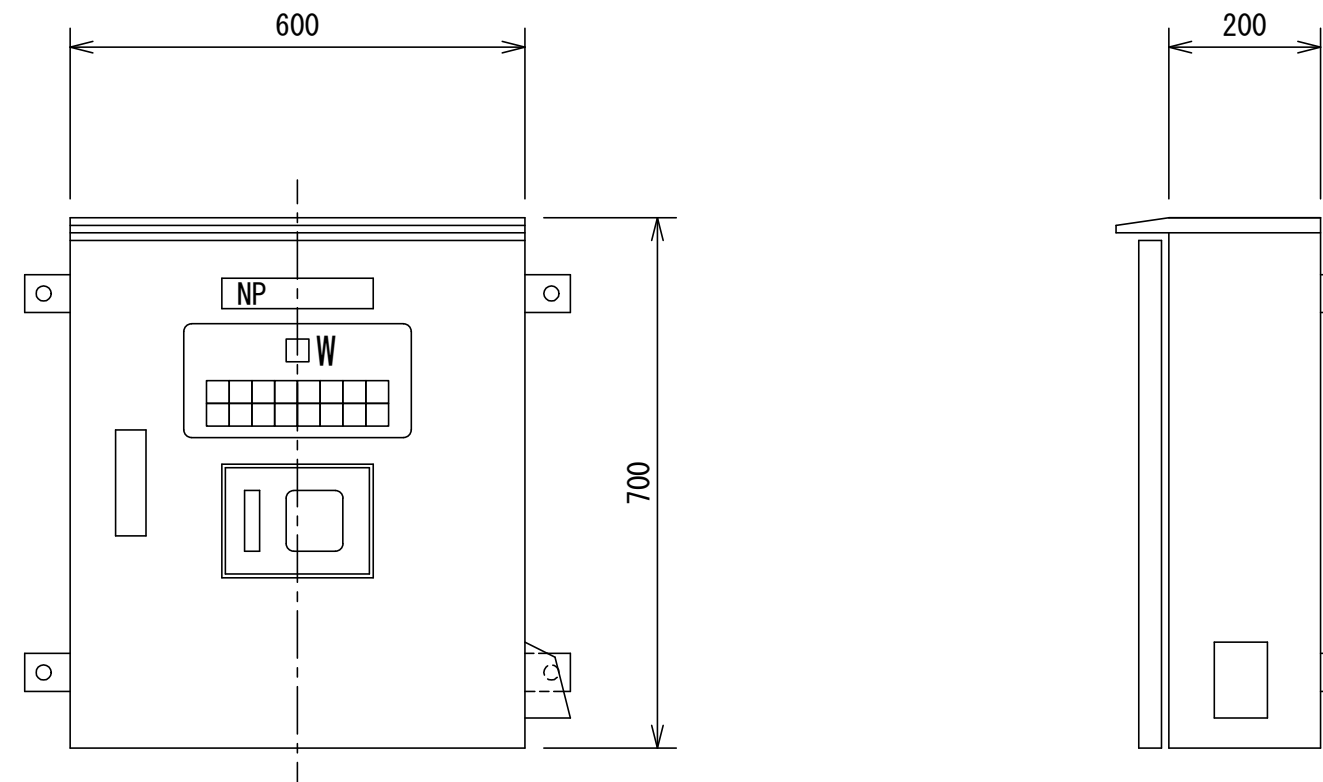

注 記

1. 板厚は、箱体、扉共 t 2.3 以上とする。
2. 材質はSUS、塗装色7.5Y9/1とする
3. 外形形状及び寸法は、参考値とする。
4. ED接地端子を取付ける。

出カタイム
チャート

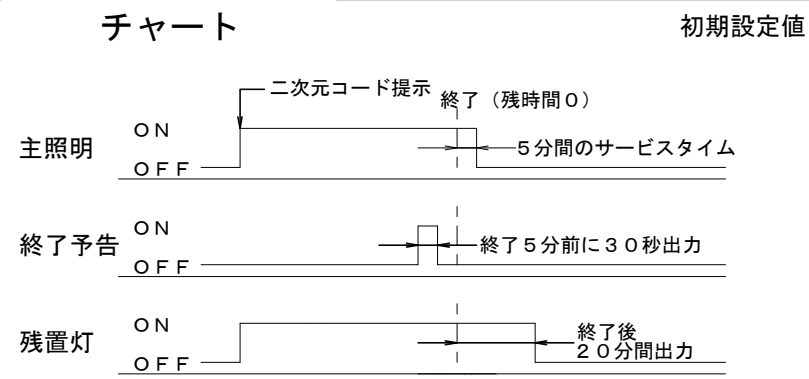


出力パターン

	1/0-1								1/0-2							
	1	2	3	4	5	6	7	8	1	2	3	4	5	6	7	8
主照明	ON	ON	ON	ON	ON	ON	ON	ON	ON	ON	ON	ON	ON	ON	ON	ON
終了予告	OFF	OFF	OFF	OFF	OFF	OFF	OFF	OFF	OFF	OFF	OFF	OFF	OFF	OFF	OFF	OFF
残置灯	ON	ON	ON	ON	ON	ON	ON	ON	ON	ON	ON	ON	ON	ON	ON	ON
終了後	OFF	OFF	OFF	OFF	OFF	OFF	OFF	OFF	OFF	OFF	OFF	OFF	OFF	OFF	OFF	OFF

工事名	松戸市立第二中学校夜間照明設備設置工事		
図面名	盤図 (1)		
作成年月日	令和7年3月7日	変更年月日	
縮 尺	No-scale	図面番号	E-04
設 計	有限会社 神谷建築事務所 千葉県知事登録 第1-2307-2710号 神谷 繁樹 一級建築士大臣登録第152135号		
	松戸市 街づくり部 建築保全課		


照明塔分電盤1、5

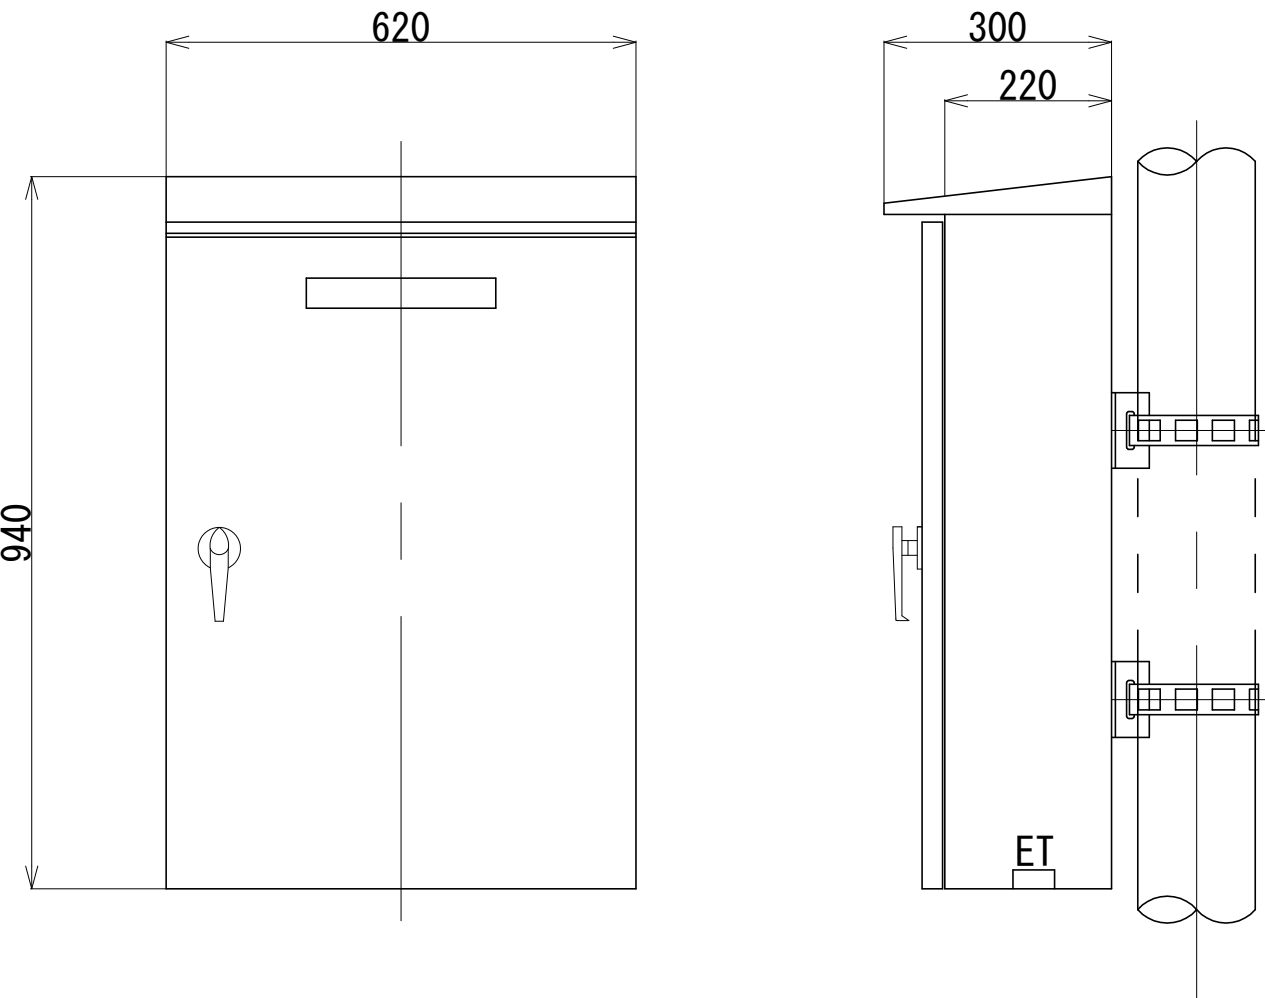

注 記


- 屋外共架式とする。
- 板厚は、箱体、扉共t2.3 以上とする。
- 材質はSUS、塗装色7.5Y9/1とする
- 外形形状及び寸法は、参考値とする。
- ED接地端子、ED(ELB) 接地端子を取付る。

単線結線図

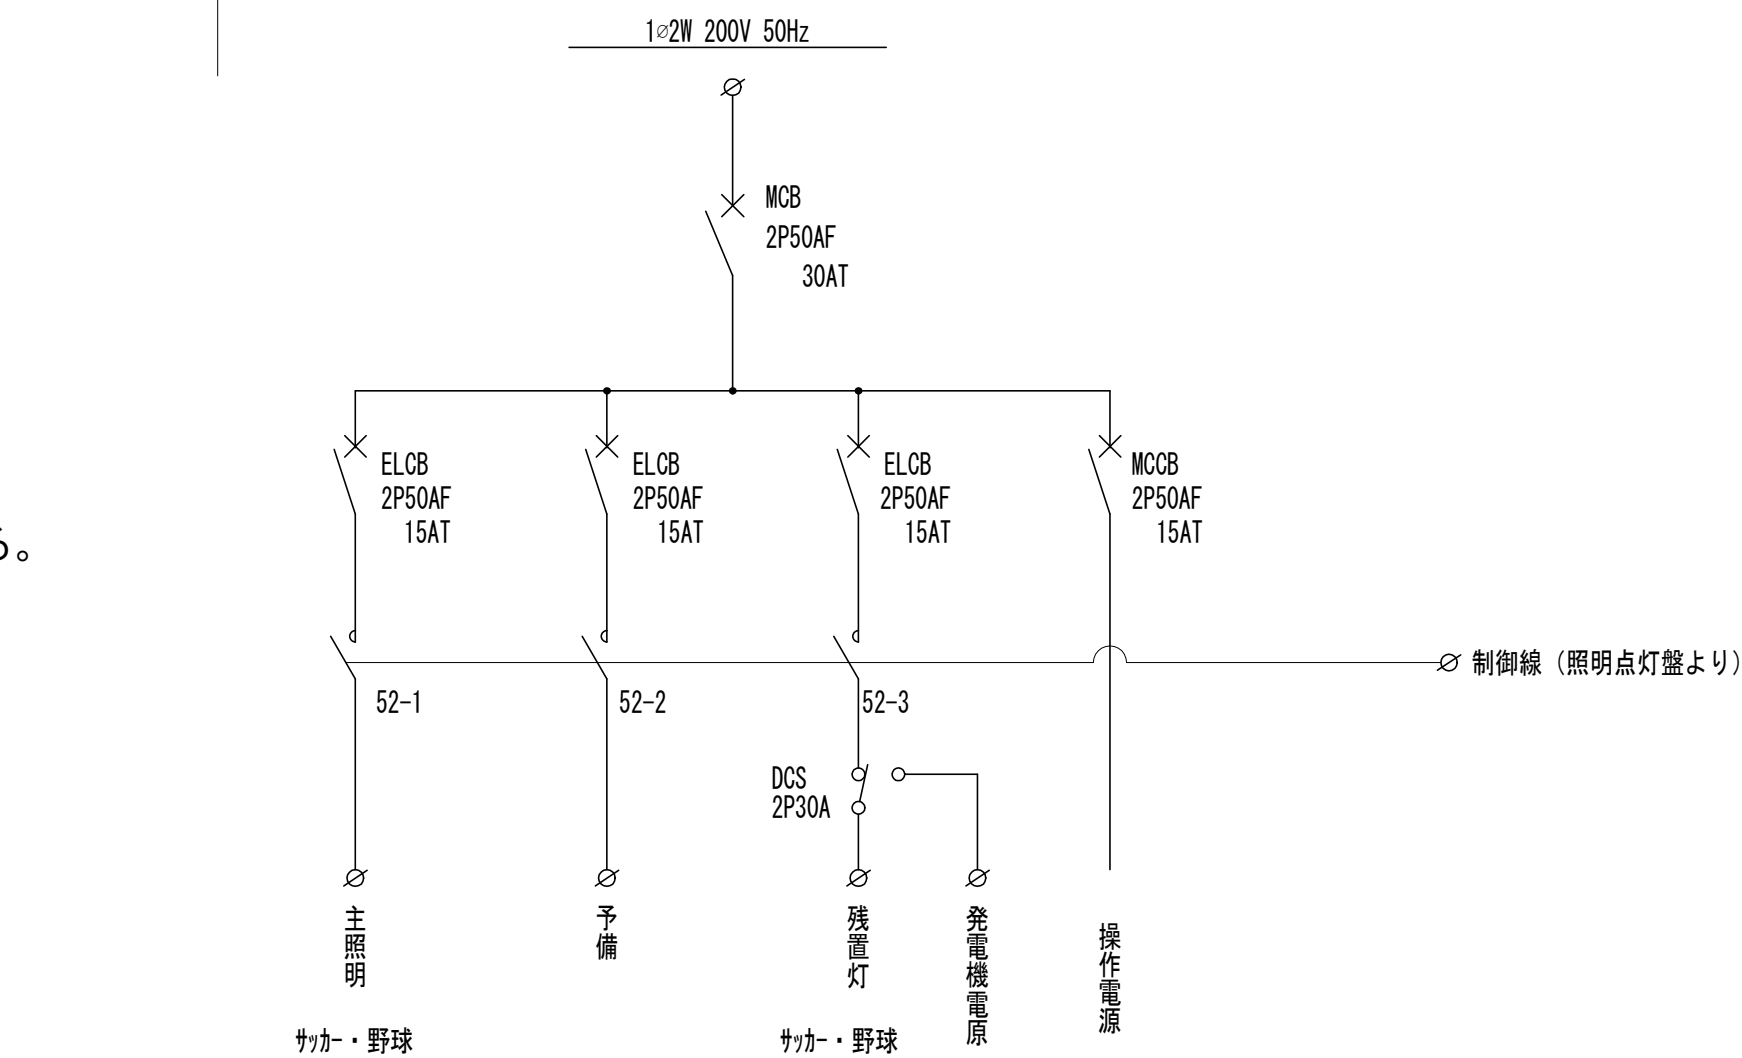

LED投光器	7		1
負荷容量 (KVA)	2.989		0.427


照明操作回路図

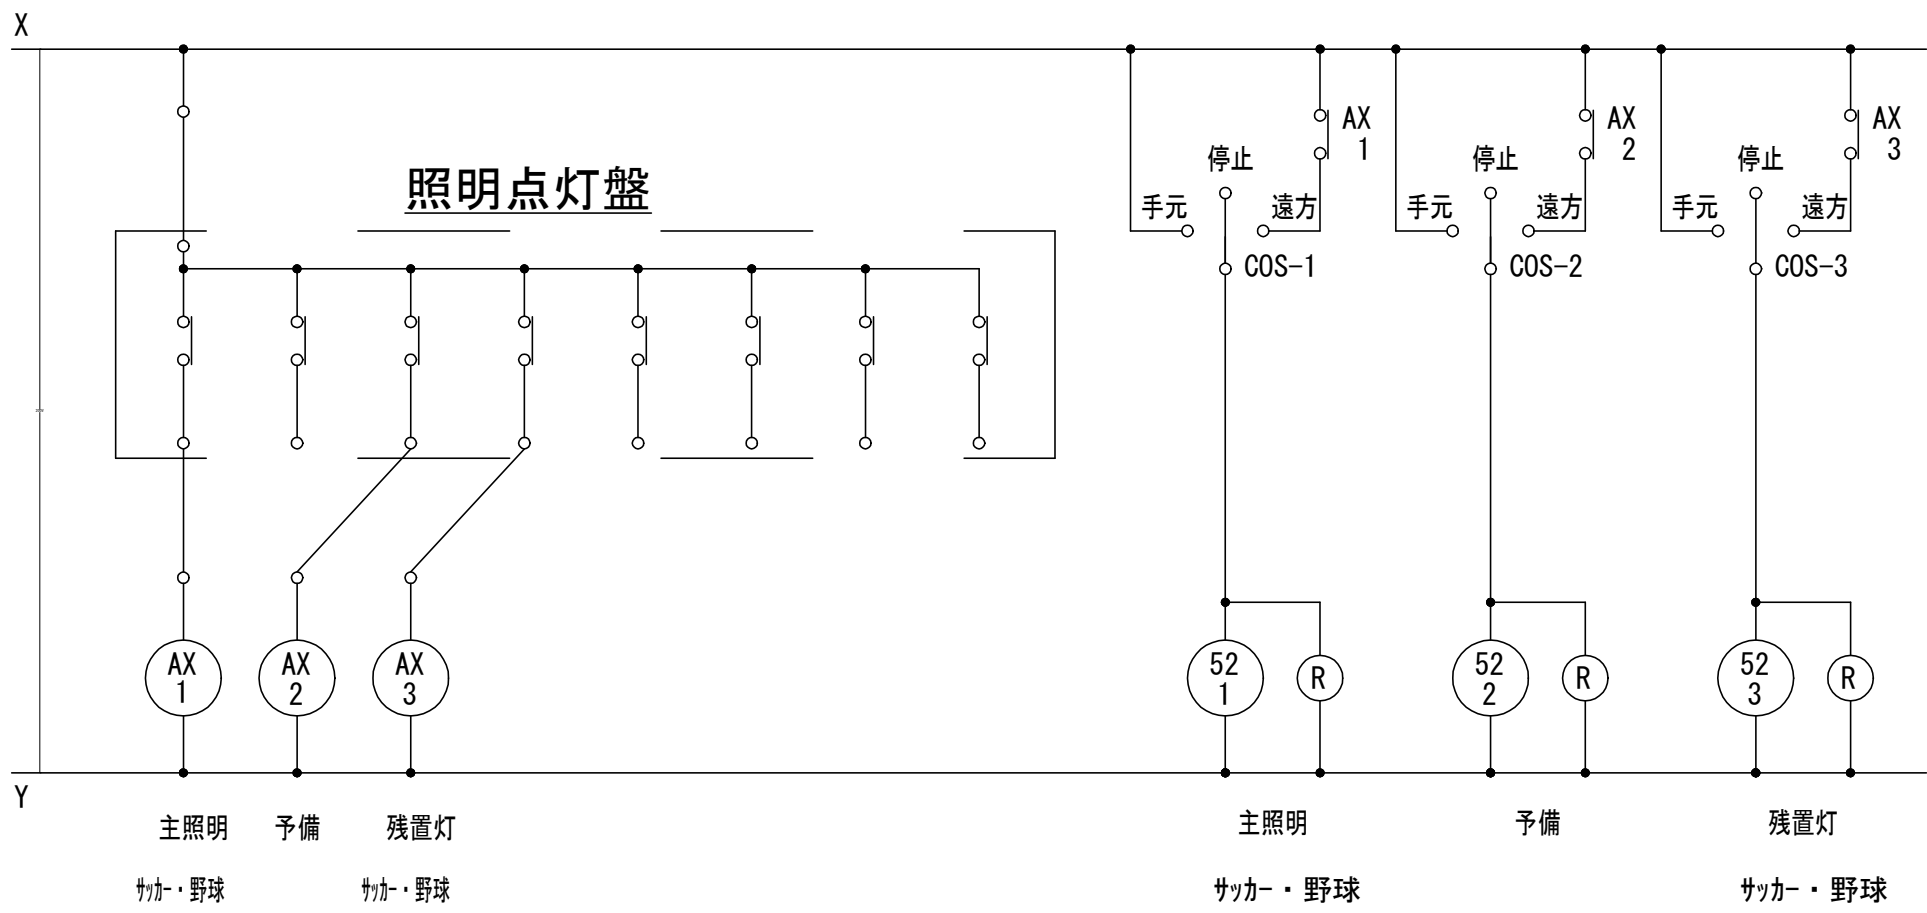

照明塔分電盤2


収納箱体は照明塔分電盤1と同形、同仕様とする

単線結線図

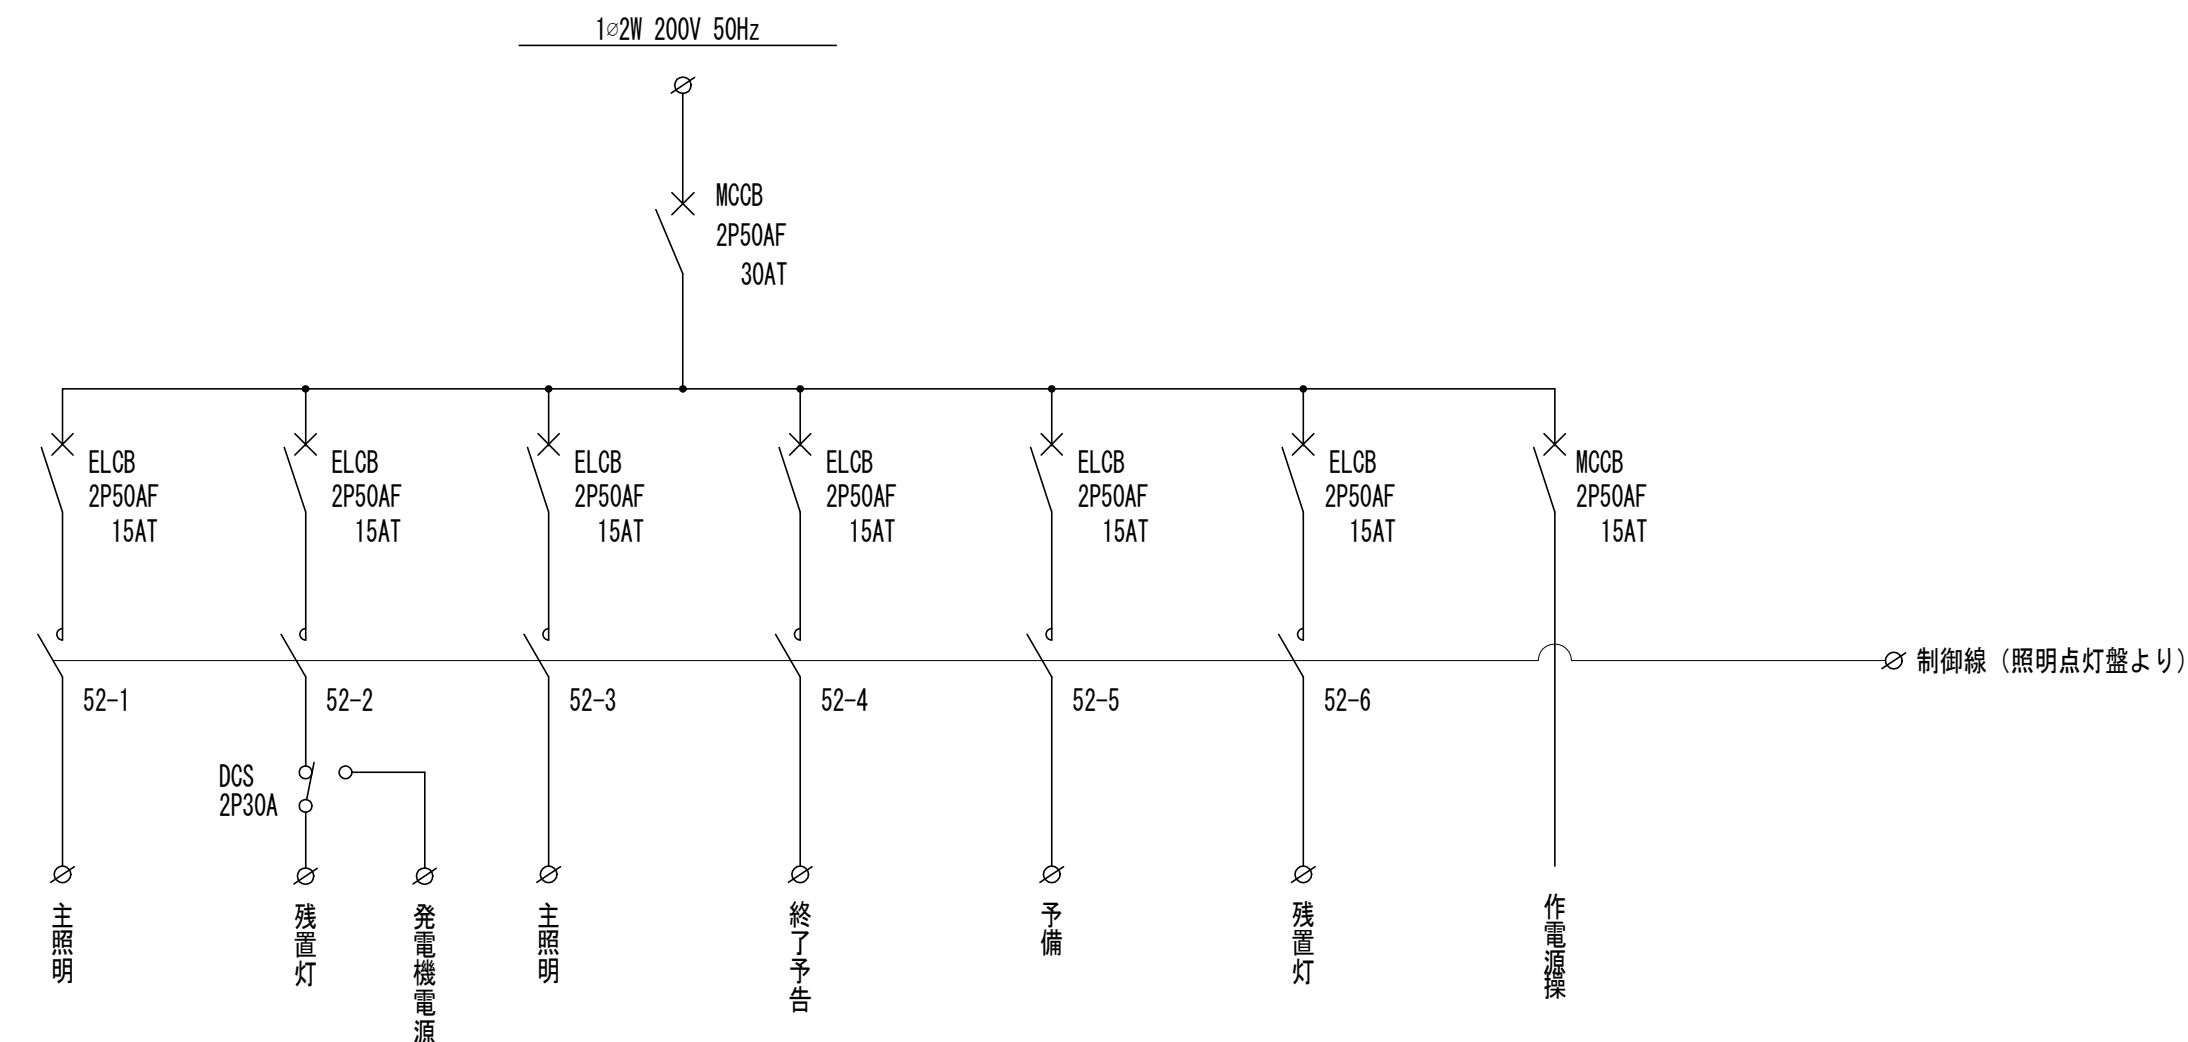

	サッカ・野球	サッカ・野球	テニスコート	テニスコート	テニスコート
LED投光器	4	1	2		1
終了予告回転灯				1	
負荷容量 (KVA)	1.708	0.427	0.854	0.030	0.427

照明操作回路図

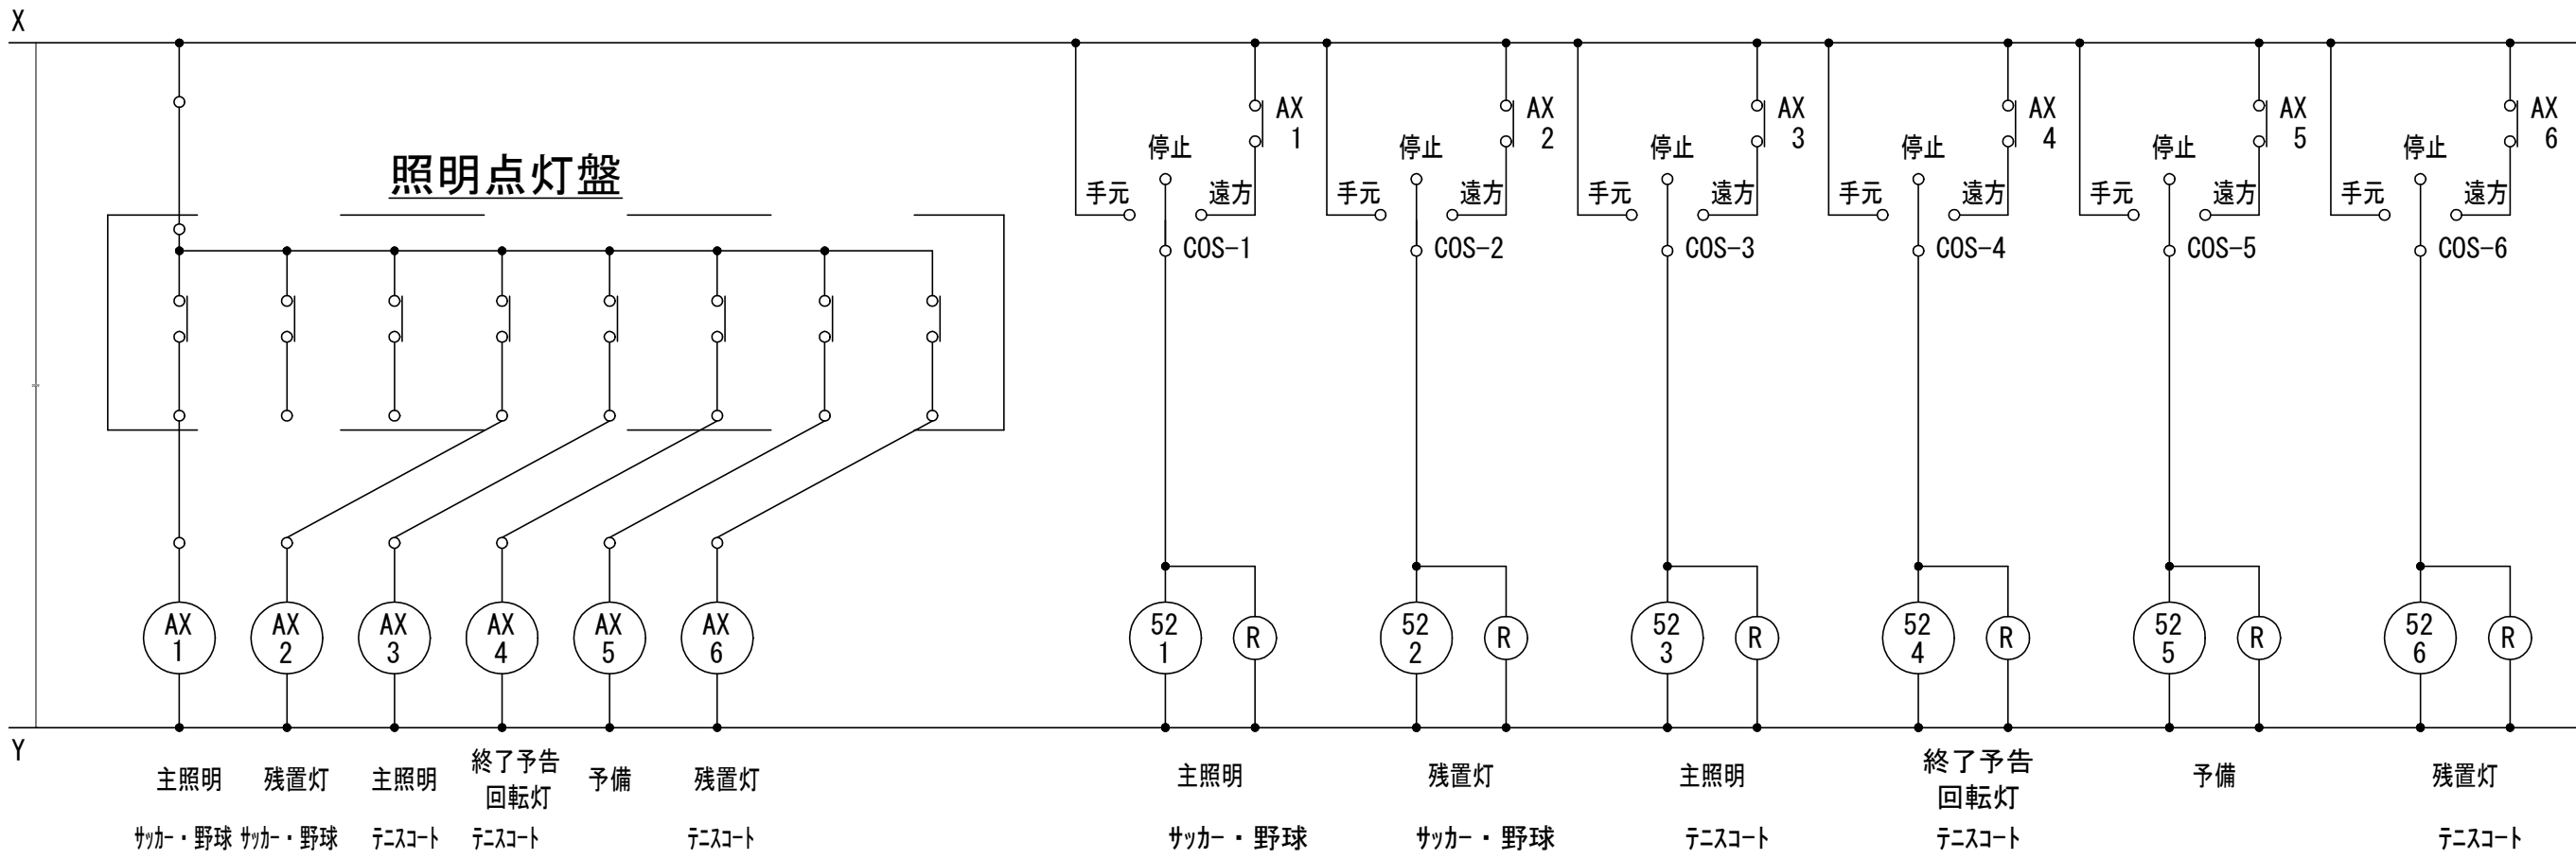


工事名	松戸市立第二中学校夜間照明設備設置工事		
図面名	盤図(2)		
作成年月日	令和7年3月7日	変更年月日	
縮 尺	No-scale	図面番号	E-05
設 計	有限会社 神谷建築事務所 千葉県知事登録 第1-2307-2710号 神谷 繁樹 一級建築士大臣登録第152135号		
	松戸市 街づくり部 建築保全課		


照明塔分電盤3

収納箱体は照明塔分電盤1と同形、同仕様とする

単線結線図

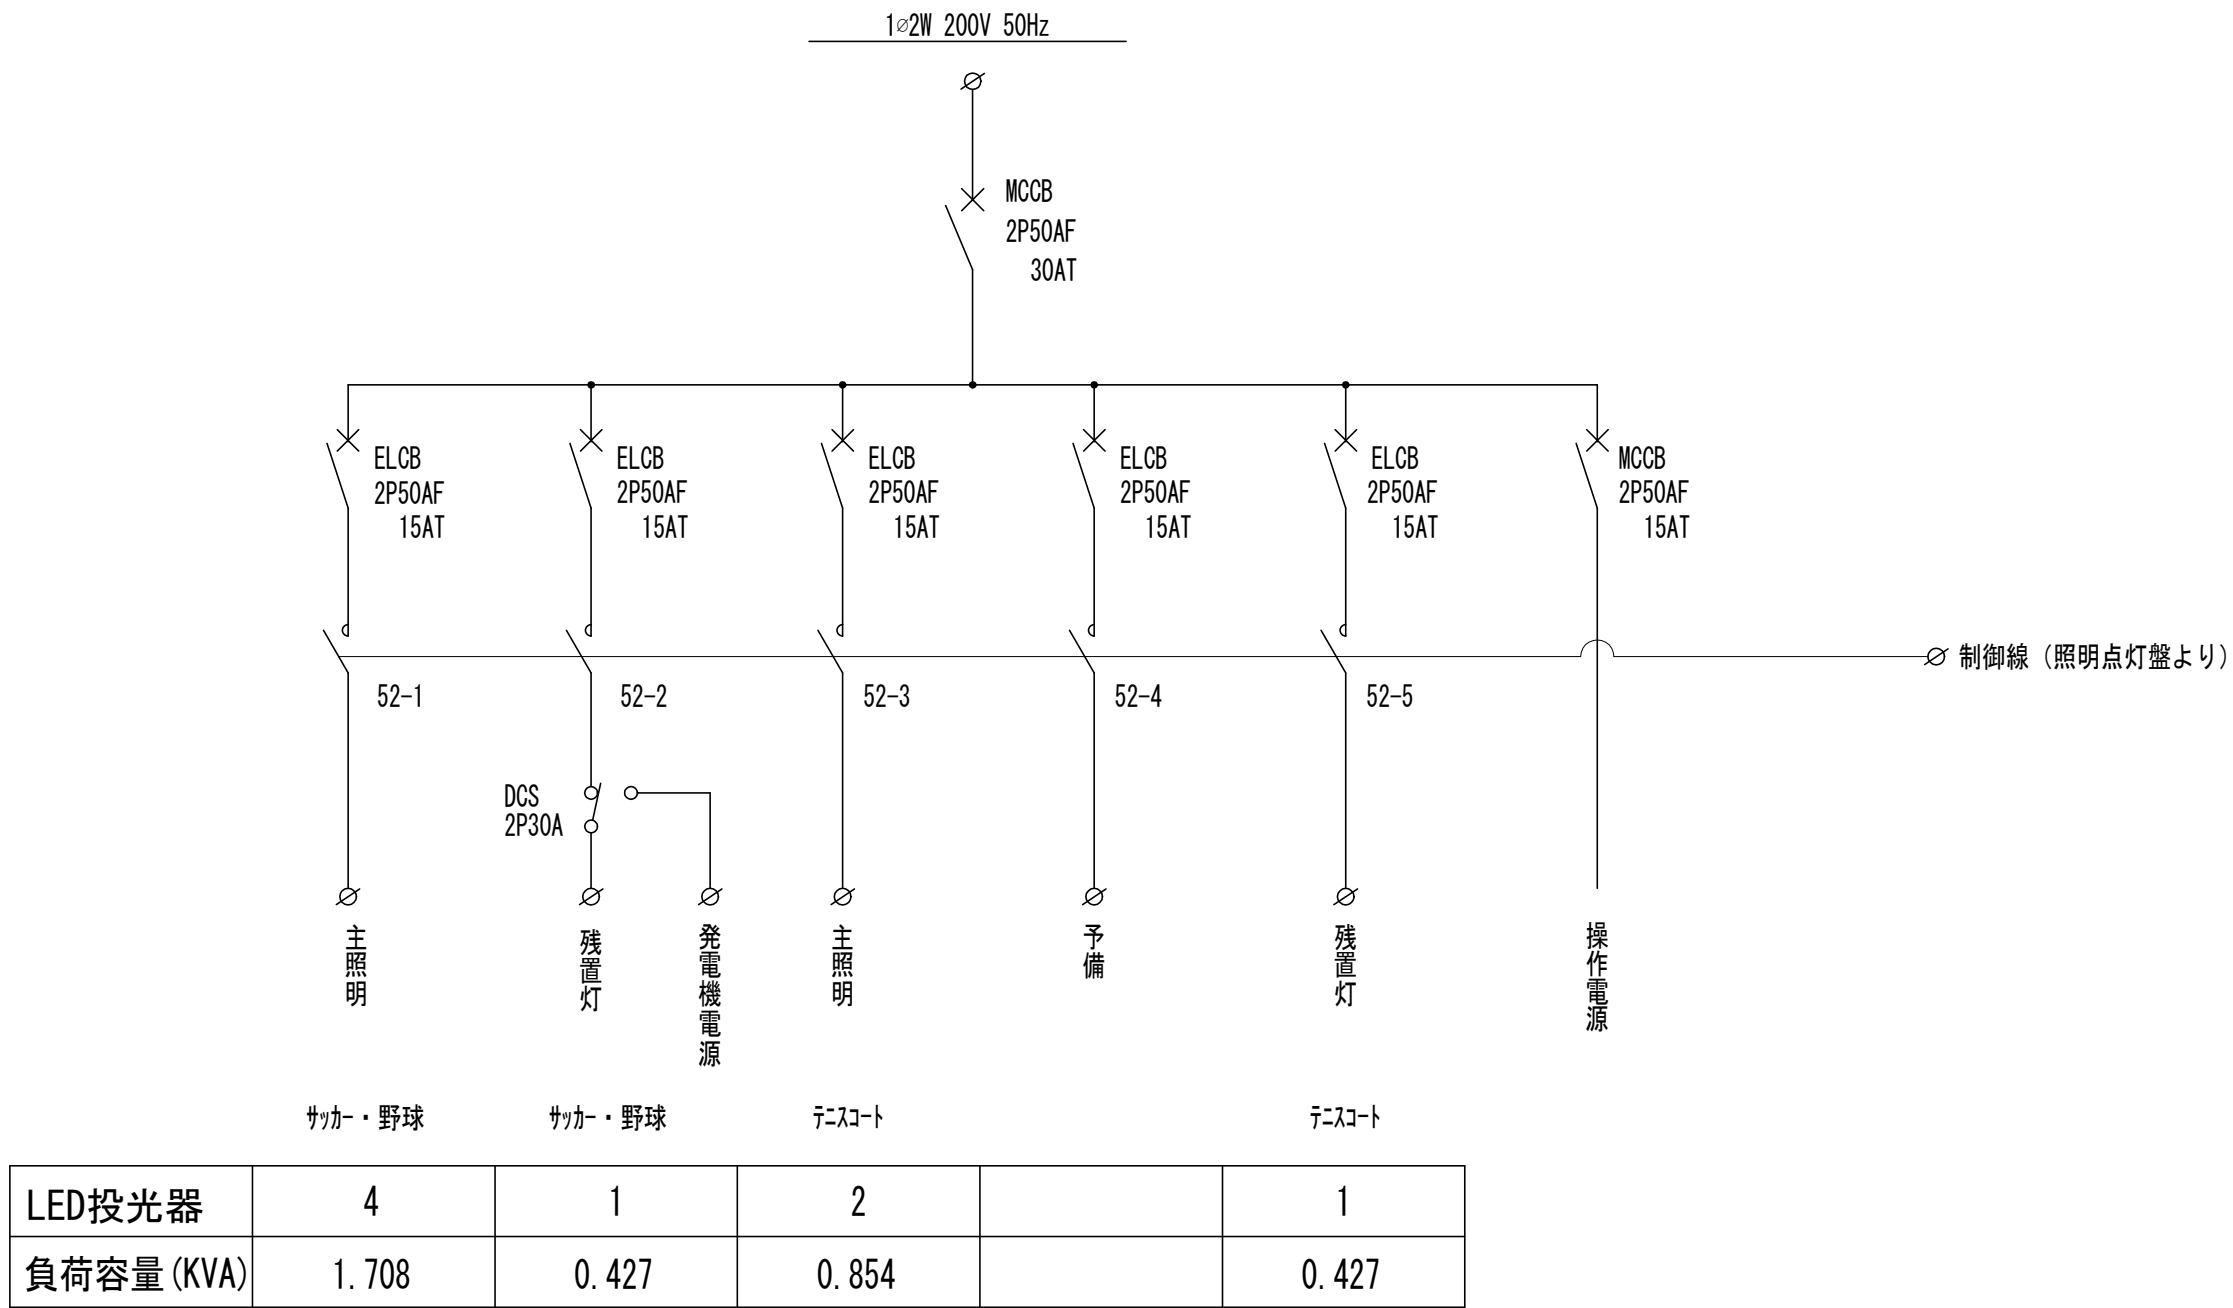


照明操作回路図

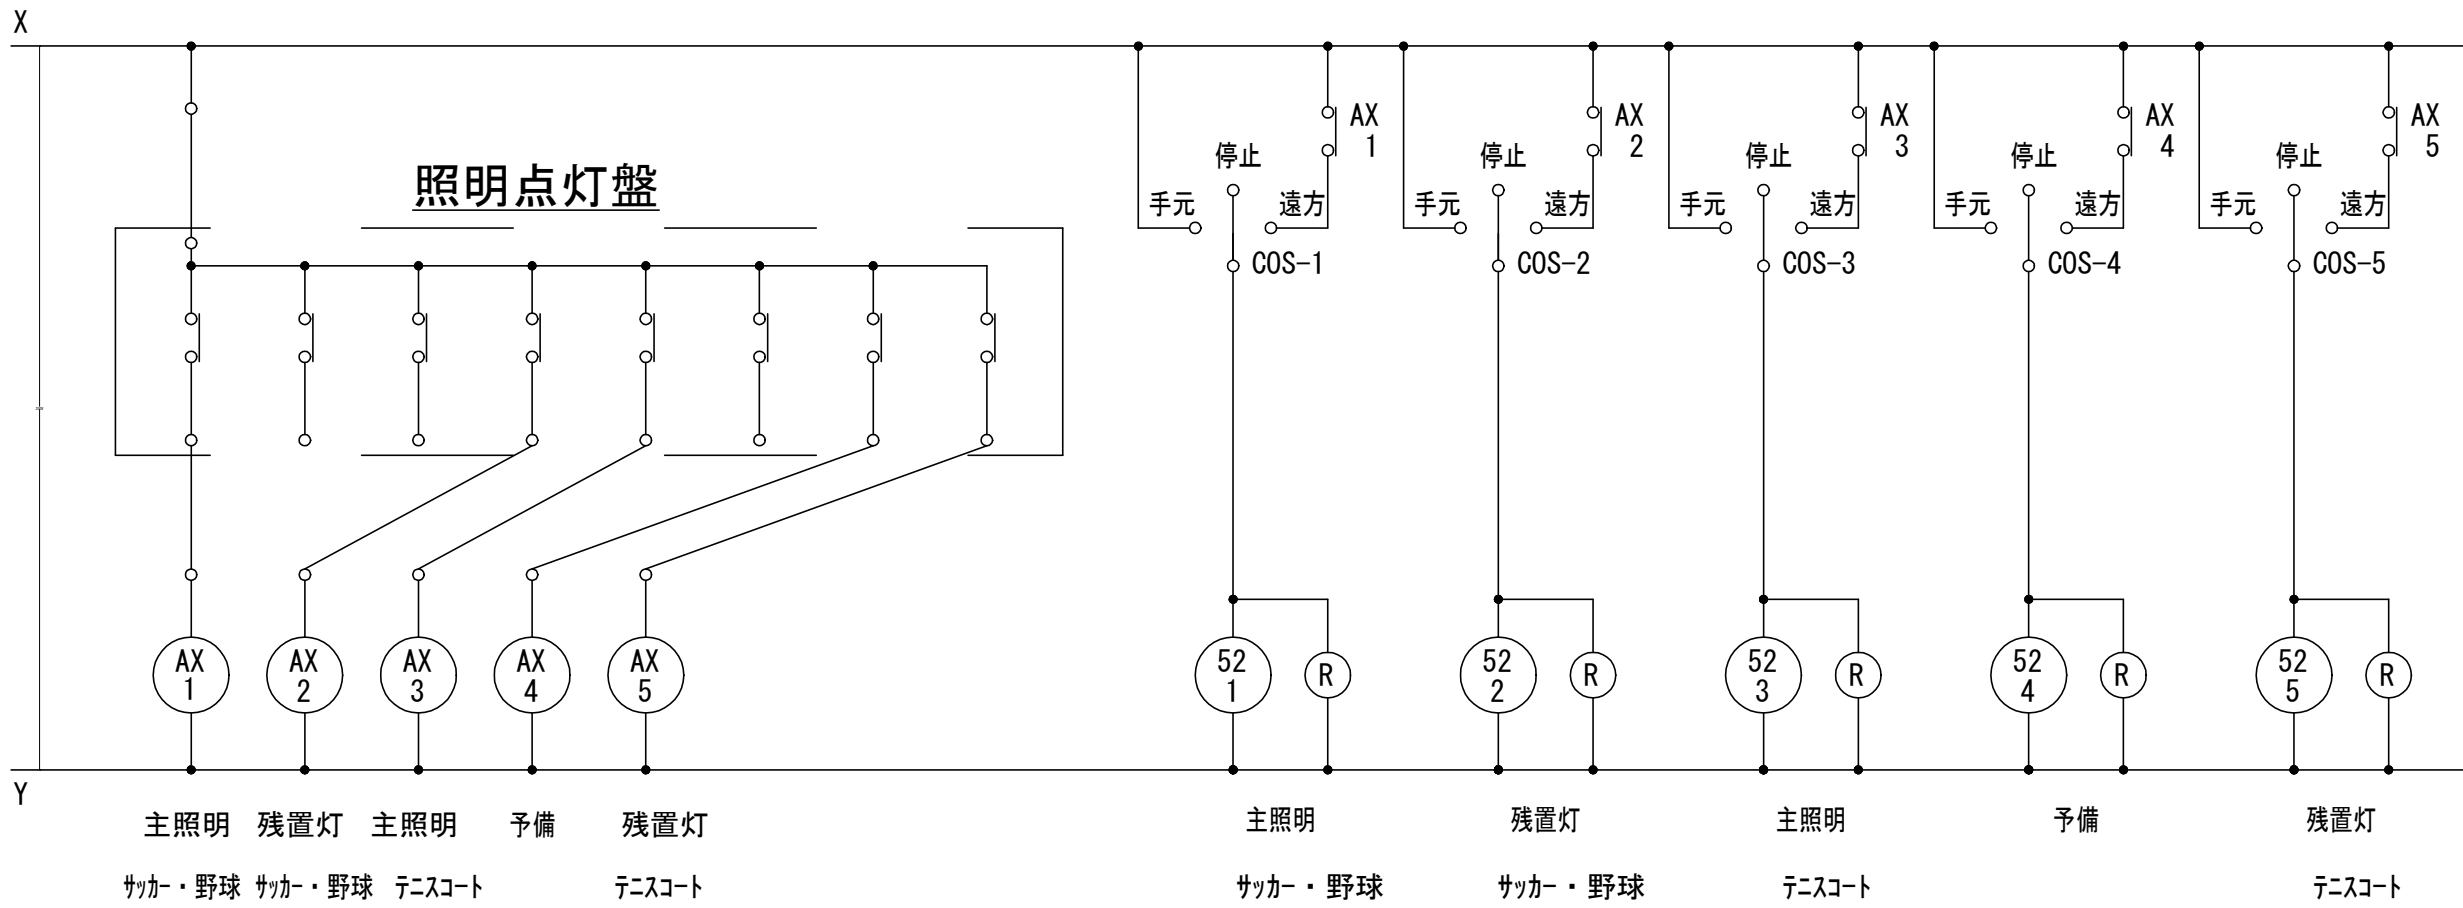


照明塔分電盤4

収納箱体は照明塔分電盤1と同形、同仕様とする

単線結線図

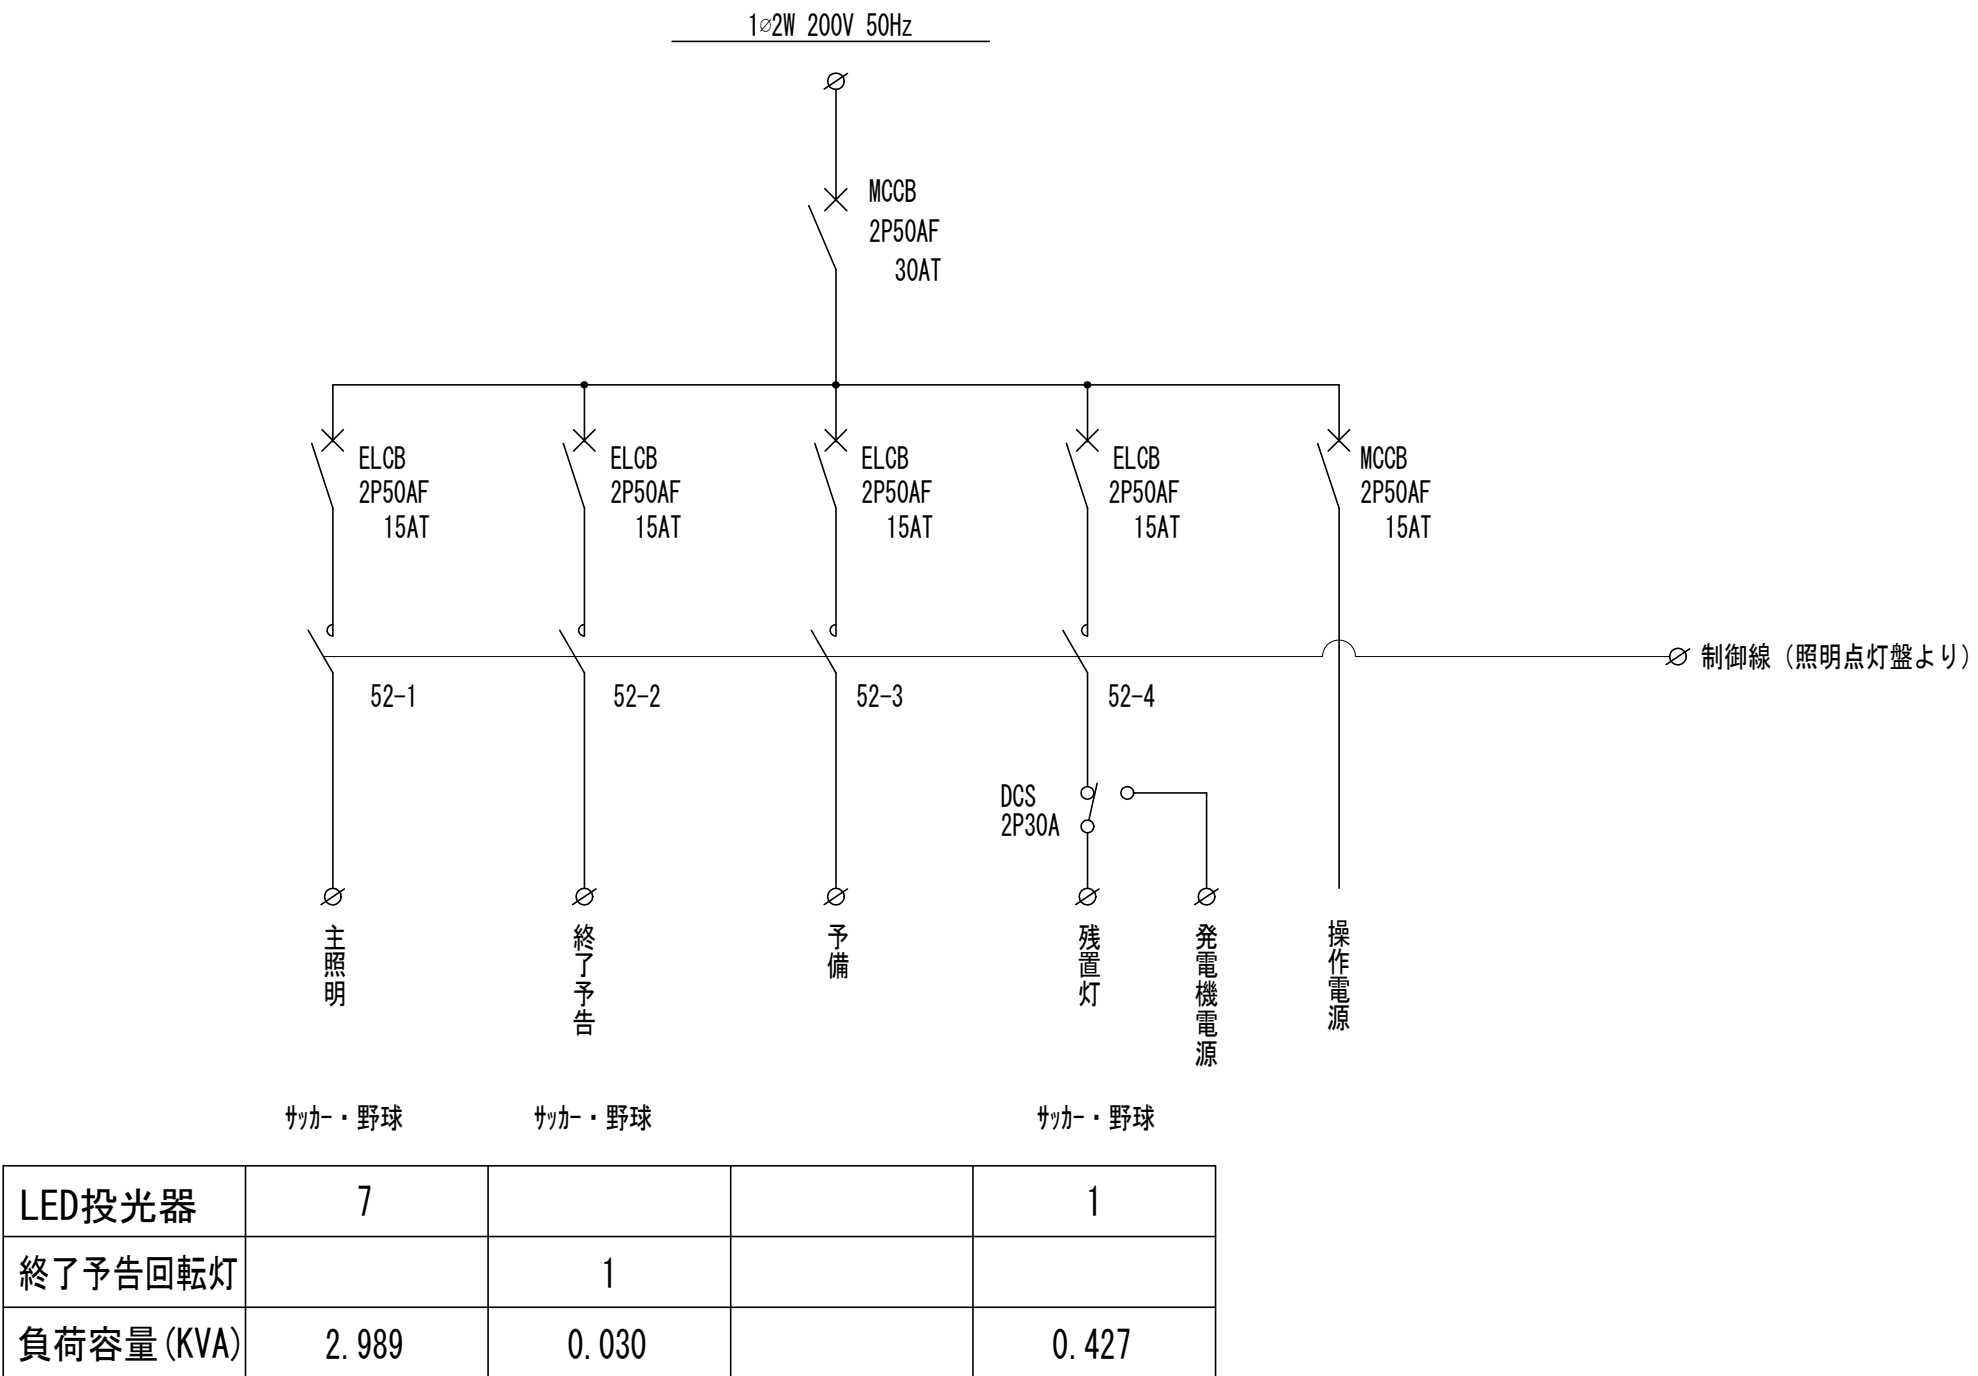


照明操作回路図

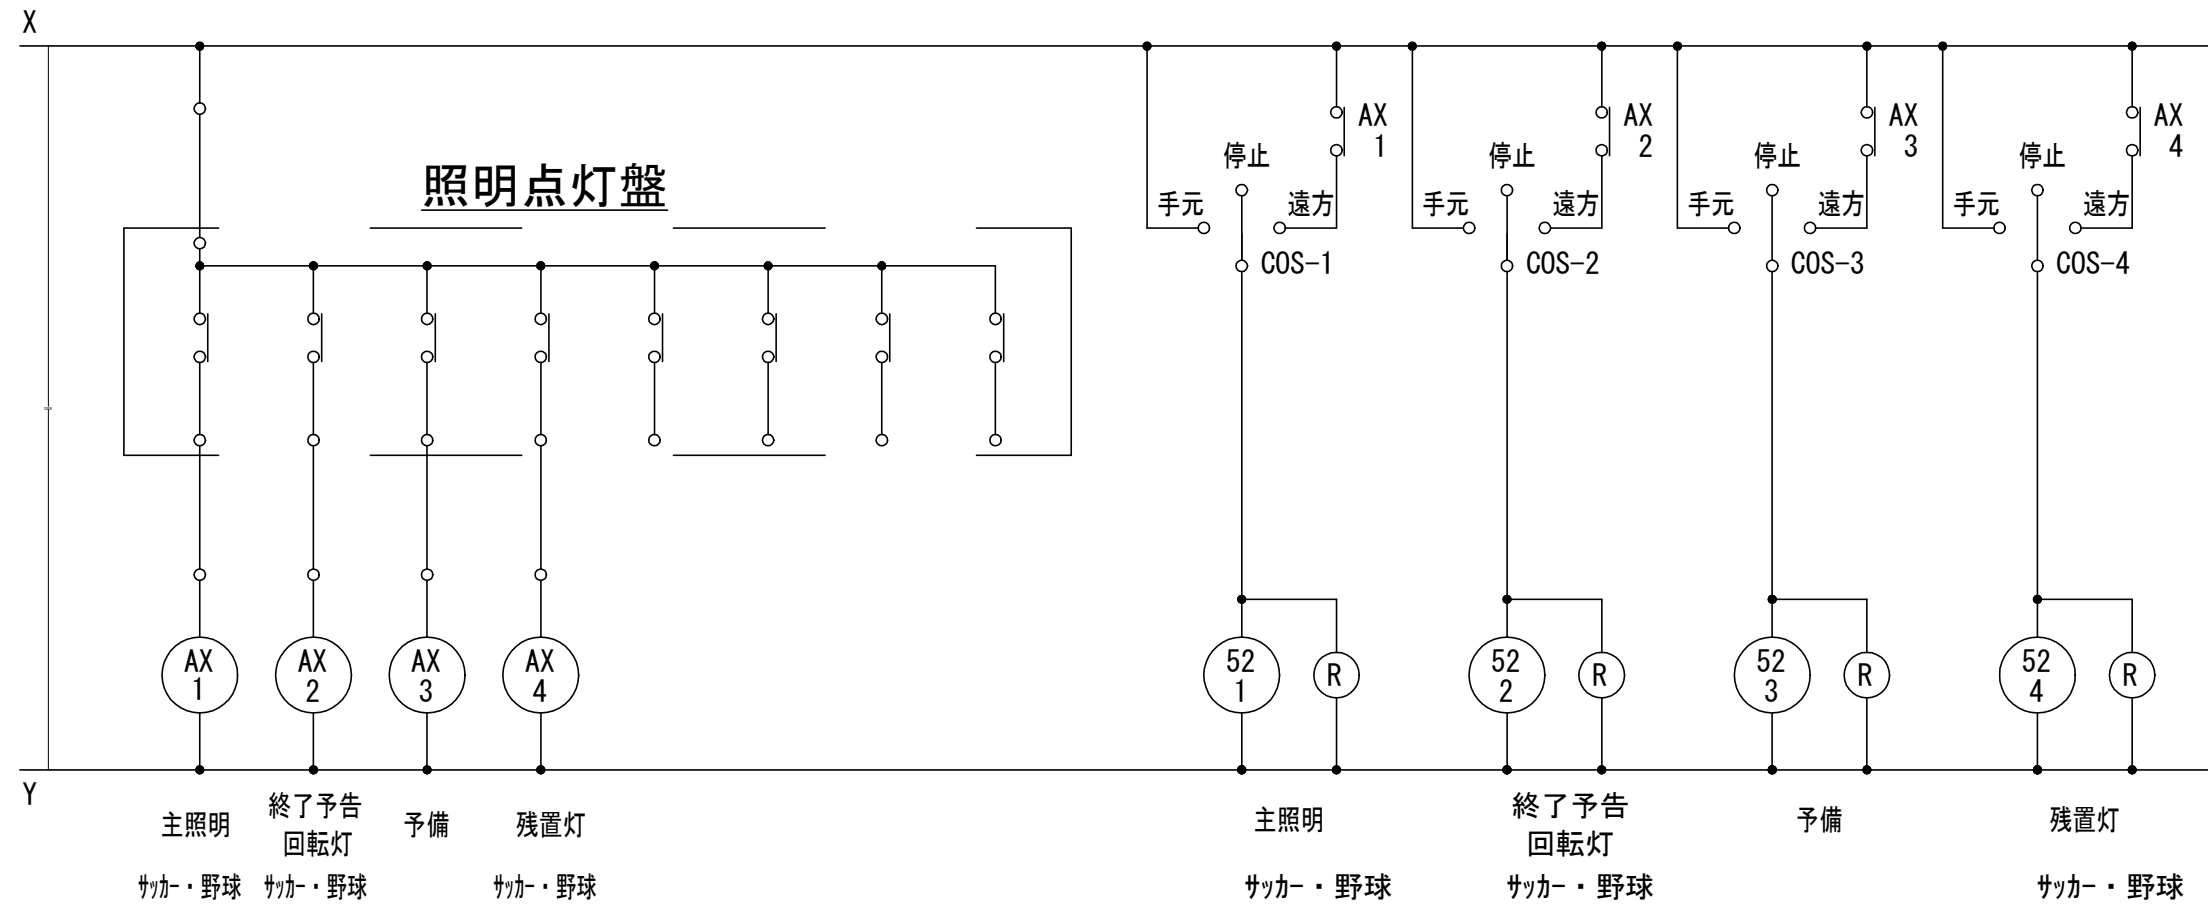

工事名	松戸市立第二中学校夜間照明設備設置工事		
図面名	盤図（3）		
作成年月日	令和7年3月7日	変更年月日	
縮尺	No-scale	図面番号	E-06
設計	有限会社 神谷建築事務所 千葉県知事登録 第1-2307-2710号 神谷 繁樹 一級建築士大臣登録第152135号		
	松戸市 街づくり部 建築保全課		


8灯用照明塔姿図 S=1:50

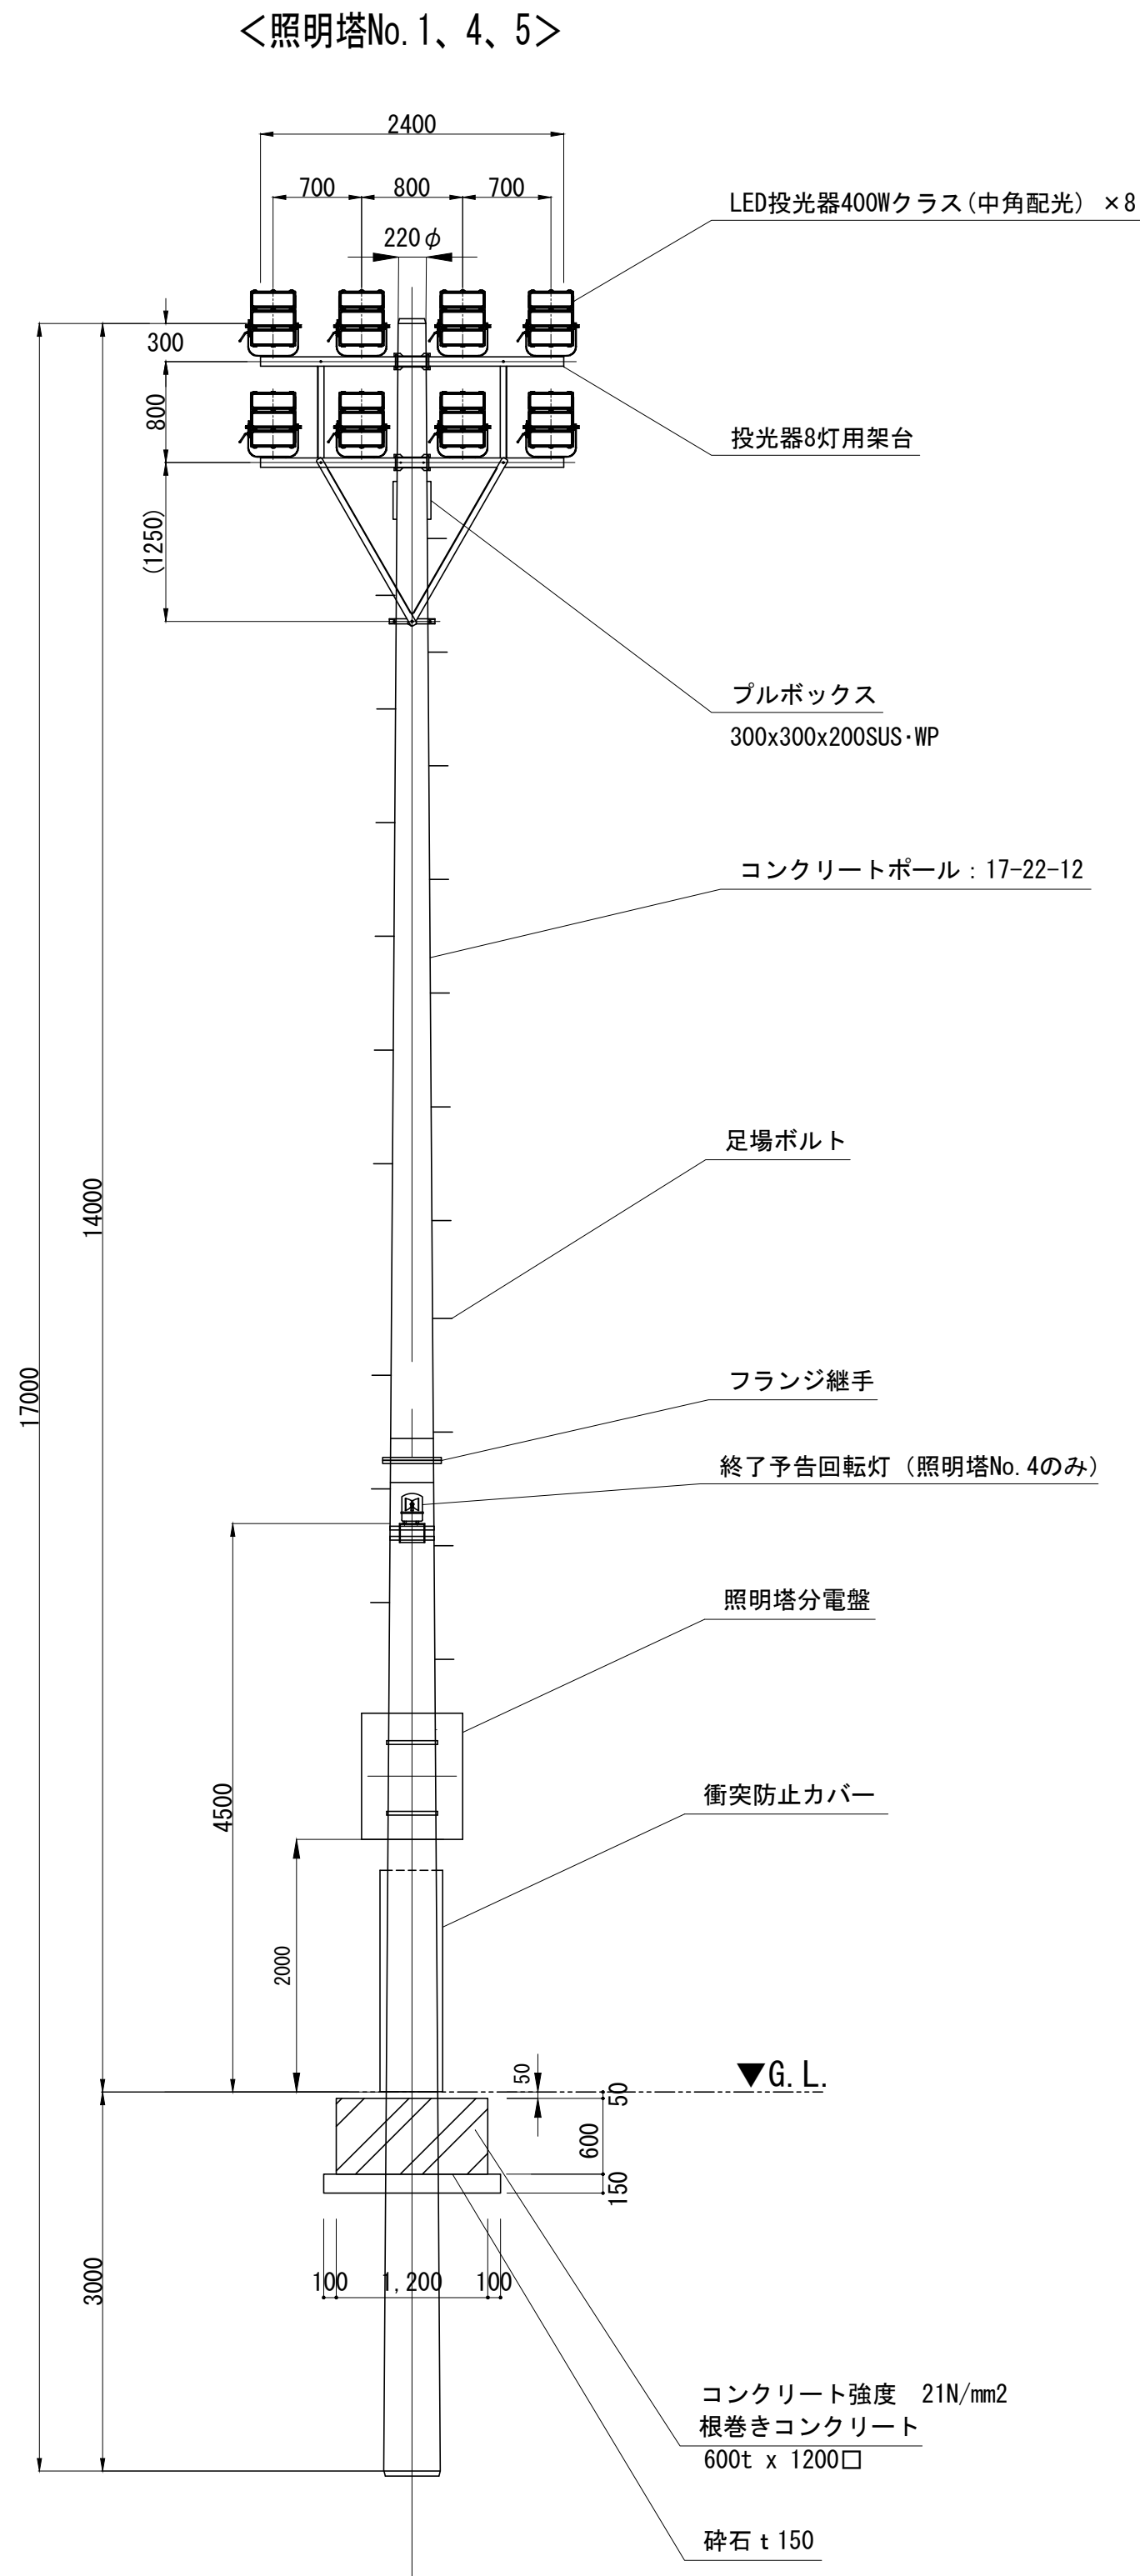

設計条件 (仮定)

平均風速：V₀ = 3.4 m/s
地表面粗度区分：3
地盤条件：配電規程軟弱土質 [C]


8灯用照明塔姿図 S=1:50

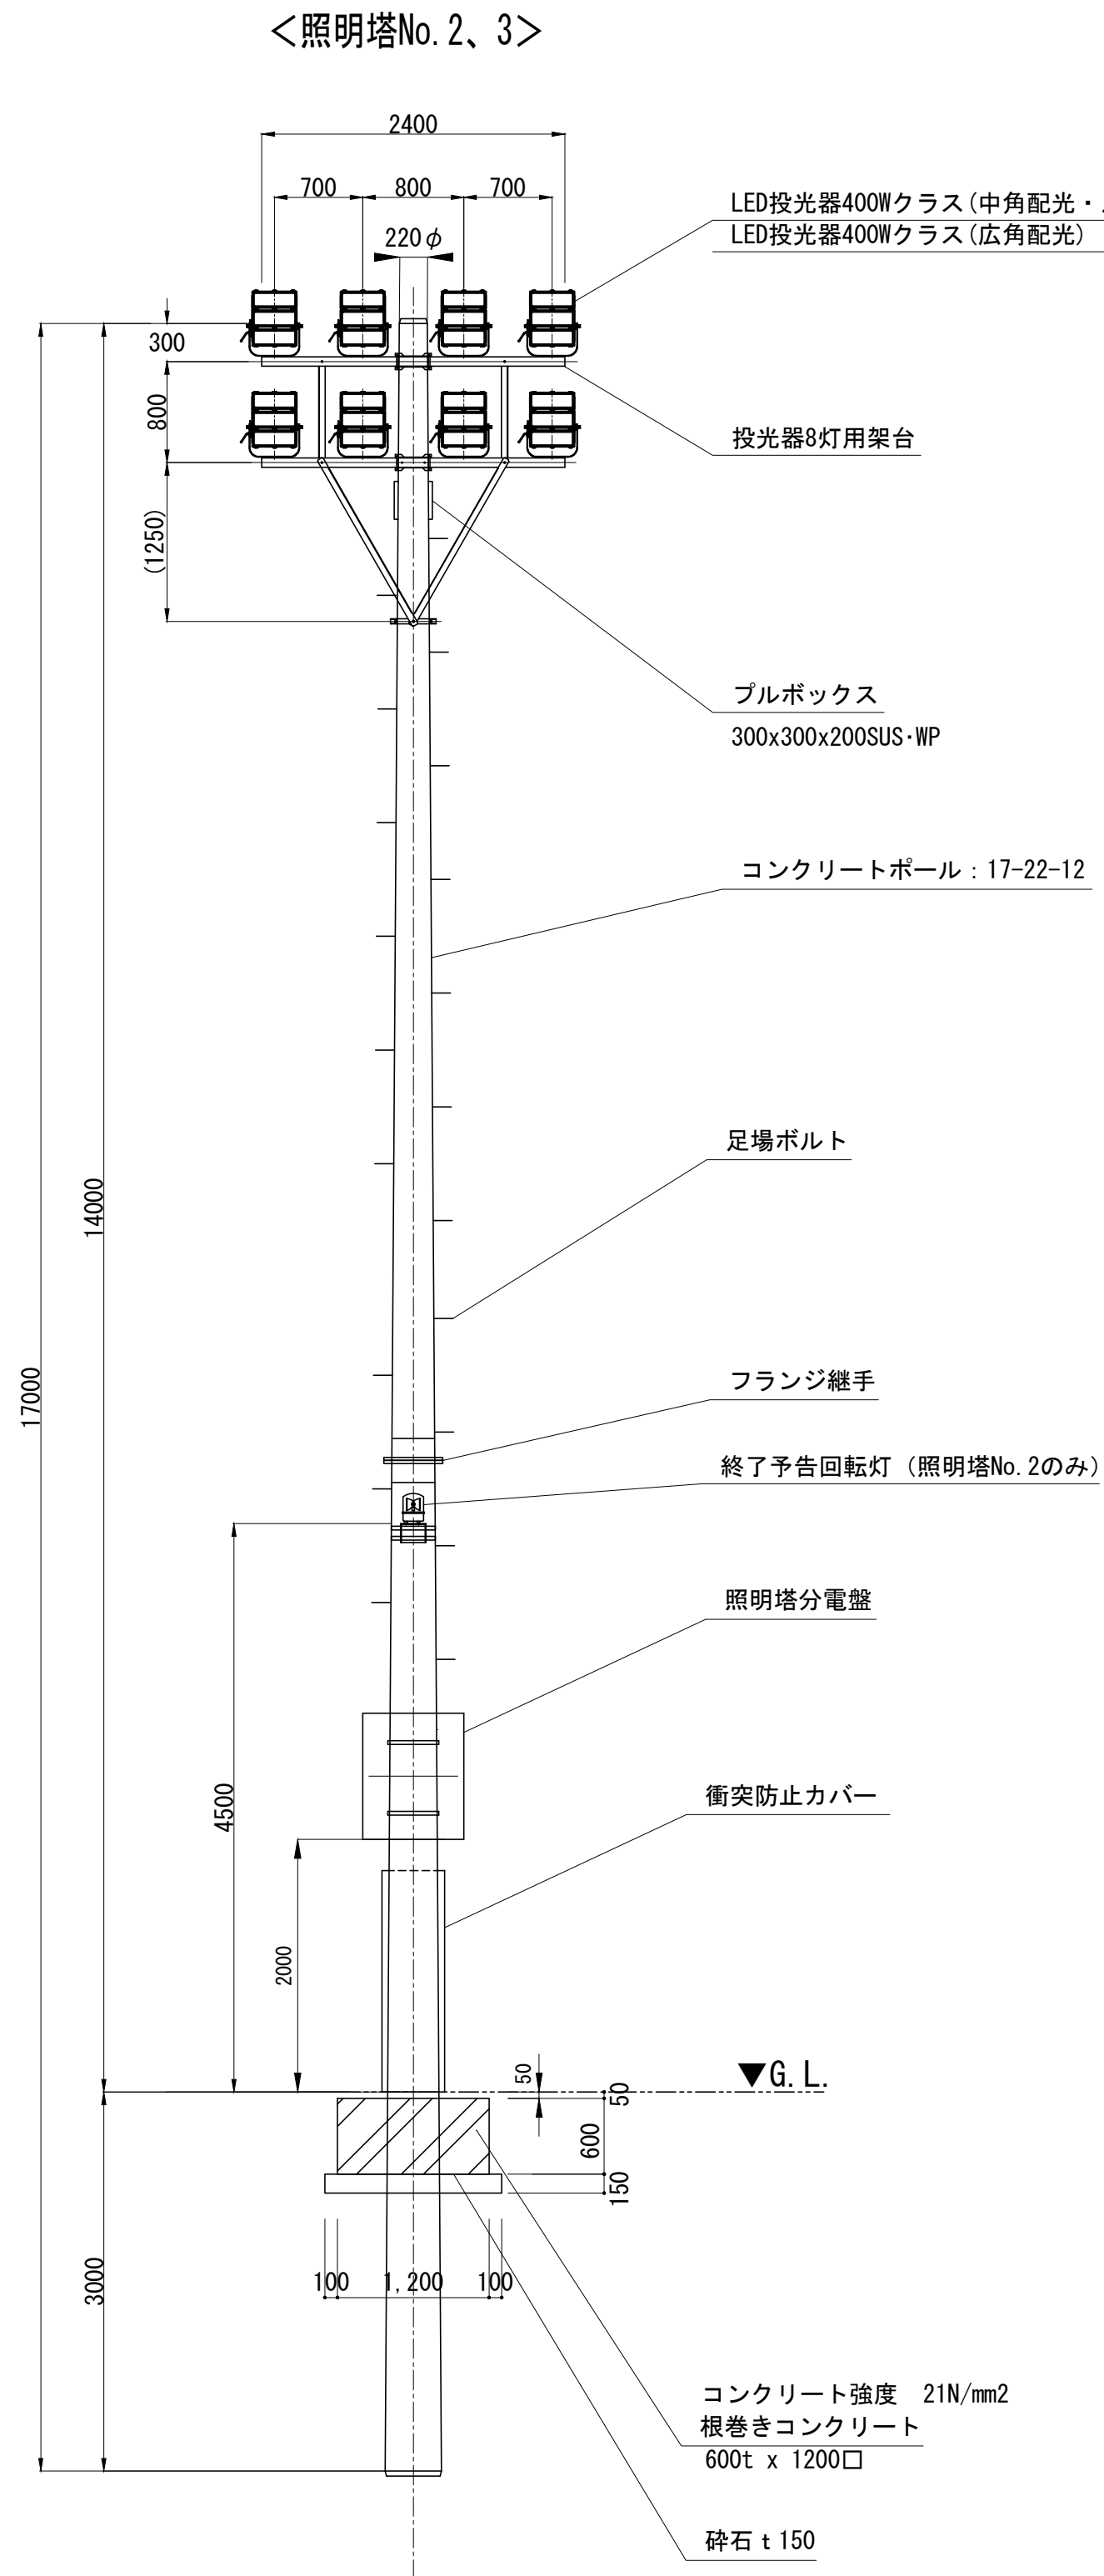


設計条件 (仮定)

平均風速：V₀ = 3.4 m/s
地表面粗度区分：3
地盤条件：配電規程軟弱土質 [C]

照明器具姿図 S=No-scale

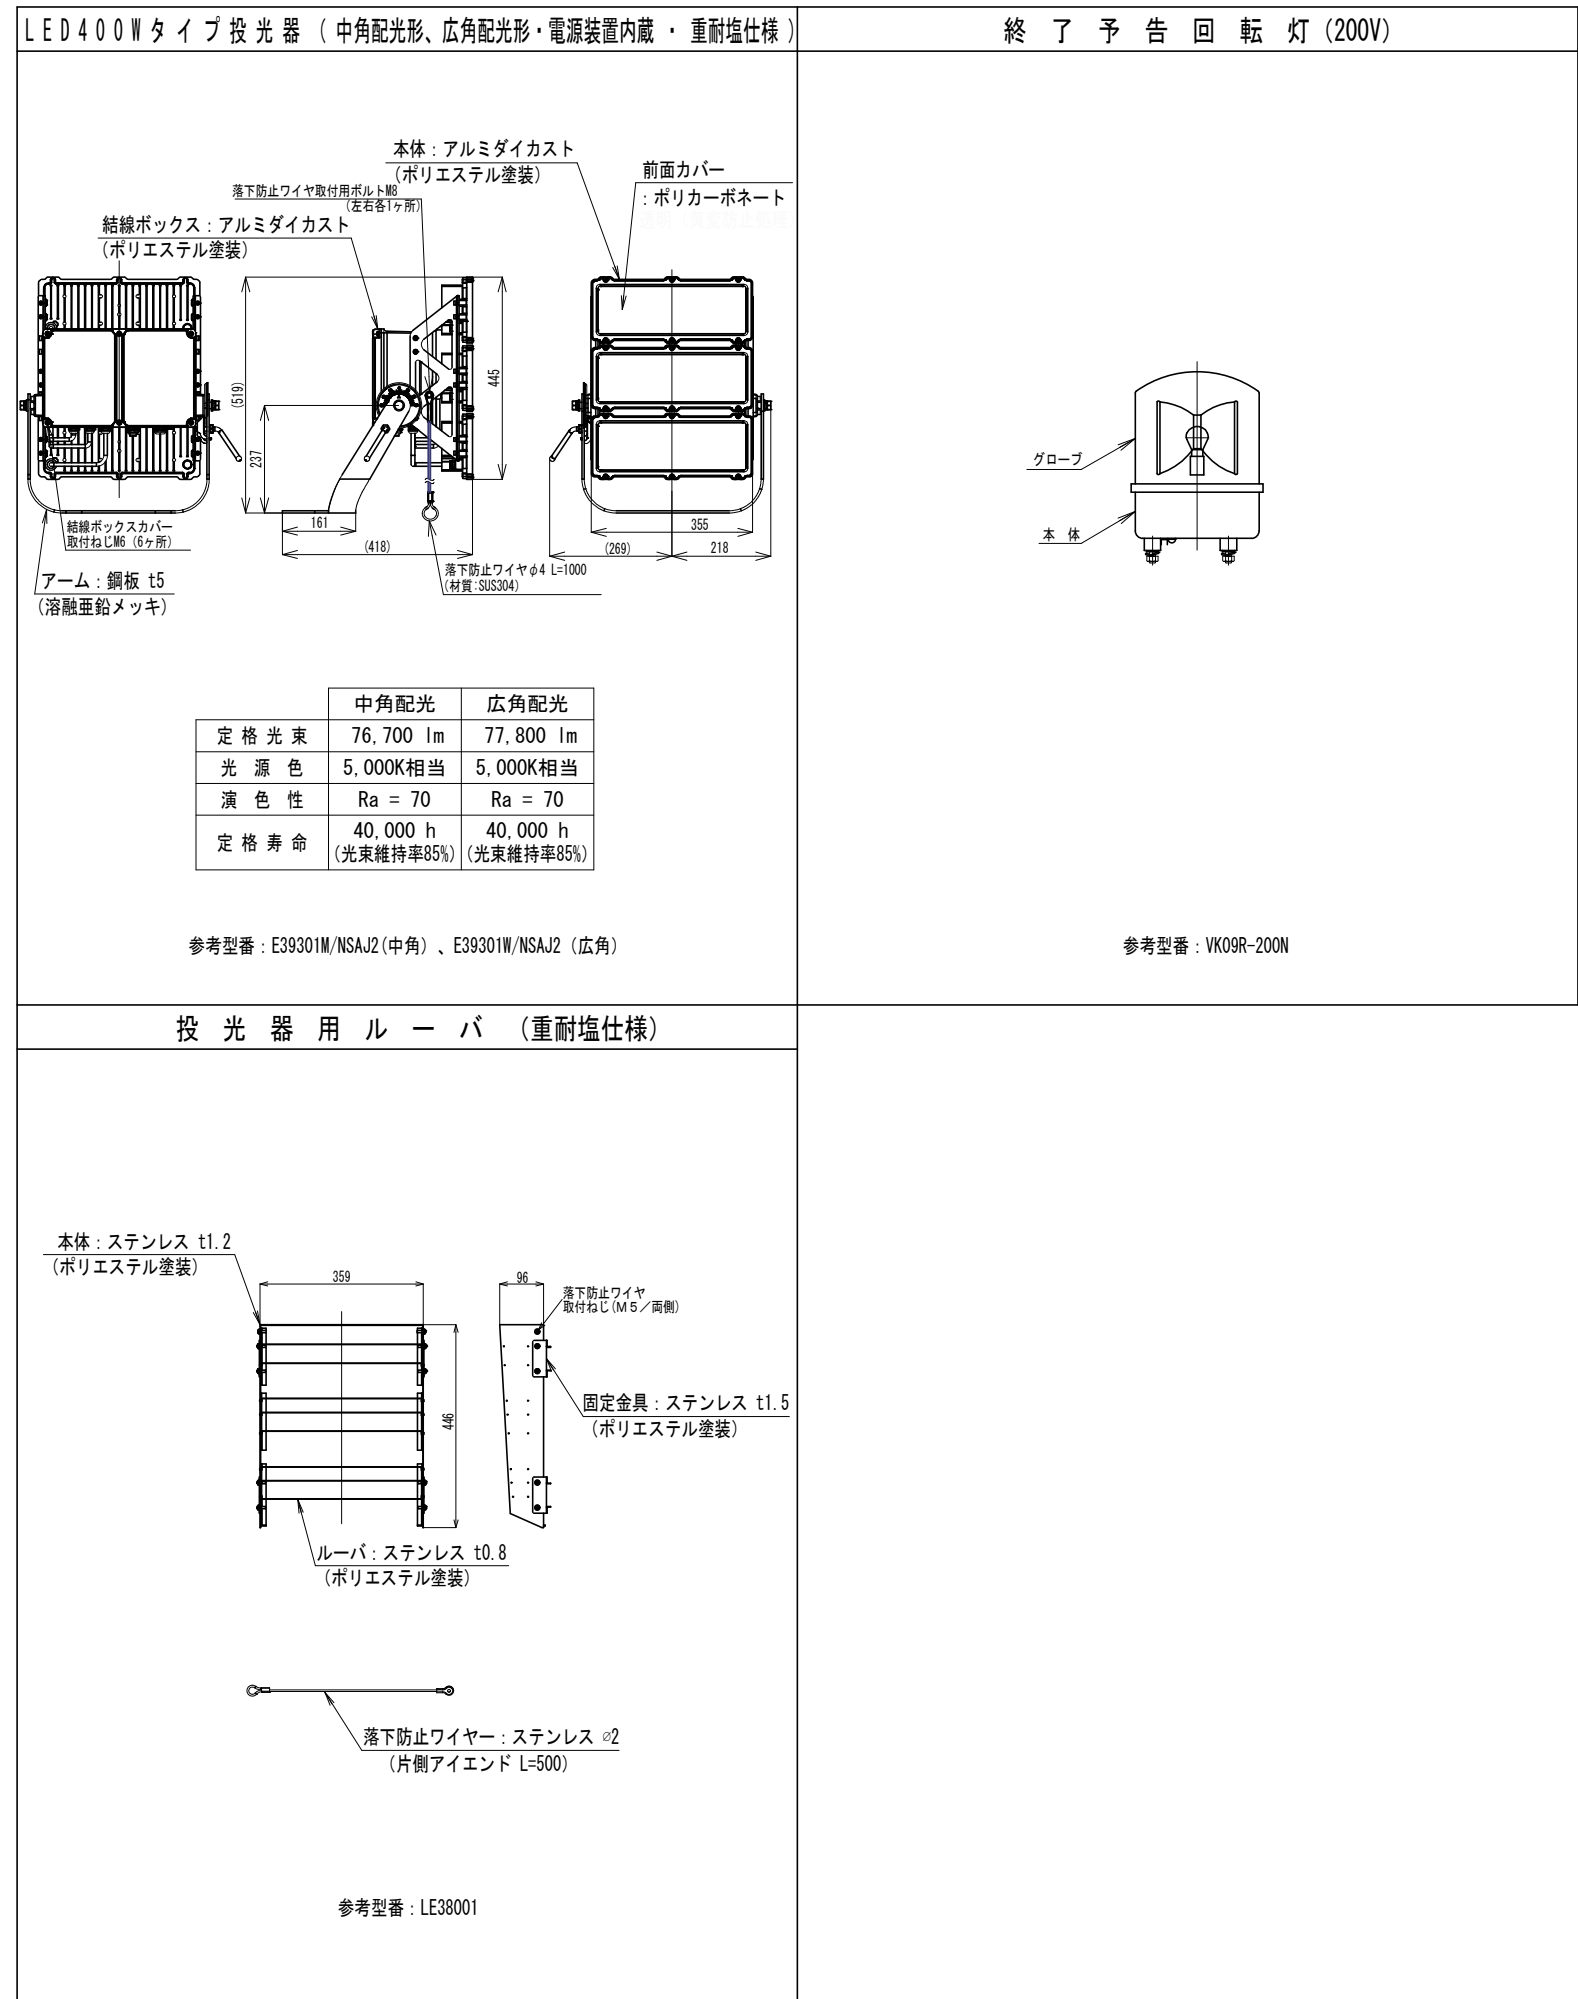

工事名	松戸市立第二中学校夜間照明設備設置工事		
図面名	照明塔・照明器具姿図		
作成年月日	令和7年3月7日	変更年月日	
縮尺	1:50 No-scale	図面番号	E-07
設計	有限会社 神谷建築事務所 千葉県知事登録 第1-2307-2710号 神谷 繁樹 一級建築士大臣登録第152135号		
	松戸市 街づくり部 建築保全課		

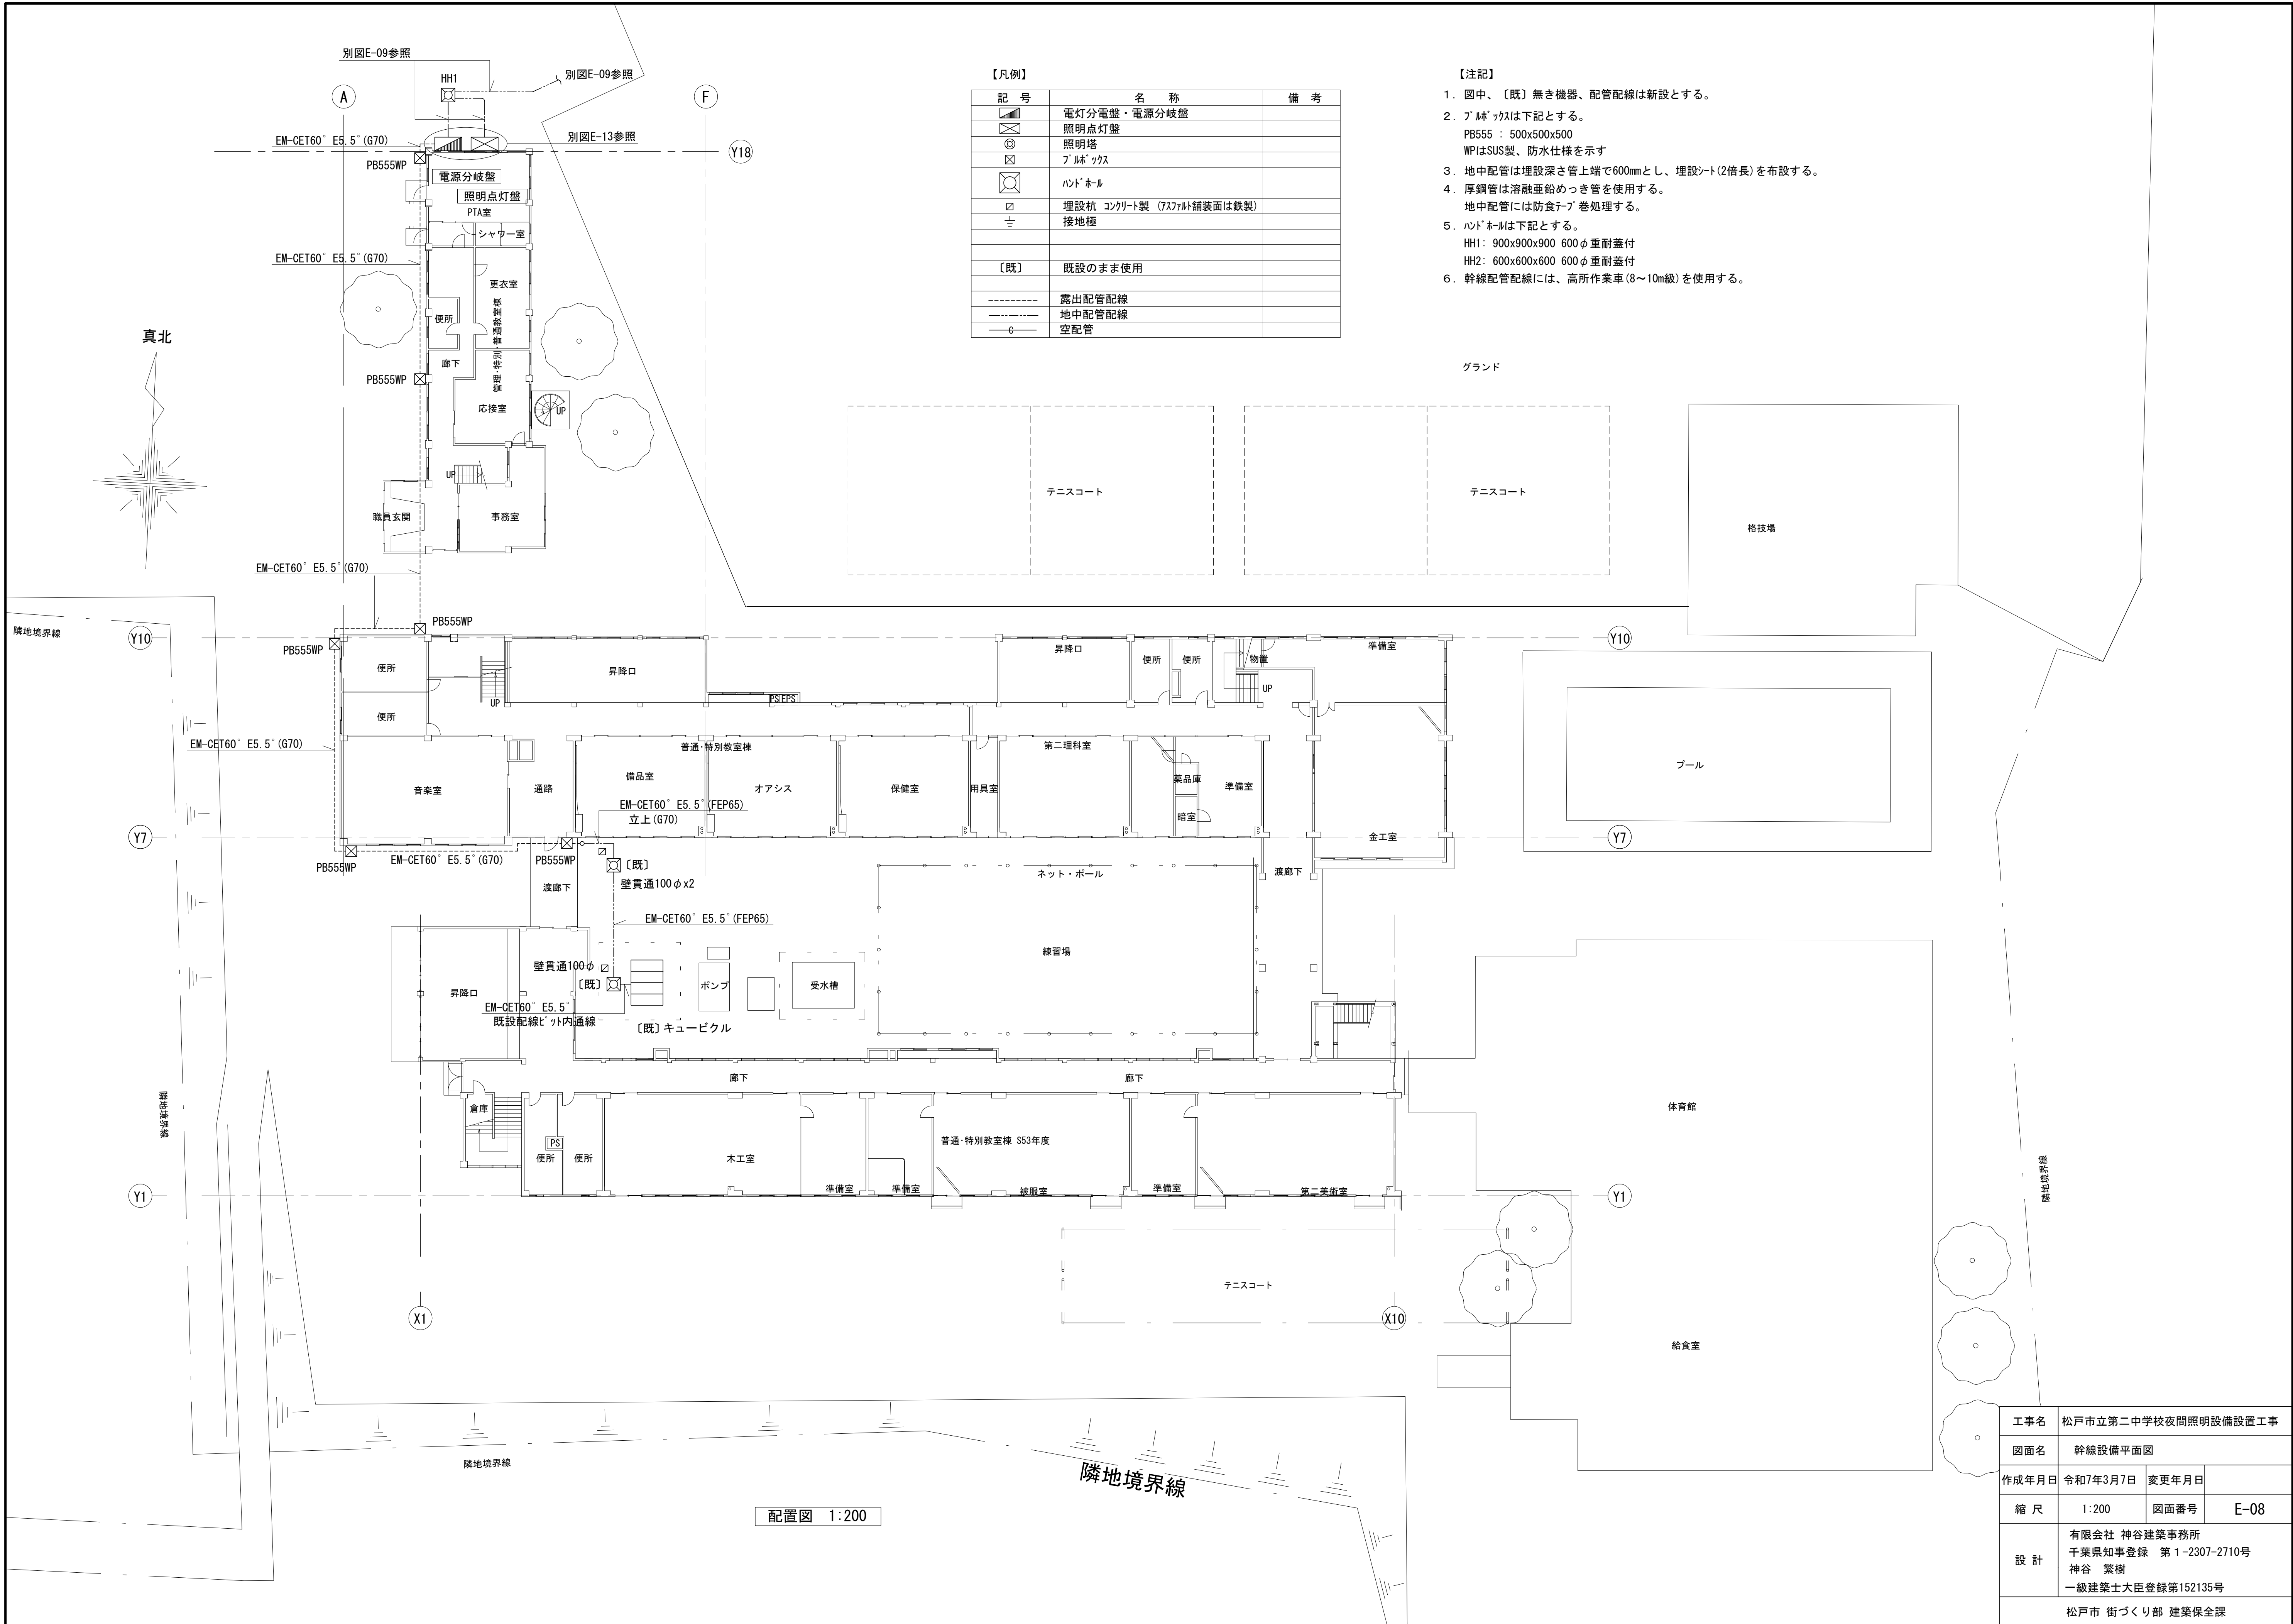


【凡例】		
記号	名称	備考
	電灯分電盤・電源分岐盤	
	照明点灯盤	
	照明塔	
	ハンドホール	
	埋設杭 コンクリート製 (757mm径舗装面は鉄製)	
	接地極	
【既】	既設のまま使用	
	露出配管配線	
	地中配管配線	
	空配管	

- 【注記】
1. 図中、〔既〕無き機器、配管配線は新設とする。
 2. プルボックスは下記とする。
PB555 : 500x500x500
WPはSUS製、防水仕様を示す
 3. 地中配管は埋設深さ管上端で600mmとし、埋設シート(2倍長)を布設する。
 4. 厚鋼管は溶融亜鉛めっき管を使用する。
地中配管には防食テープ巻処理する。
 5. ハンドホールは下記とする。
HH1: 900x900x900 600φ重耐蓋付
HH2: 600x600x600 600φ重耐蓋付
 6. 幹線配管配線には、高所作業車(8~10m級)を使用する。


配置図 1:200

工事名	松戸市立第二中学校夜間照明設備設置工事		
図面名	幹線設備平面図		
作成年月日	令和7年3月7日	変更年月日	
縮尺	1:200	図面番号	E-08
設計	有限会社 神谷建築事務所 千葉県知事登録 第1-2307-2710号 神谷 繁樹 一級建築士大臣登録第152135号		
	松戸市 街づくり部 建築保全課		

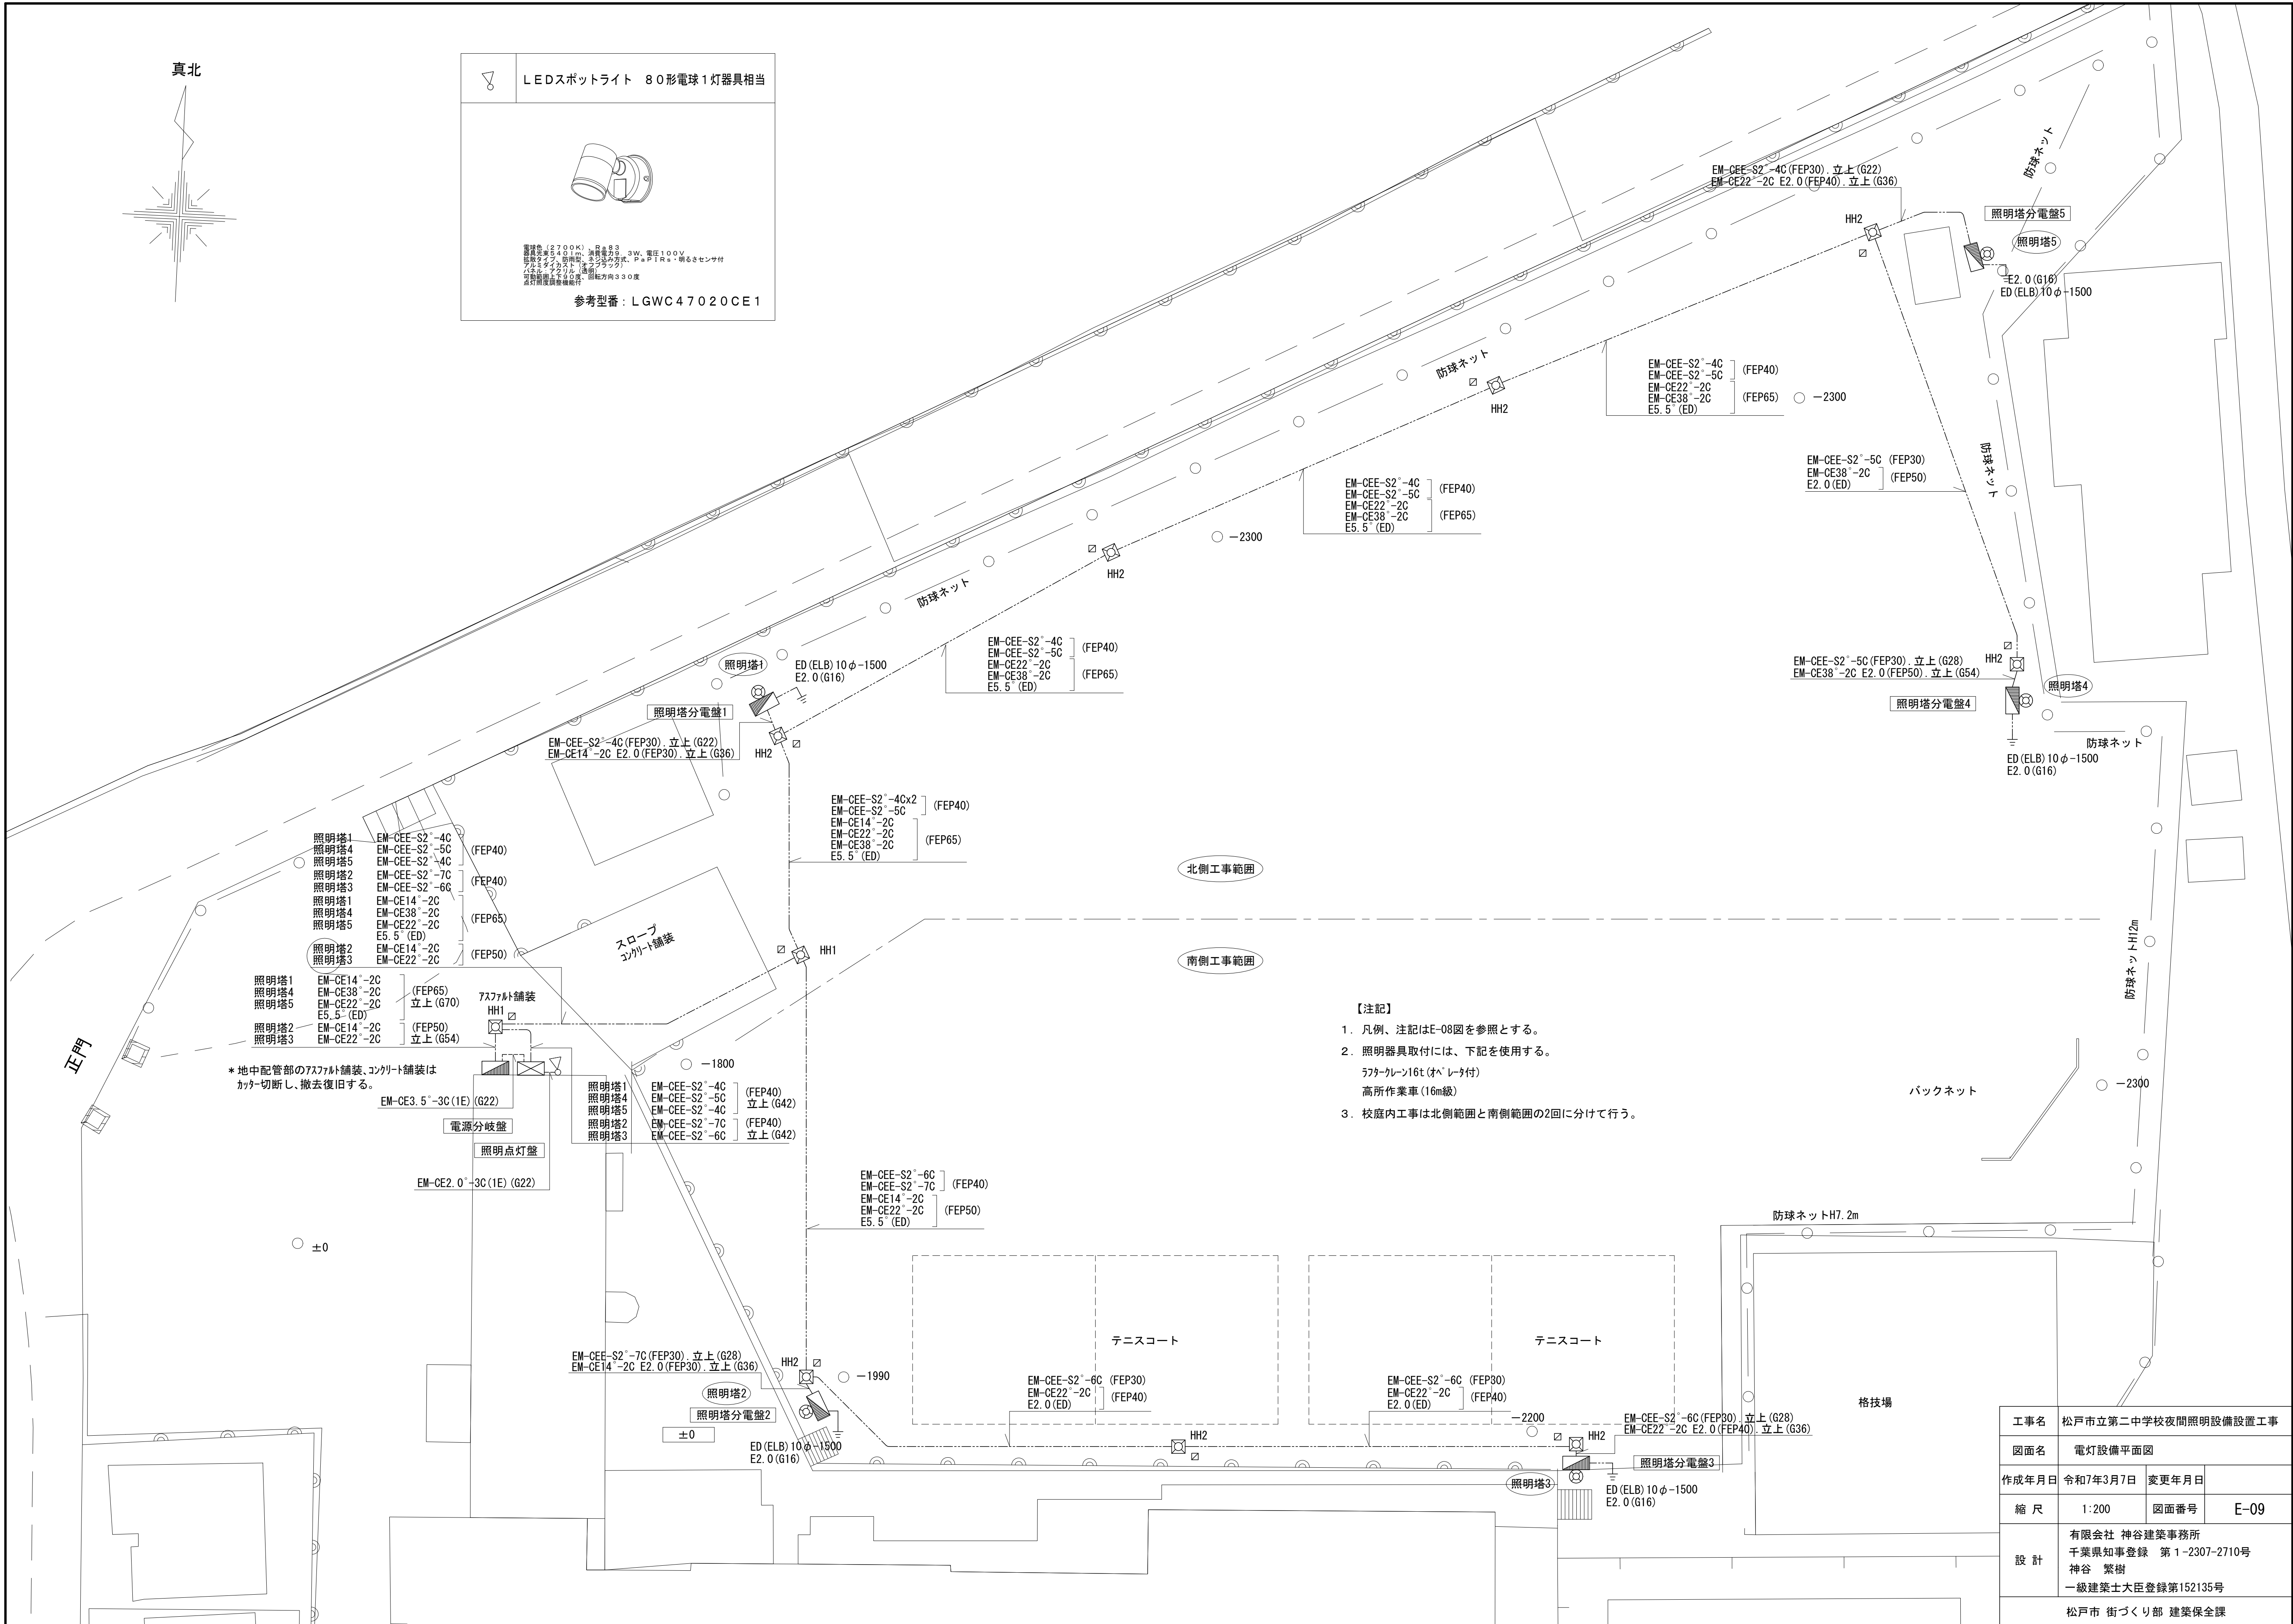


工事名	松戸市立第二中学校夜間照明設備設置工事		
図面名	電灯設備平面図		
作成年月日	令和7年3月7日	変更年月日	
縮尺	1:200	図面番号	E-09
設計	有限会社 神谷建築事務所 千葉県知事登録 第1-2307-2710号 神谷 繁樹 一級建築士大臣登録第152135号		
	松戸市 街づくり部 建築保全課		


柱上配線図

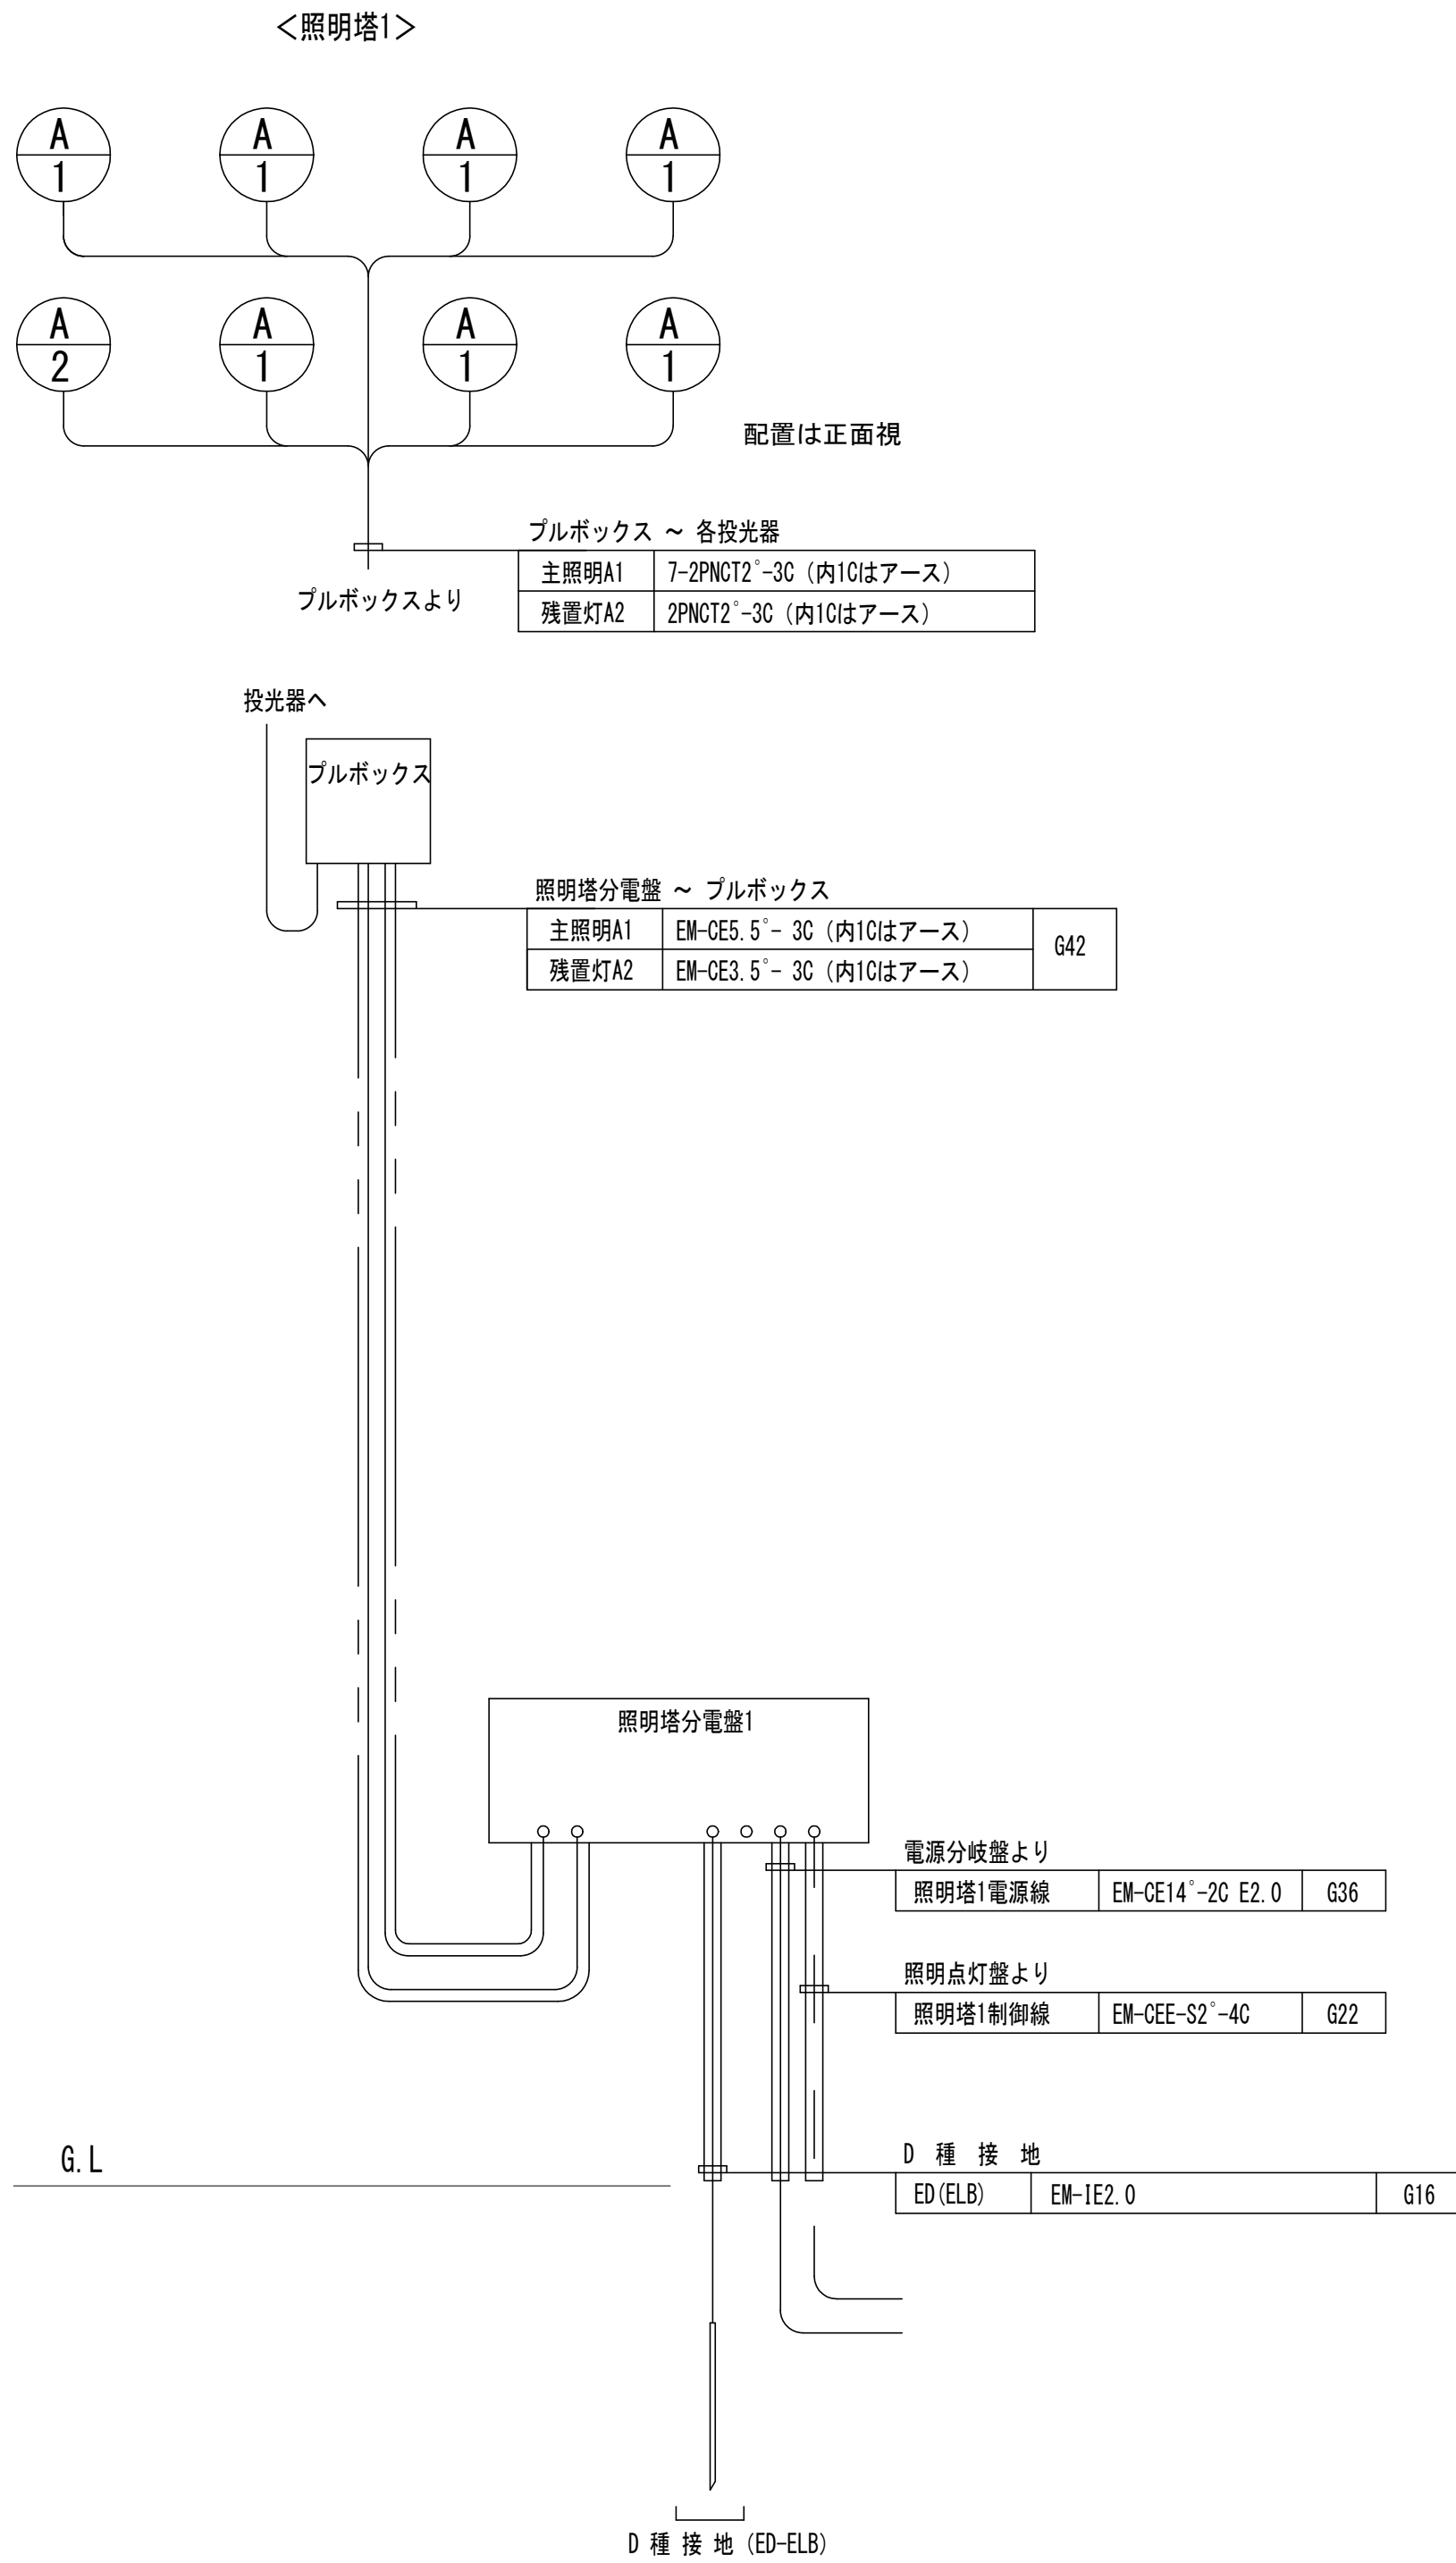


柱上配線図

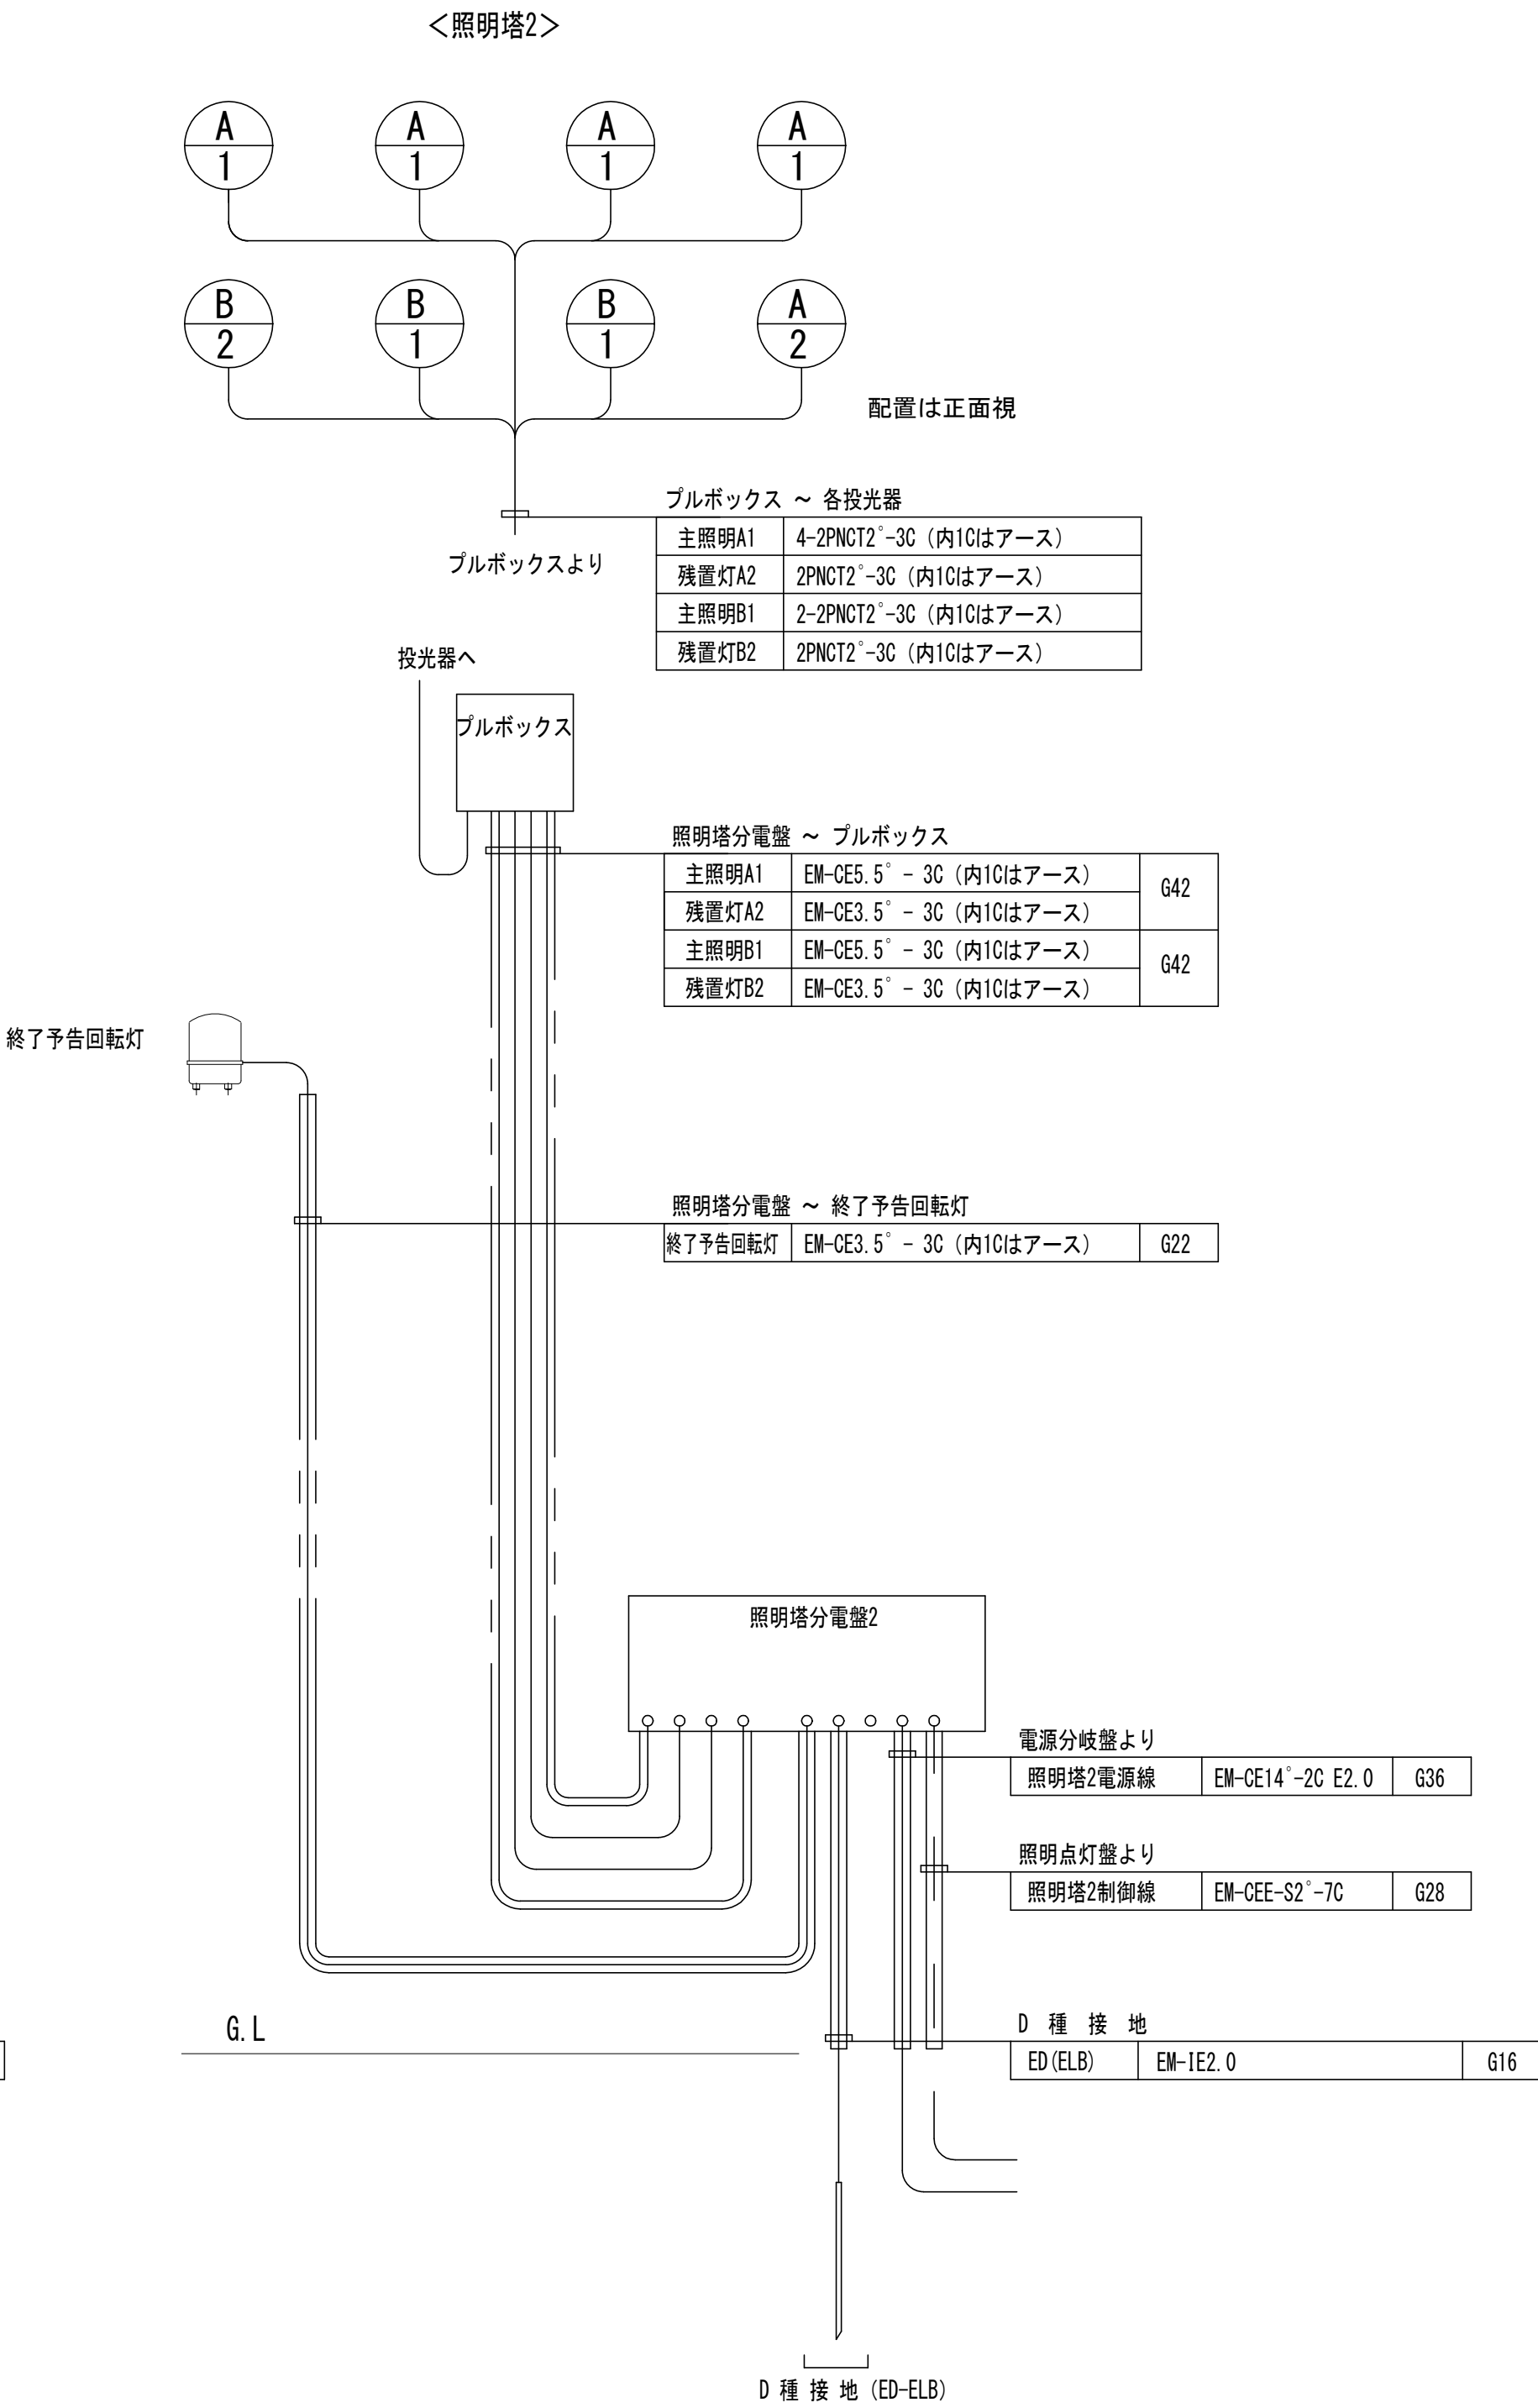

凡 例

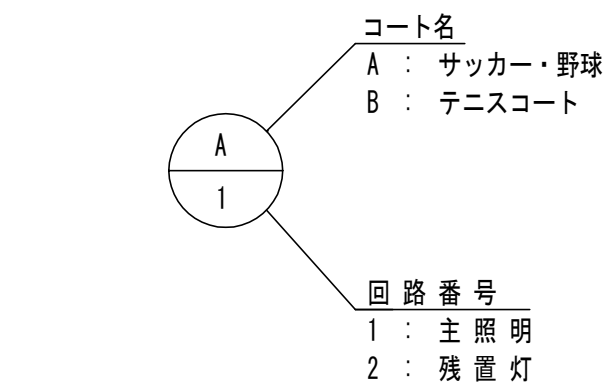


配線要領図

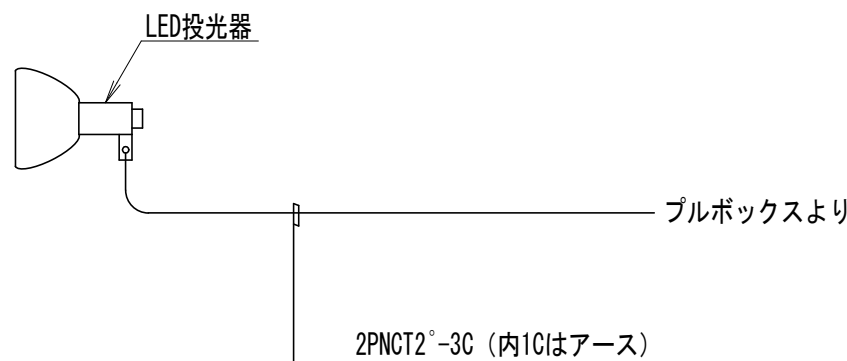


工事名	松戸市立第二中学校夜間照明設備設置工事		
図面名	照明塔配線図 (1)		
作成年月日	令和7年3月7日	変更年月日	
縮 尺	No-scale	図面番号	E-10
設 計	有限会社 神谷建築事務所 千葉県知事登録 第1-2307-2710号 神谷 繁樹 一級建築士大臣登録第152135号		
	松戸市 街づくり部 建築保全課		


柱上配線図

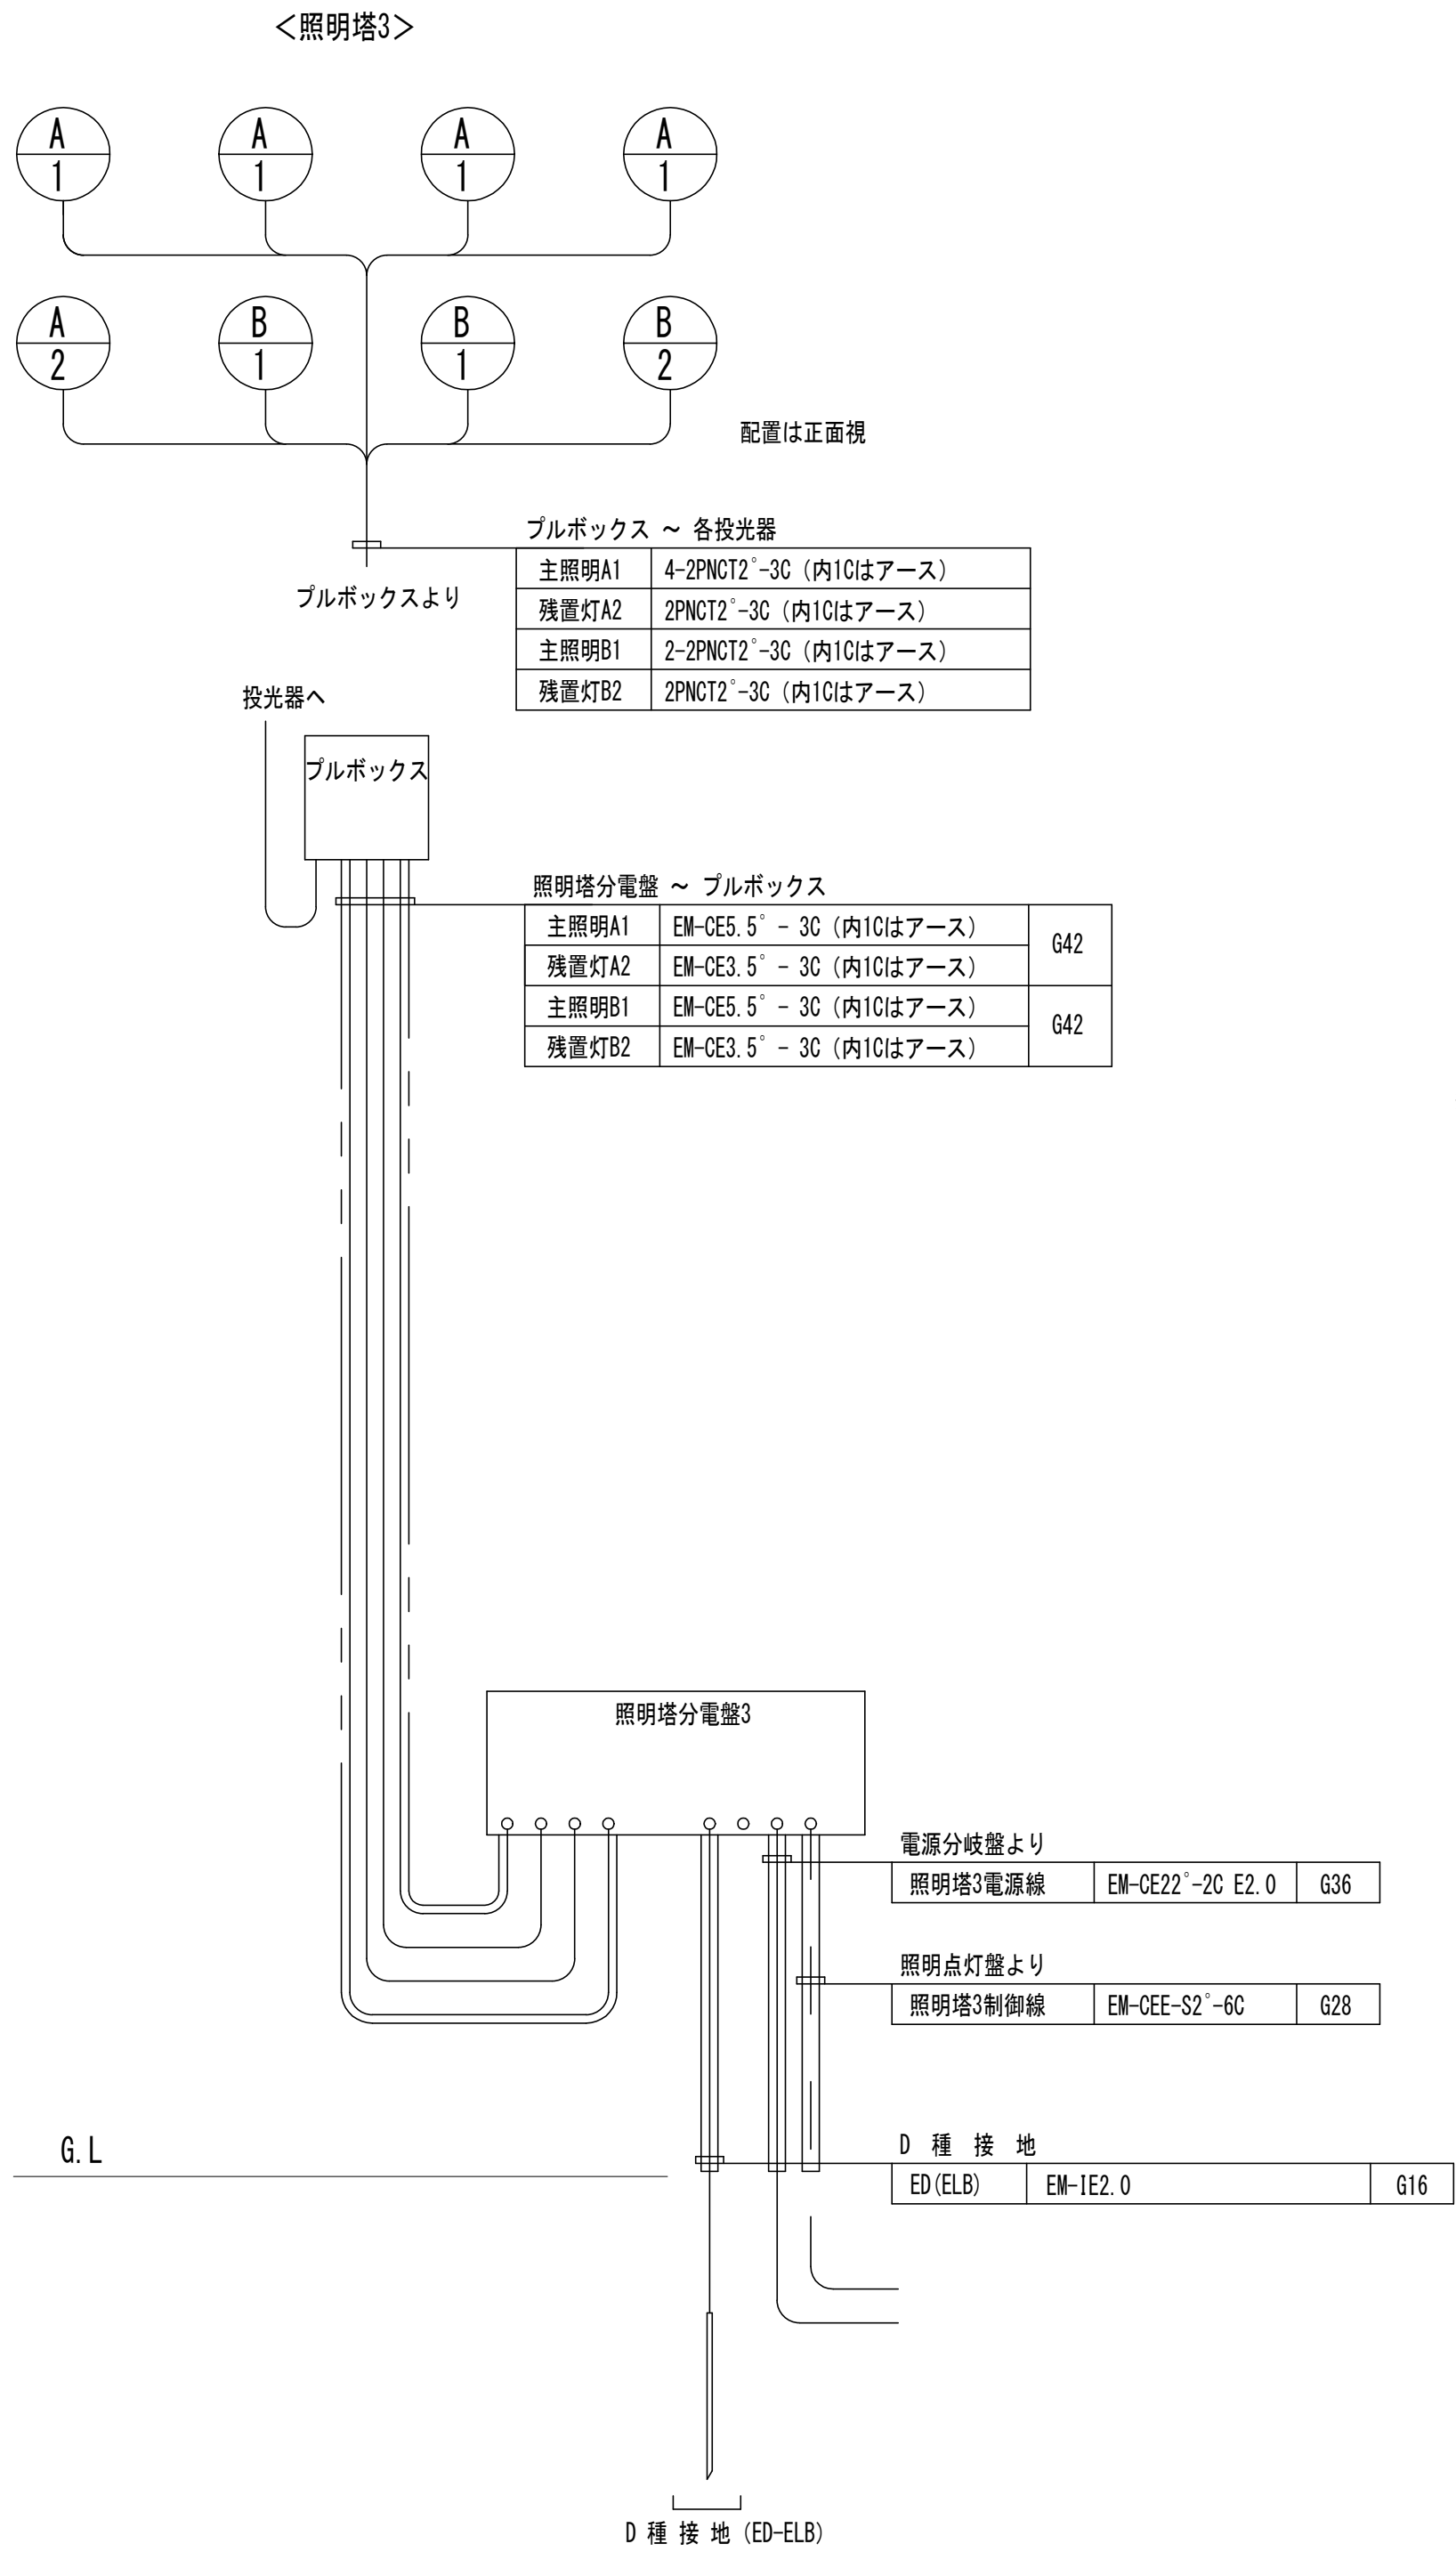

柱上配線図

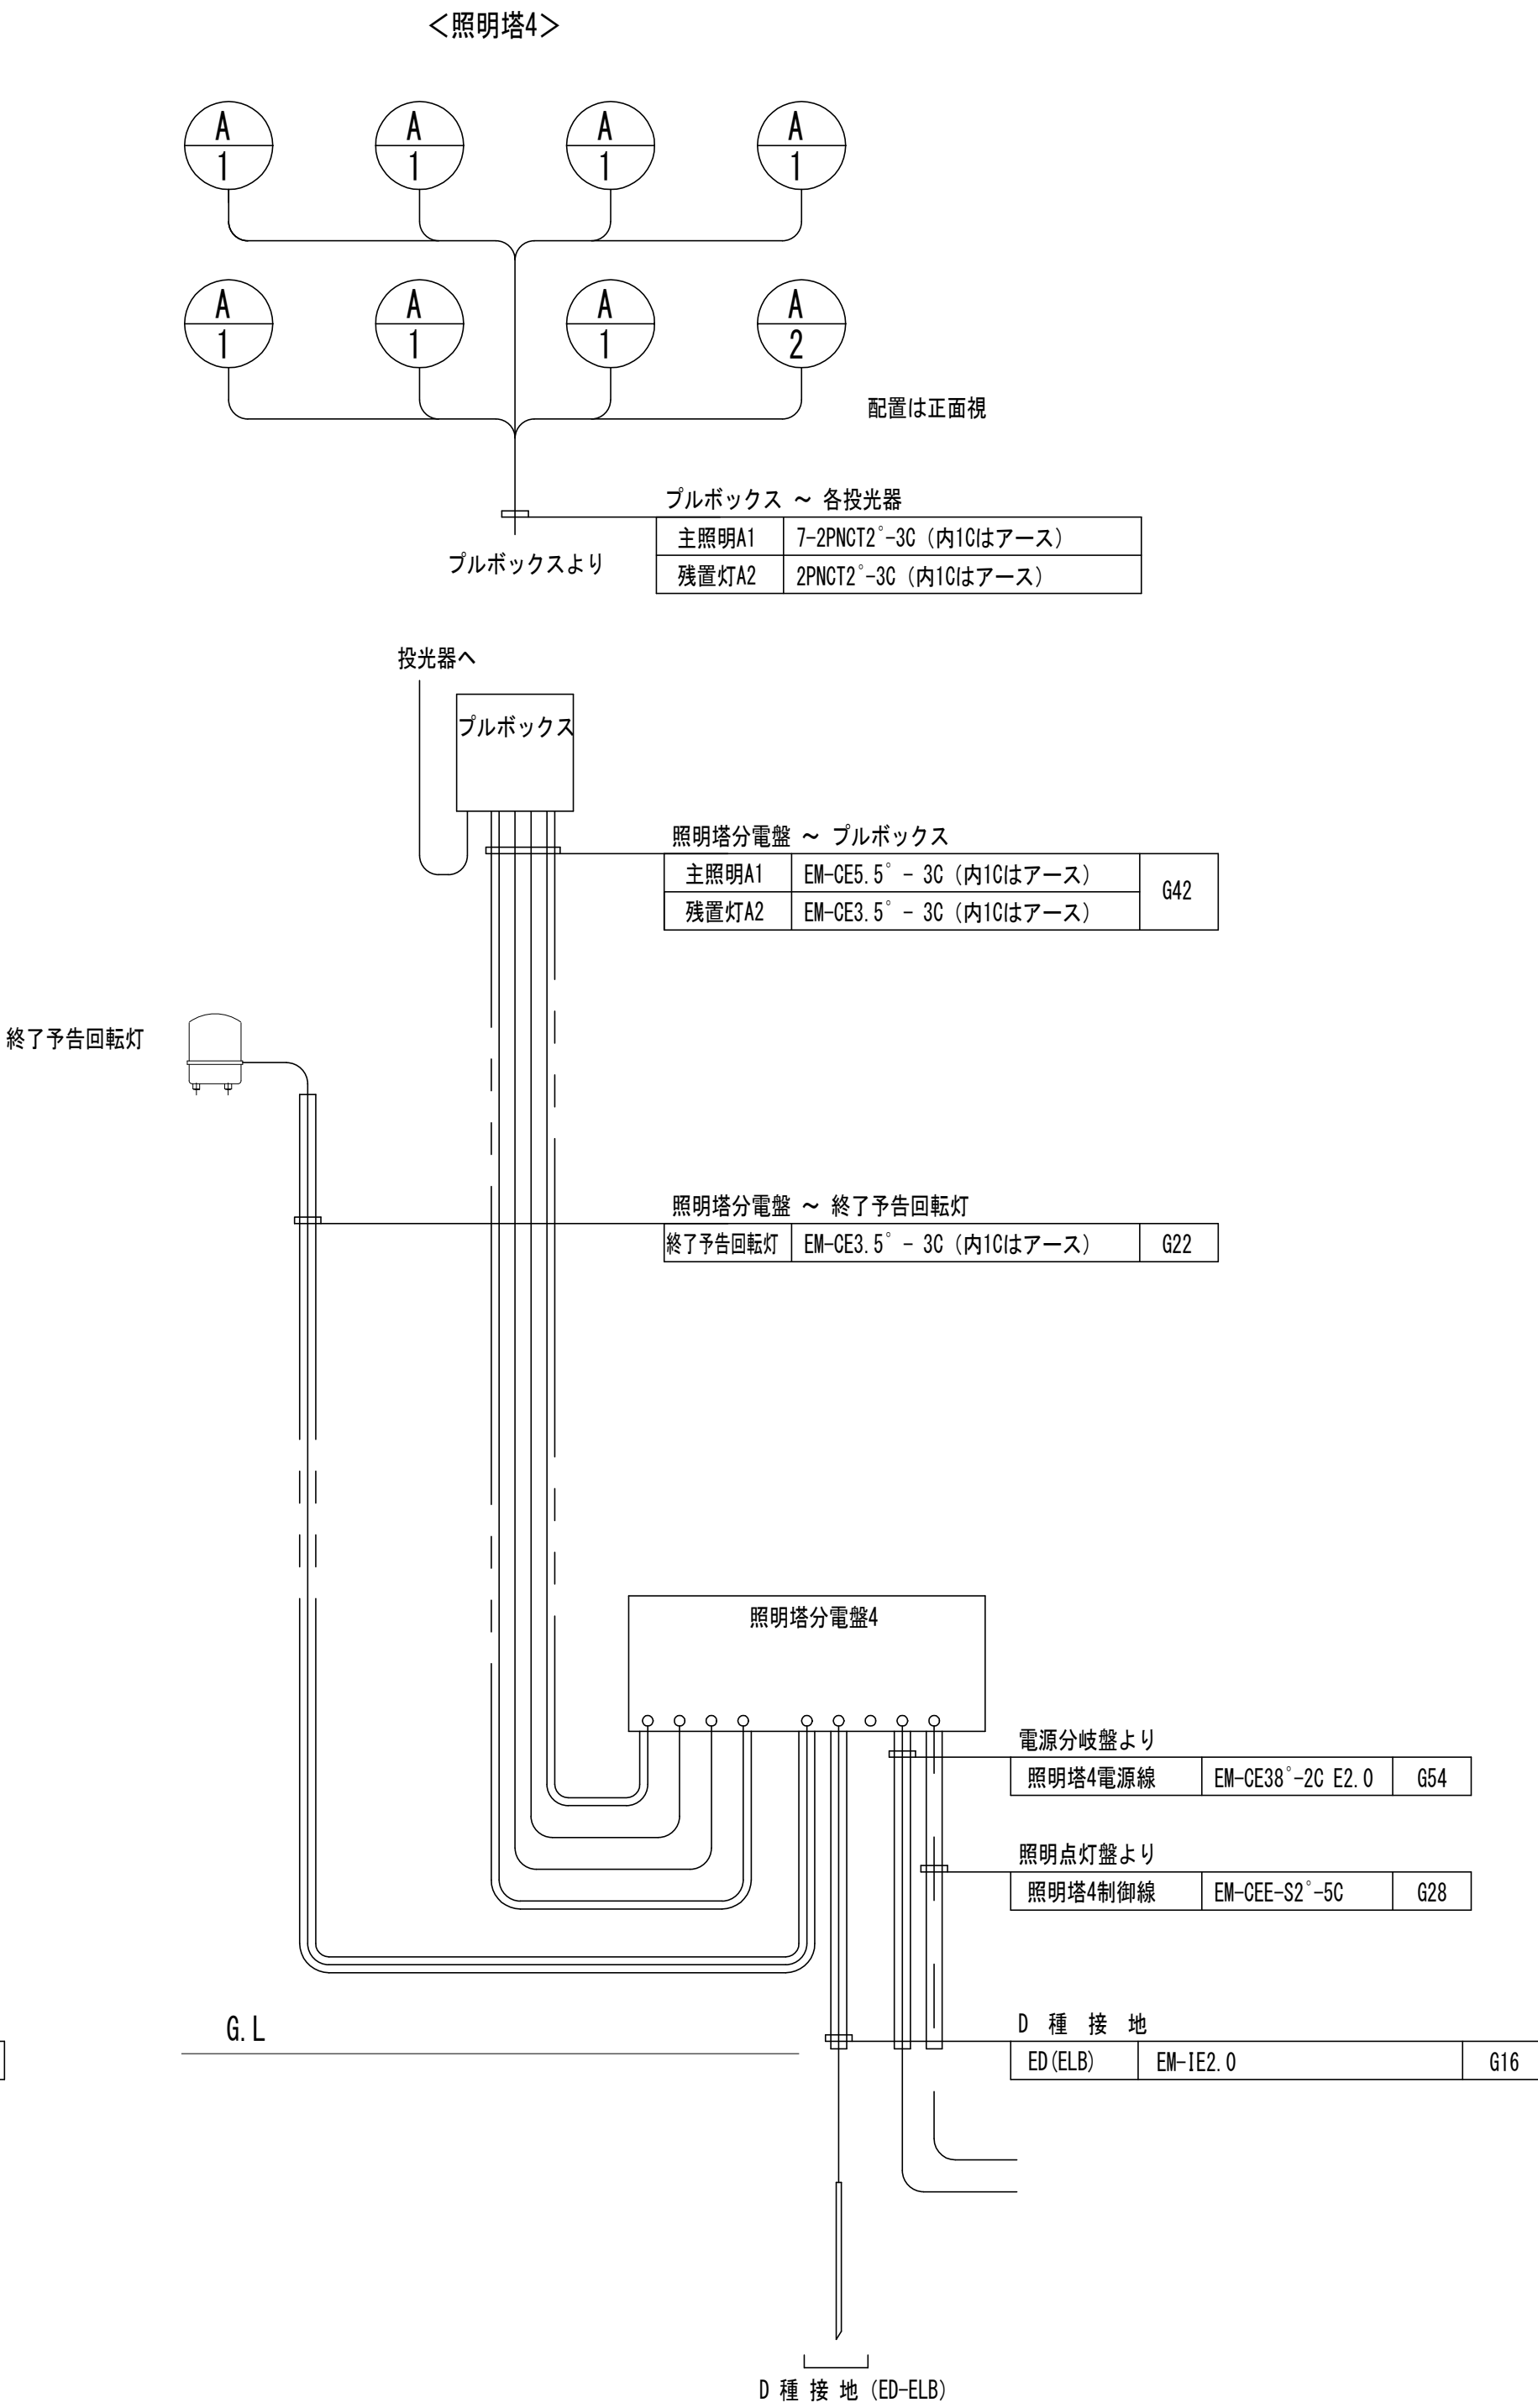


凡 例

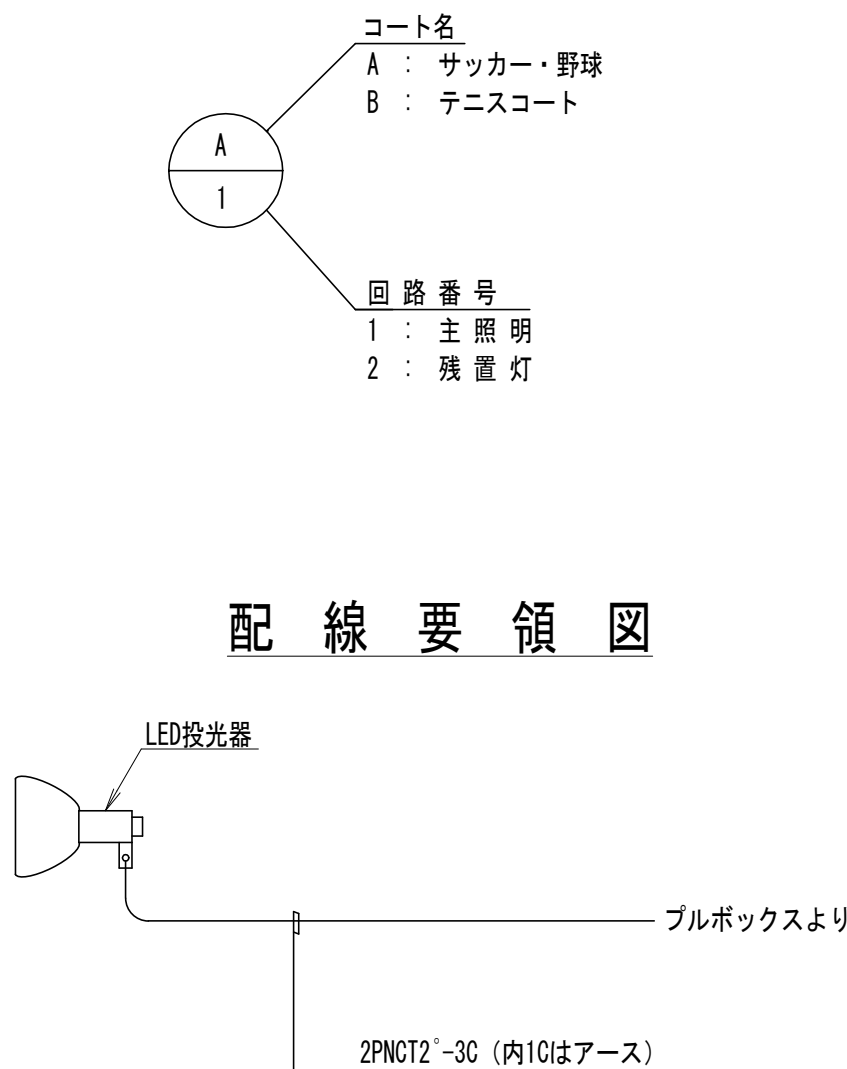


配線要領図

工事名	松戸市立第二中学校夜間照明設備設置工事		
図面名	照明塔配線図 (2)		
作成年月日	令和7年3月7日	変更年月日	
縮 尺	No-scale	図面番号	E-11
設 計	有限会社 神谷建築事務所 千葉県知事登録 第1-2307-2710号 神谷 繁樹 一級建築士大臣登録第152135号		
	松戸市 街づくり部 建築保全課		


柱上配線図

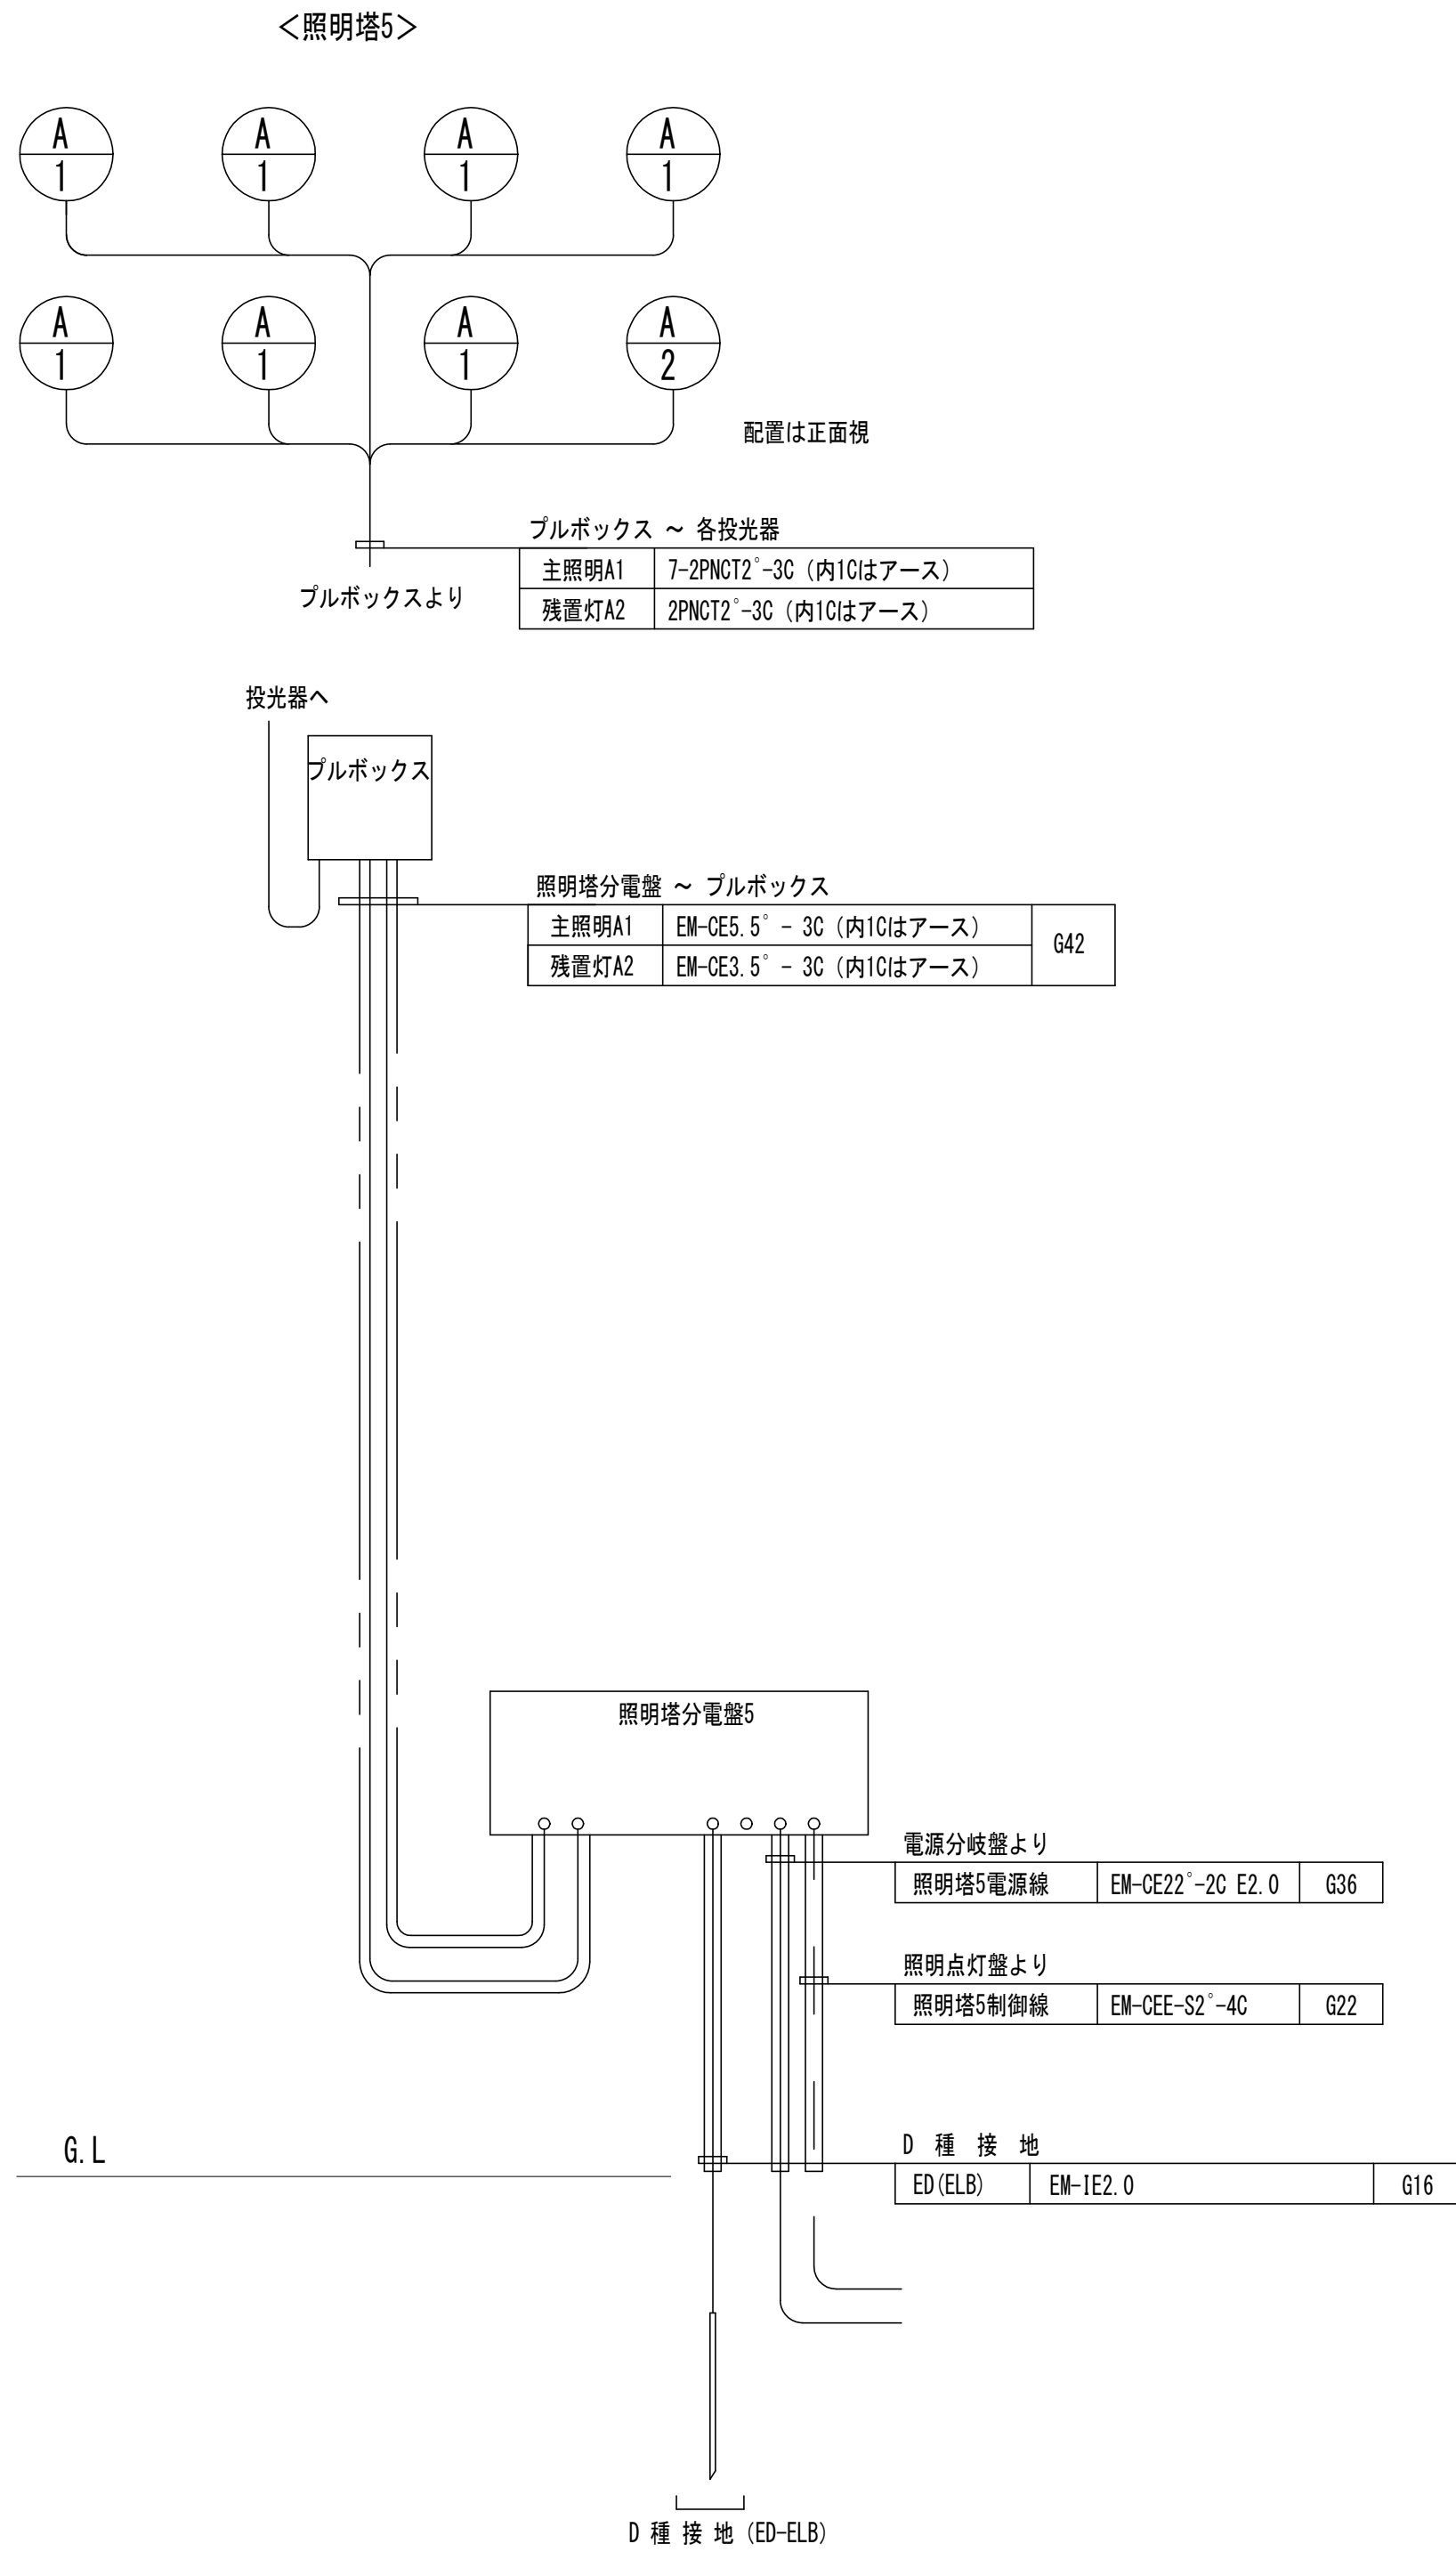



凡 例

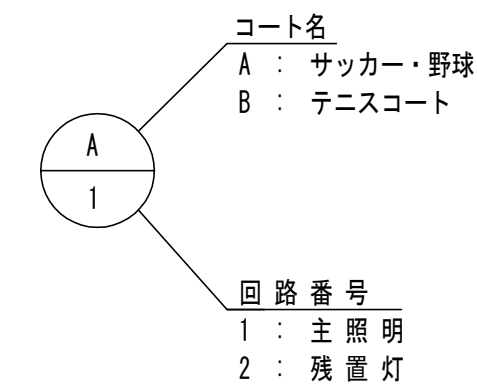



配線要領図

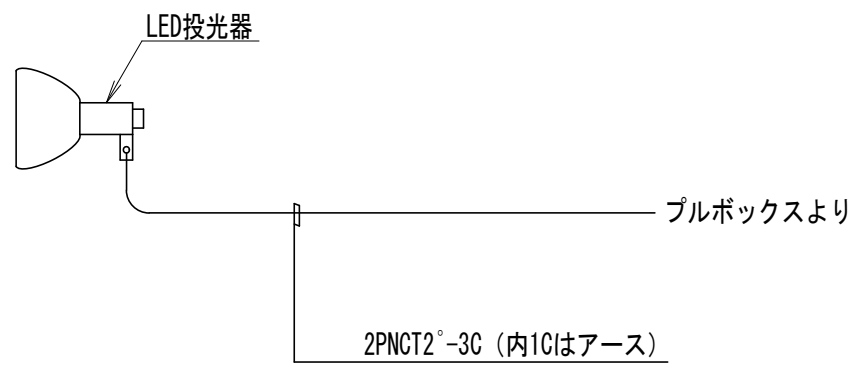


工事名	松戸市立第二中学校夜間照明設備設置工事		
図面名	照明塔配線図 (3)		
作成年月日	令和7年3月7日	変更年月日	
縮 尺	No-scale	図面番号	E-12
設 計	有限会社 神谷建築事務所 千葉県知事登録 第1-2307-2710号 神谷 繁樹 一級建築士大臣登録第152135号		
	松戸市 街づくり部 建築保全課		

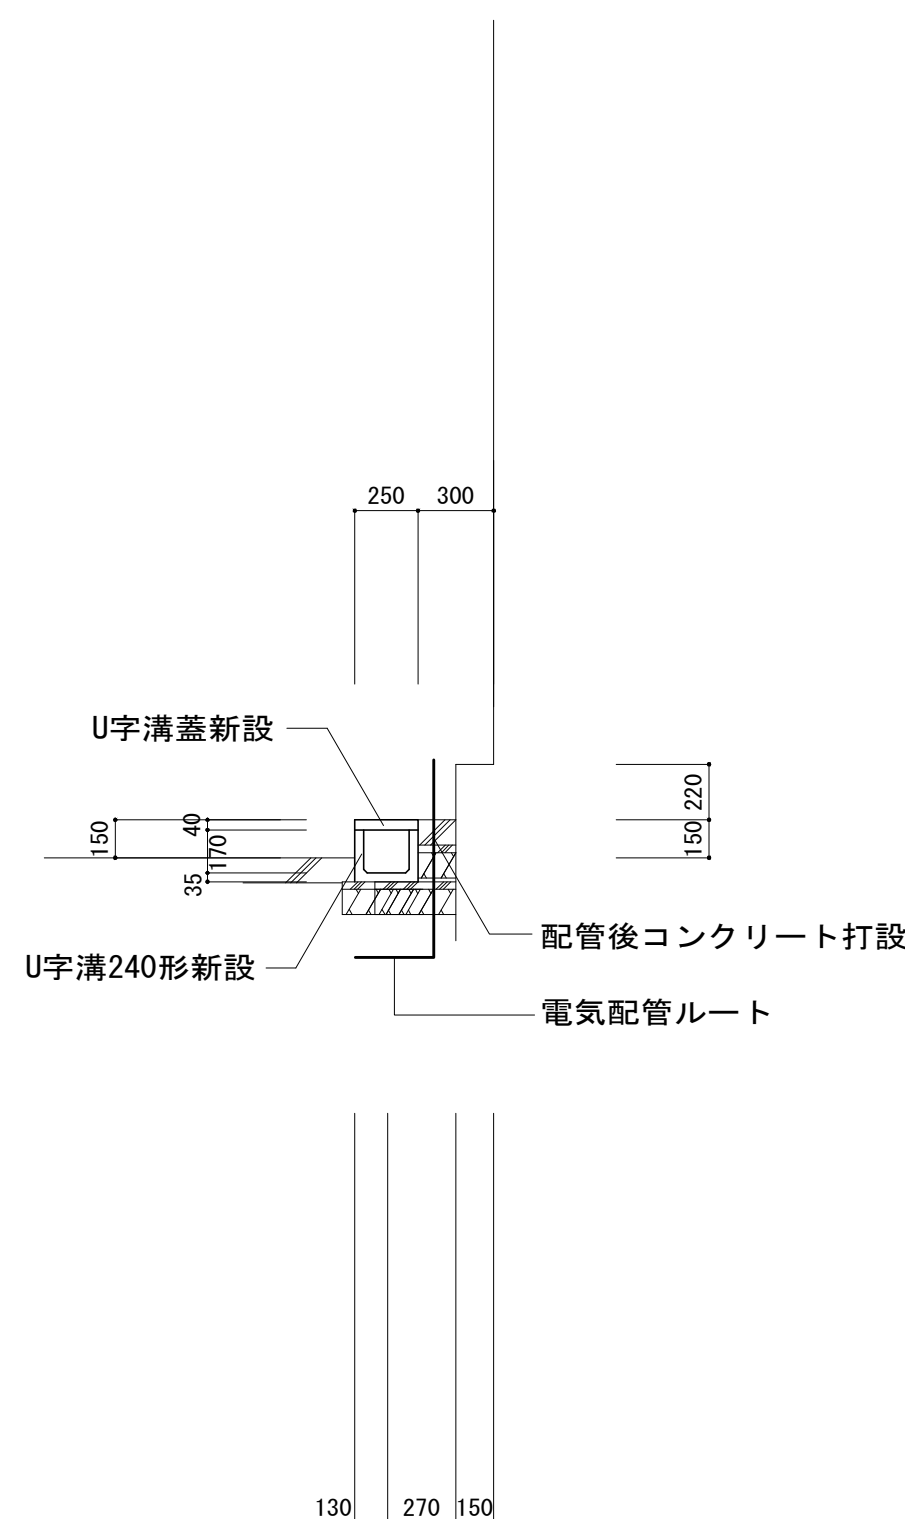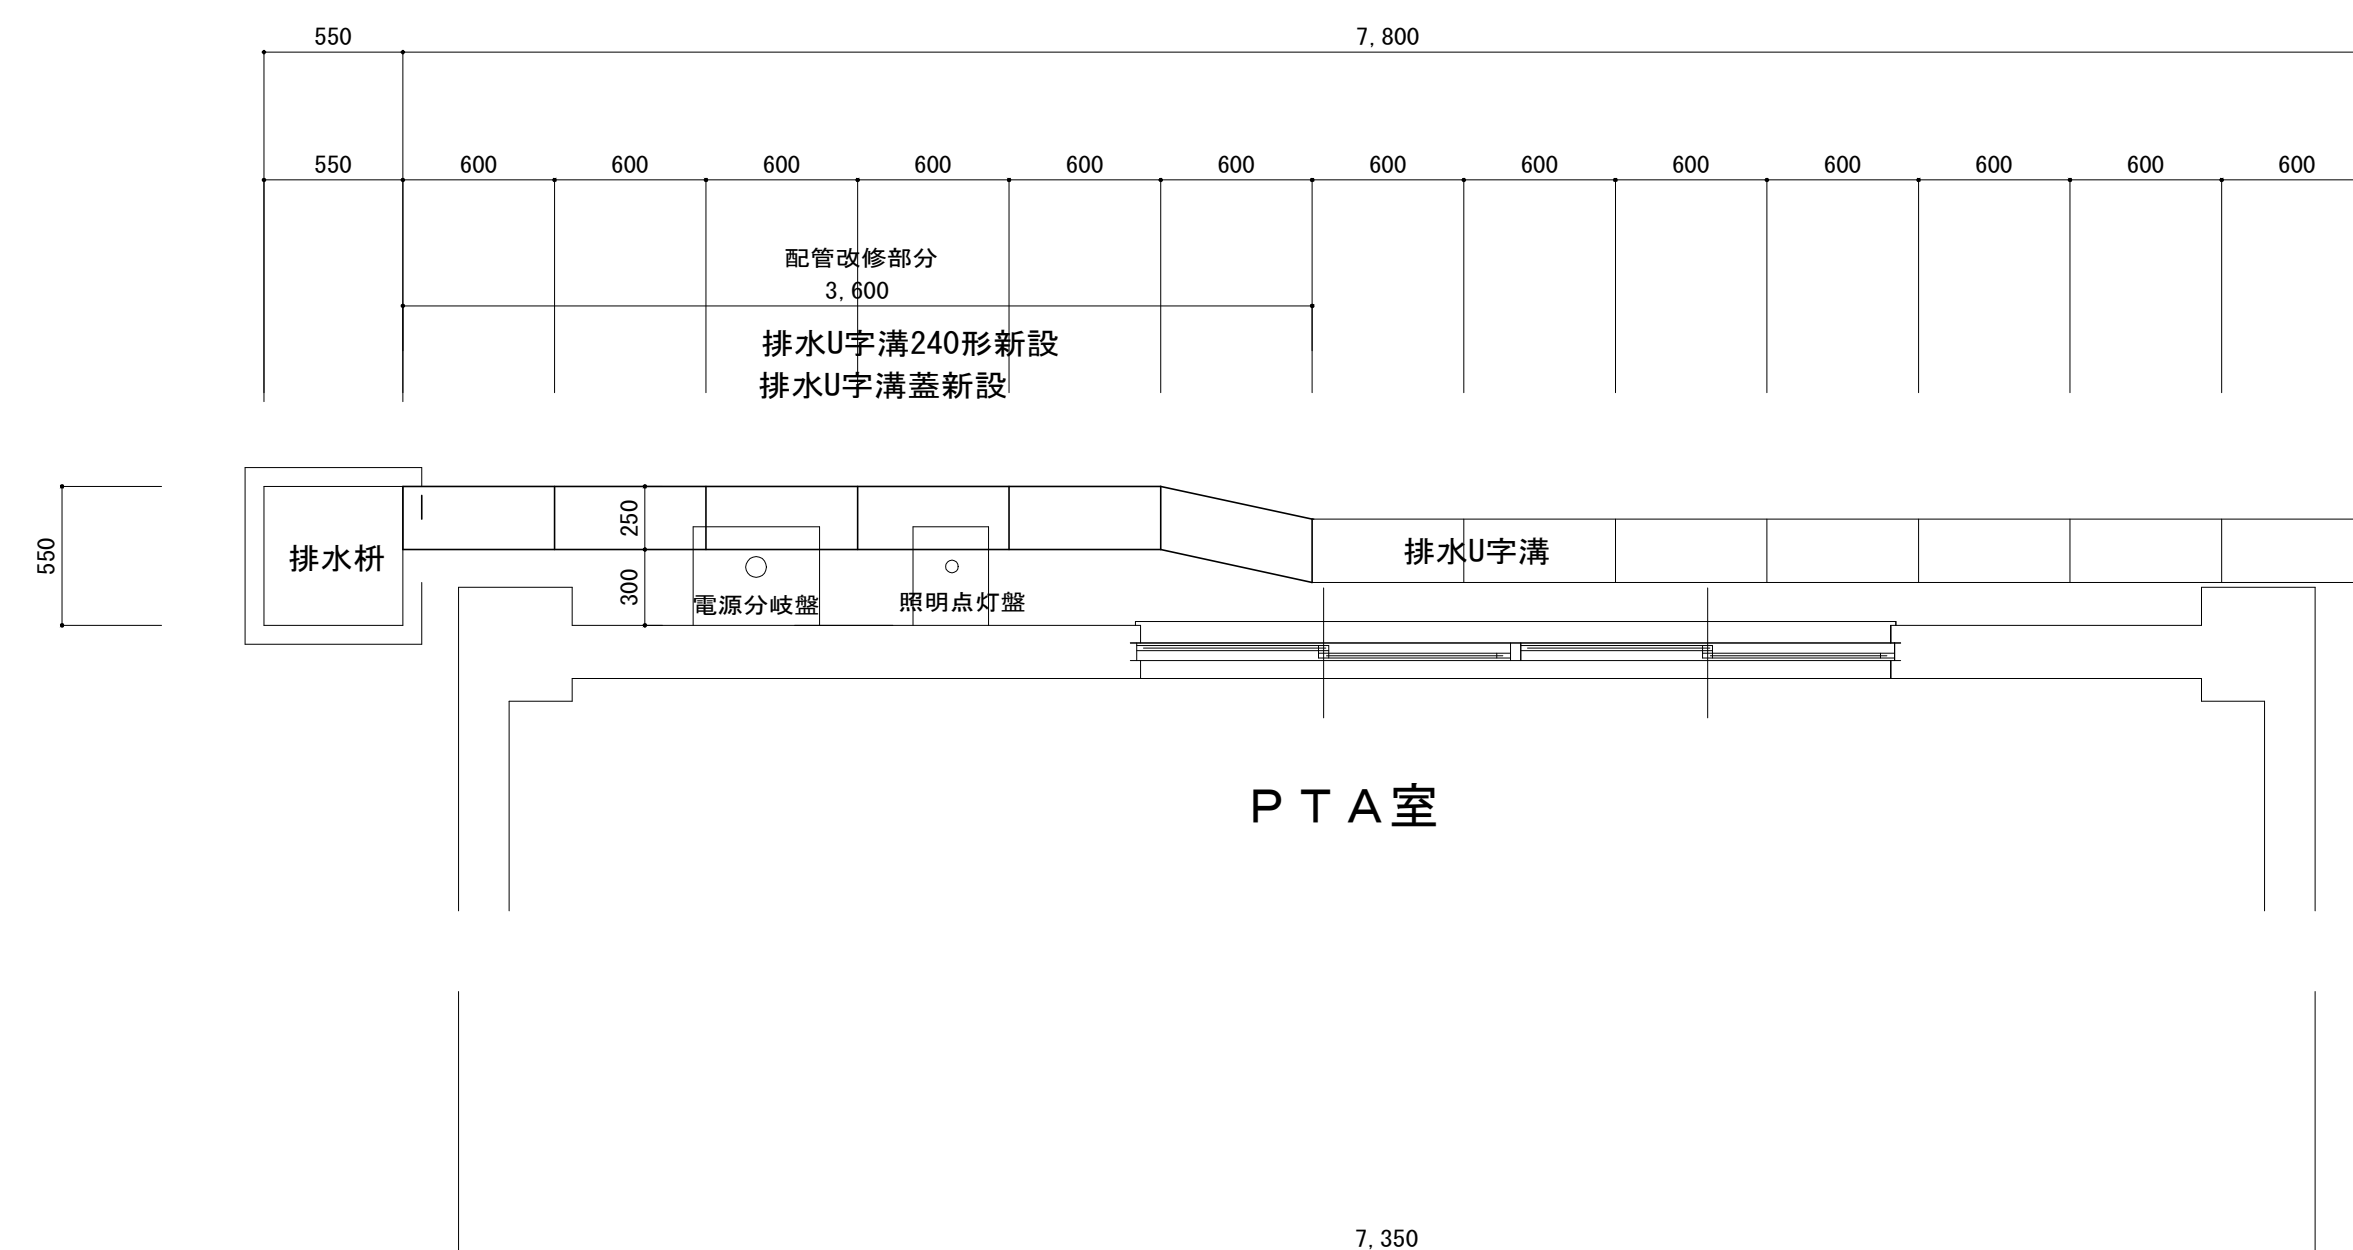


特記事項
・ 砕石 RC40 H150
・ 捨てコンクリート 18N/mm ²
・ 隙間埋めコンクリート 21N/mm ²
W150 H100 L3.6m

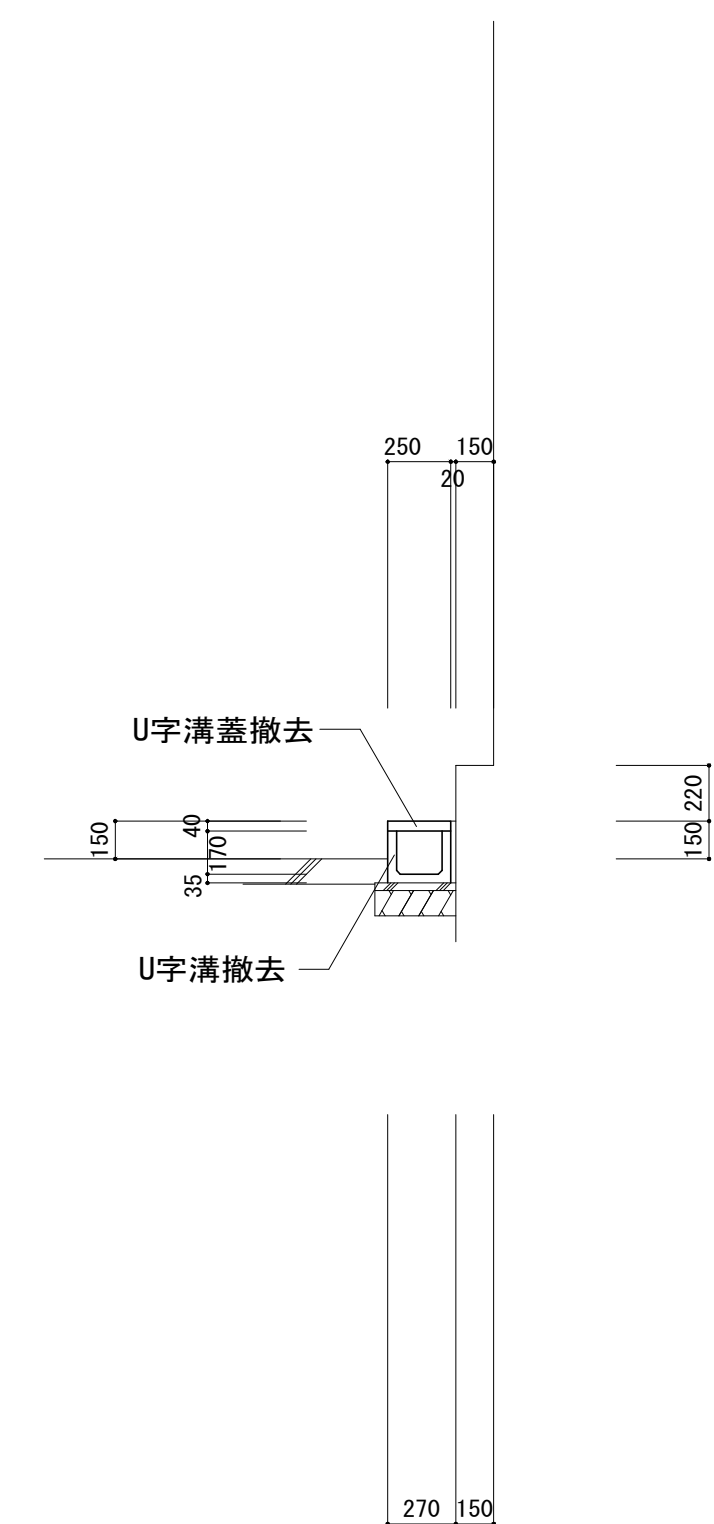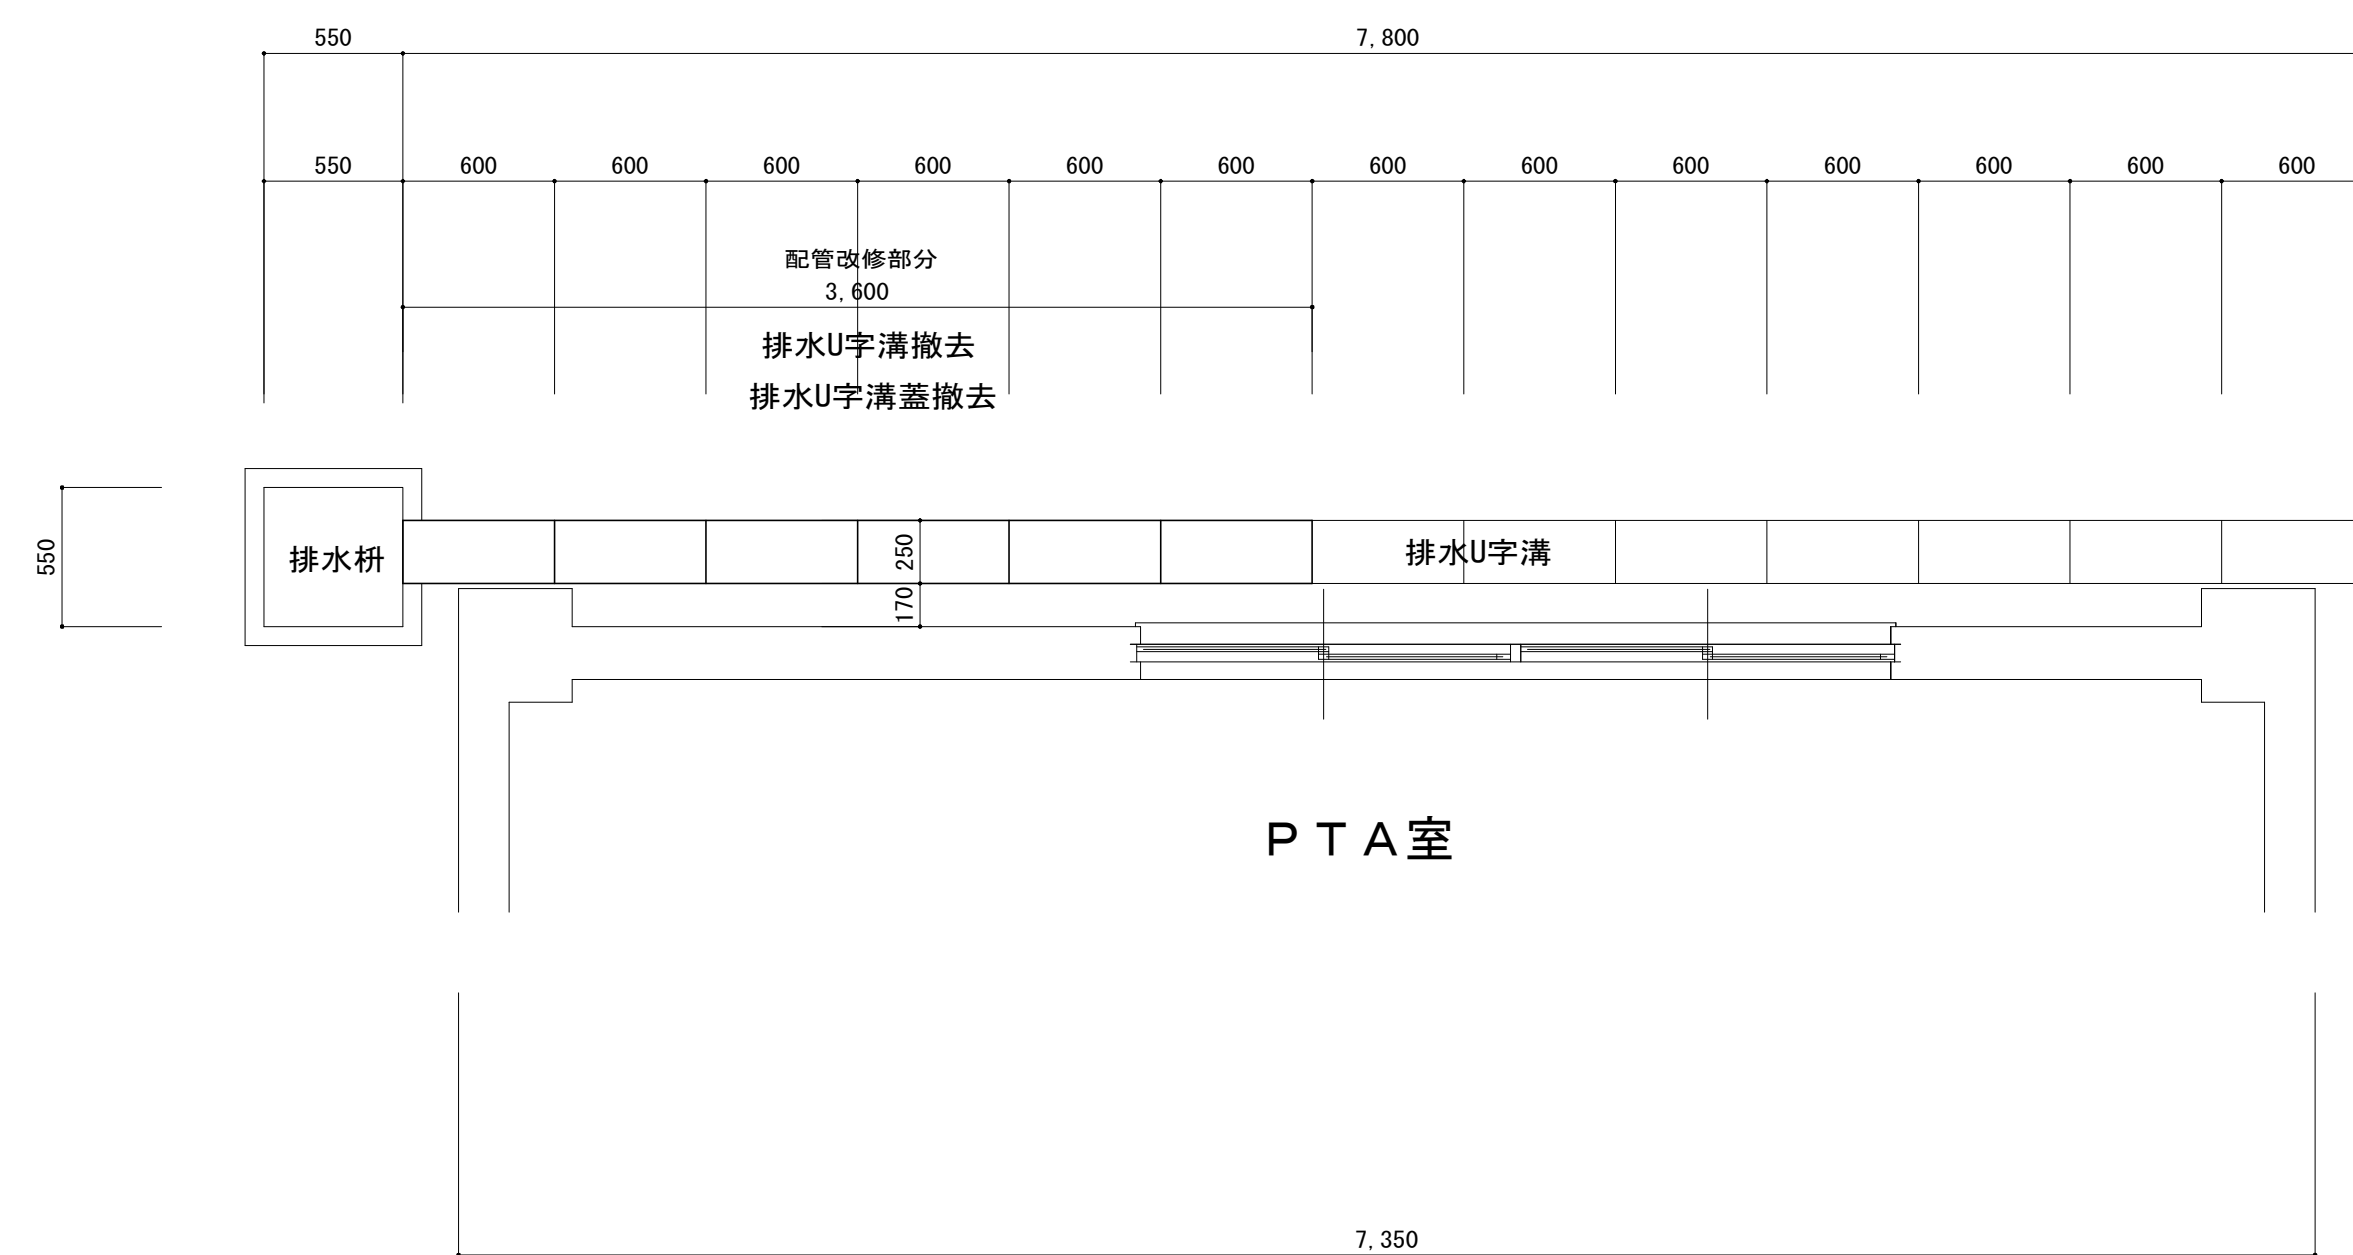

工 事 名	松戸市立第二中学校夜間照明設備設置工事		
図面名	排水溝改修詳細図		
作成年月日	令和7年3月7日	変更年月日	
縮 尺	1:30	図面番号	E-13
設 計	有限会社 神谷建築事務所 千葉県知事登録 第1-2307-2710号 神谷 繁樹 一級建築士大臣登録第152135号		
	松戸市 街づくり部 建築保全課		

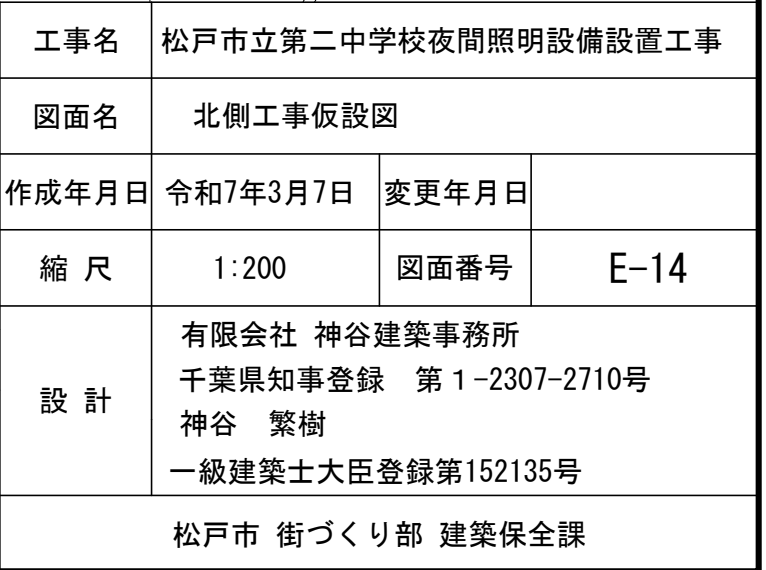

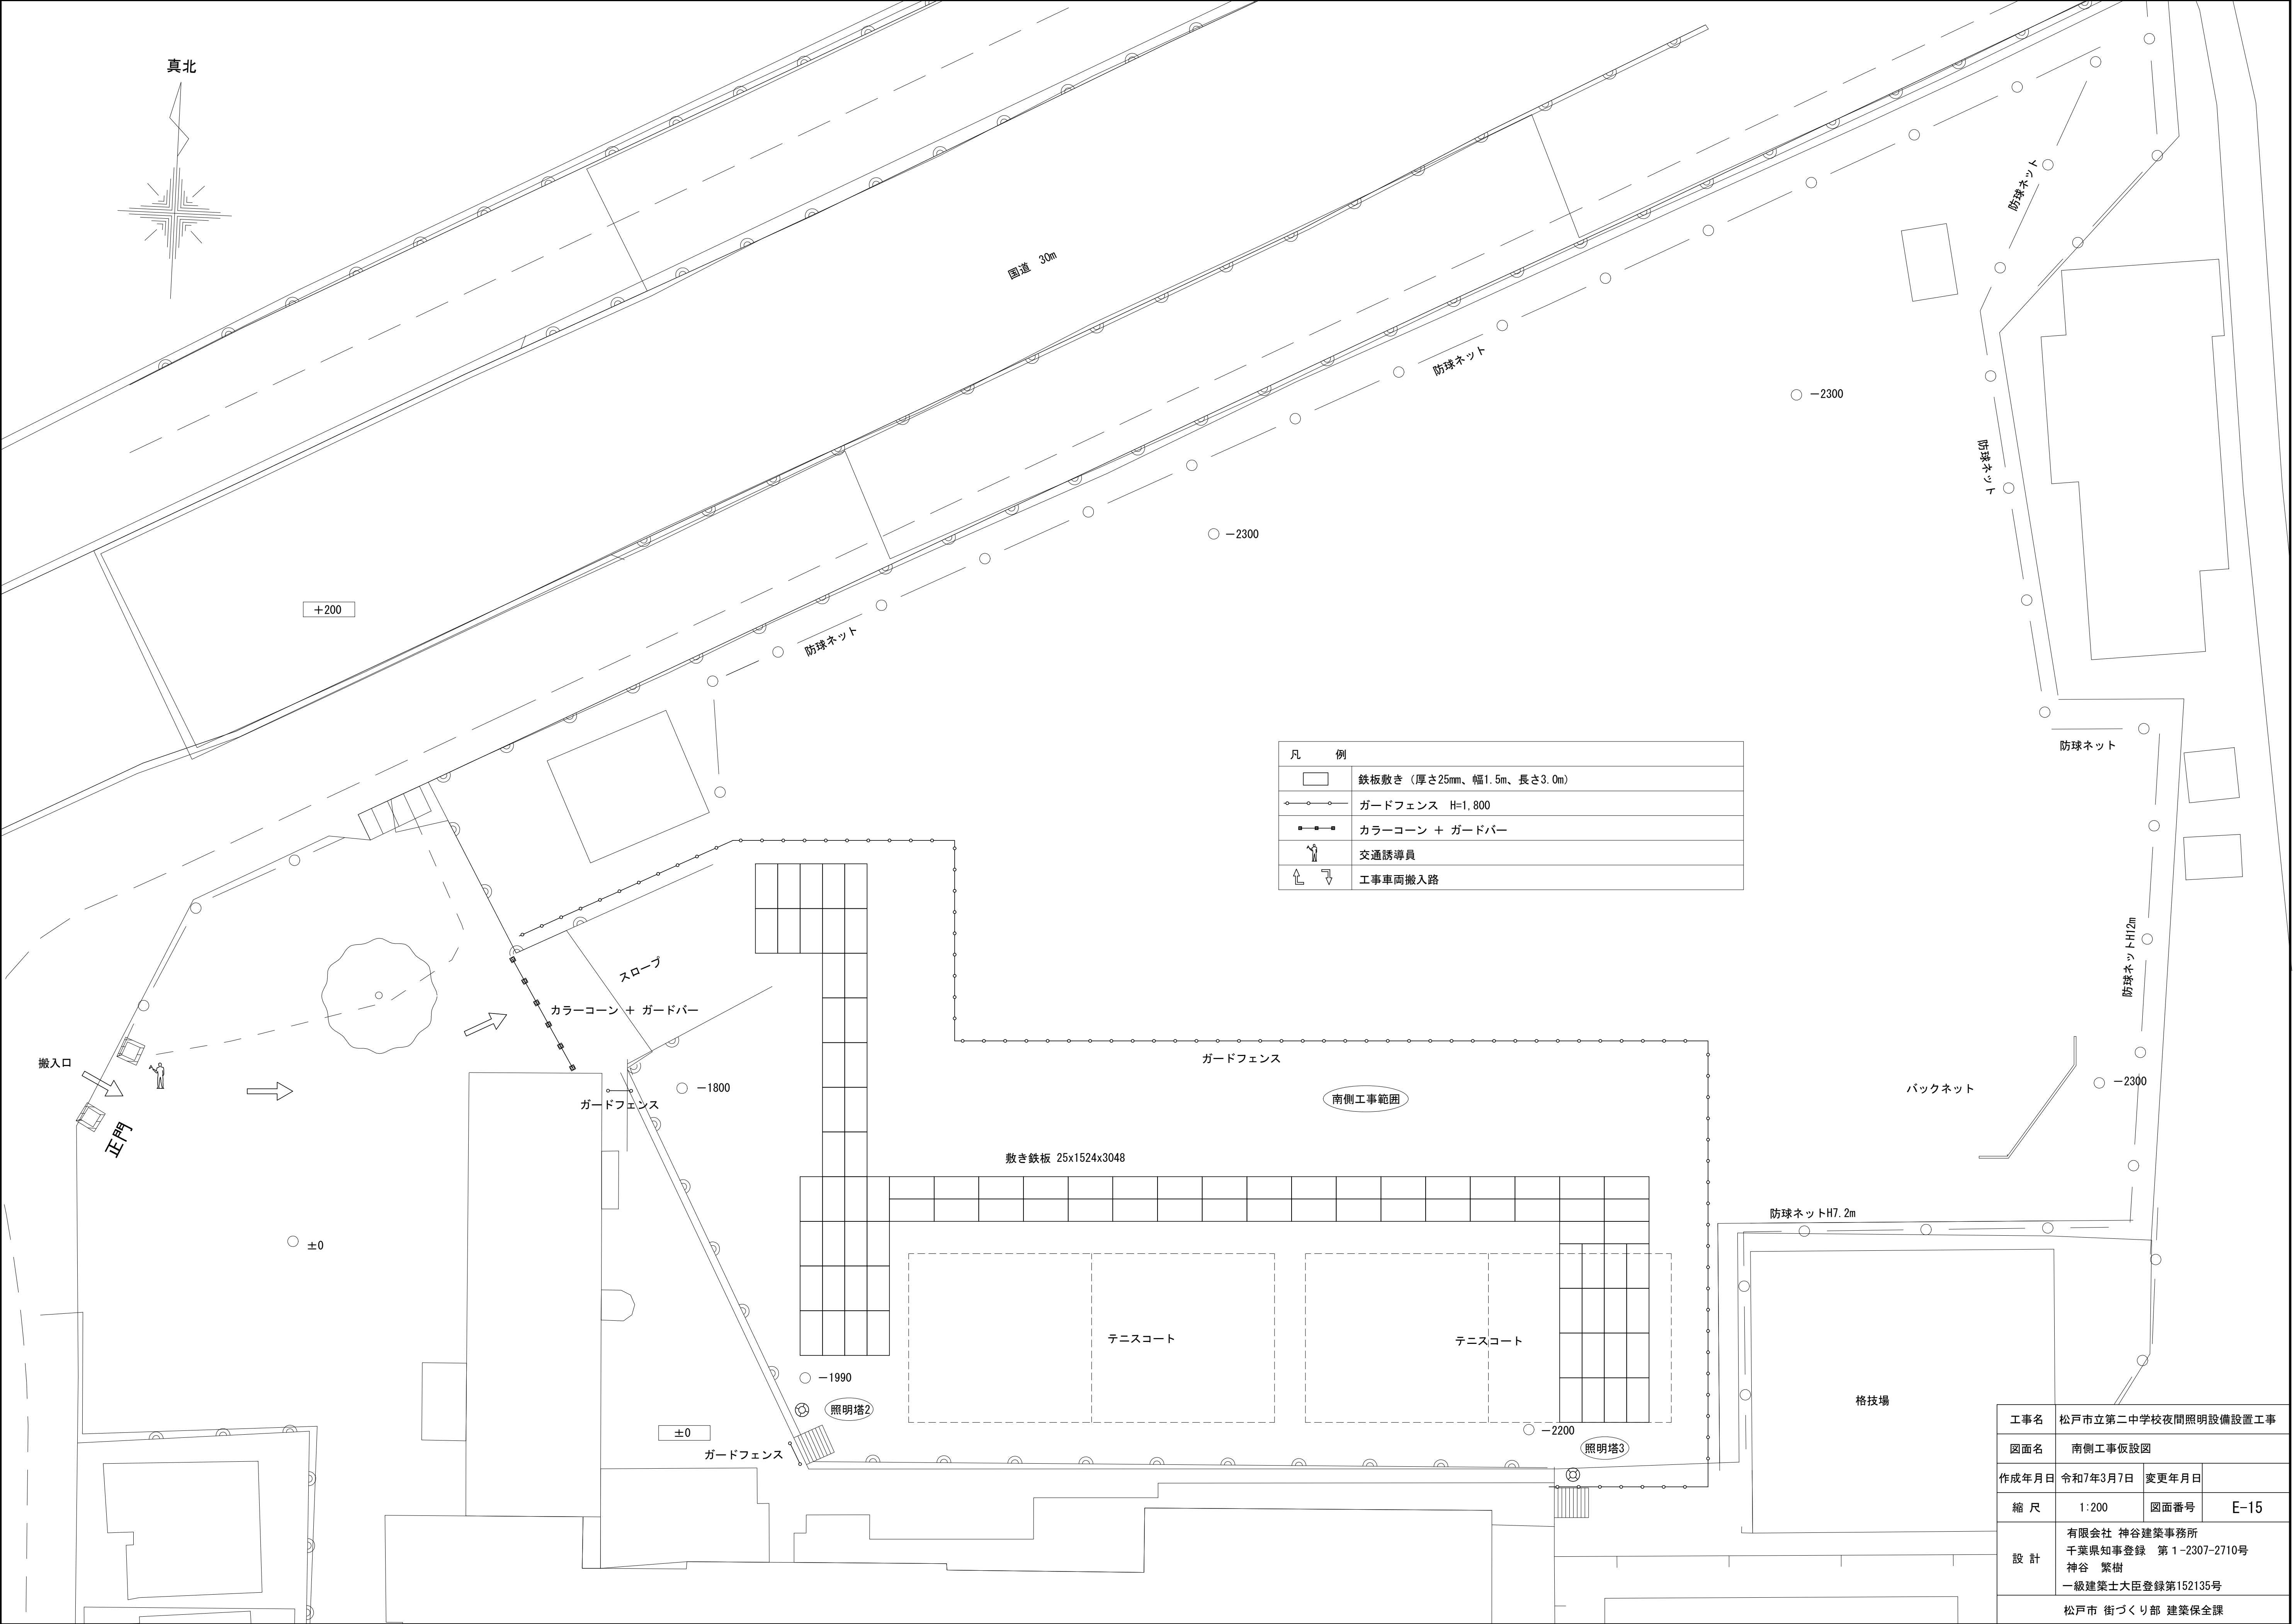

工事名	松戸市立第二中学校夜間照明設備設置工事		
図面名	南側工事仮設図		
作成年月日	令和7年3月7日	変更年月日	
縮尺	1:200	図面番号	E-15
設計	有限会社 神谷建築事務所 千葉県知事登録 第1-2307-2710号 神谷 繁樹 一級建築士大臣登録第152135号		
	松戸市 街づくり部 建築保全課		

《 松戸市建築工事提出書類等一覧表 》（2023.10）

1. 工事名称 松戸市立第二中学校夜間照明設備設置工事

2. 工事場所 松戸市小山685番地

3. 工 期 令和 年 月 日 から 令和 8年 2月 27日 まで

4. CADデータの貸与 ☒有 ☐無

※1. 基準等にある「建」とは「公共建築工事標準仕様書(建築工事編)令和4年版」を指す。

※2. 基準等にある「電」とは「公共建築工事標準仕様書(電気設備工事編)令和4年版」を指す。

※3. 基準等にある「機」とは「公共建築工事標準仕様書(機械設備工事編)令和4年版」を指す。

※4. 基準等にある「請負契約〇〇条」は「工事請負契約書」を指す。

	摘 要	様式	部数	基準等	提出責任者 ※記入無は 現場代理人
工 事 着 工 前 に 提 出	■工事実績情報（工事カルテ）の登録 （受注登録工事カルテ受領書、受注登録データ） ※契約額が500万円以上（契約後10日以内に登録） 【契約後14日以内】	報告	1	建1.1.4 電1.1.4 機1.1.4 松戸市建設工事 適正化指導要綱	代表者
	■電気保安技術者通知書 （資格者証の写し） 【契約後14日以内】	承諾	1	建1.3.3 電1.3.2 機1.3.2	
	■施工体制台帳・下請業者選定通知書・施工体系図 【下請契約後14日以内に提出(下請契約がない場合不要)】	報告	2	請負契約第7条 建1.1.5 電1.1.5 機1.1.5 松戸市建設工事 適正化指導要綱	
	■実施工程表 ※建築・電気・機械などの関連工事工程も記載 【初回打合せ後速やかに】	承諾	1	建1.2.1 電1.2.1 機1.2.1	
	■総合施工計画書 1. 組織表(現場代理人、主任技術者、工事用電力設備の保安責任者など)、緊急連絡体制、仮設計画図 2. 工事概要、建物概要、予想される災害・公害対策、出入口の管理、危険箇所の点検方法、火災予防、養生・片付け、工事の保険、関係官公署その他の関係機関への届出等一覧表など 【初回打合せ後速やかに】	報告	1	建1.2.2 電1.2.2 機1.2.2	

	摘 要	様式	部数	基準等	提出責任者 ※記入無は 現場代理人
工 事 中 に 提 出	■設計図書の照査報告書 【適宜】	報告	1	請負契約第19条	代表者
	■工種別施工計画書 ※資格者名簿・資格者証、使用資機材、使用材料・ 機材品質証明書などを添付	承諾	1	建1.2.2 電1.2.2 機1.2.2	主任技術者 及び現場代理人
	■施工図等（施工図、製作図、カタログ等） ※施工図、製作図は主任・現場が全ての図面に記名	承諾	1	建1.2.3 電1.2.3 機1.2.3	主任技術者 及び現場代理人
	■発生材処理計画書 産廃業者と契約書の写し（単価記載） 産廃業者の許可書の写し 再資源利用（促進）計画書 建設副産物情報交換システム工事登録証明書 ※登録は契約額が100万円以上 【廃棄物搬出前】	報告	1	建1.3.11 電1.3.9 機1.3.9	
	□月報（出来高・進捗表） 【月初め7日以内】	報告	1		
	□定例打合せ記録 【適宜】	報告	1		
	■詳細工程表（月間工程表） ※年末年始・GW・夏季等については、 安全管理措置、警備体制、緊急連絡先を記載 【前月末日まで】	報告	1	建1.2.1 電1.2.1 機1.2.1	
	□地業（既製コンクリート杭等）工事結果報告書	報告	1	建1.5.4	主任技術者 及び現場代理人
	■試験結果報告書	報告	1	建1.4.5 建1.5.6 電1.4.5 電1.5.4 機1.4.6 機1.5.5	主任技術者 及び現場代理人
	■発生土処理報告書	報告	1		
	■発生材処理報告書 産廃業者マニフェストの写し（E票） 再資源利用（促進）実施書 建設副産物情報交換システム工事登録証明書 【処分後】	報告	1	建1.3.11 電1.3.9 機1.3.9	
	□出来高検査 1 出来高検査願 2 出来高報告書	報告	1	請負契約第39条	
	□現場休止届（年末年始・GW・夏季等） ※安全管理措置、警備体制、緊急連絡先を記載	報告	1		

	摘 要	様式	部数	基準等	提出責任者 ※記入無は 現場代理人
完 成 後 に 提 出	■関係官公署その他の関係機関への届出等 【工事完了後速やかに】	報告	1		代表者
	■しゅん工届 【工事完了後速やかに】		1	建1.6.1 電1.6.1 機1.6.1	
	■自主検査記録（現場代理人以外の検査とする） 【工事完了後速やかに】	報告	1		
	■工事写真（建築工事写真撮影基準に準拠）			建1.2.4 電1.2.4 機1.2.4	
	■ 1 工事記録写真 ■ 2 完成写真 【工事完了後速やかに】	写真帳 写真帳	1 1		
	■完成図 P D F，C A Dデータ	C Dもし くはD V D	2	建1.7.2 電1.7.2 機1.7.2	
	■電子納品 電子媒体 電子媒体納品書	C Dもし くはD V D	2 1	※松戸市建築事業 に係る電子納品 運用ガイドライ ン（案）	
	■工事実績情報（工事カルテ）の登録 （竣工登録工事カルテ受領書、竣工登録データ） ※500万以上	報告書	1	建1.1.4 電1.1.4 機1.1.4	
	■引渡し関係 ■ 1 予備品等引渡通知書（リスト共） □ 2 キーボックス		3		
	□防水工事に関する保証書 各種防水仕様による保証書（特記仕様による） 元請業者、製造業者及び防水施工業者の連名	保証書	3		
	■保全に関する資料	原則、 C Dもし くはD V D	2 2 1 1	建1.7.3 電1.7.3 機1.7.3	
	■ 1 建築物等の利用に関する説明書				
	■ 2 保守に関する説明書（機器取扱説明書を含む）				
	■ 3 機器性能試験成績書				
	■ 4 官公署届出書類				
	■ 5 総合試運転報告書		1	電1.7.3	
	■ 6 総合試運転調整報告書		1	機1.7.3	

《 松戸市建築工事検査・立会い一覧表 》電気設備工事編（2022.4）

1. 工事名称 松戸市立第二中学校夜間照明設備設置工事
2. 工事場所 松戸市小山685番地
3. 工 期 令和 年 月 日 から 令和 8年 2月 27日 まで

標 仕：公共建築工事標準仕様書(電気設備工事編)令和4年版

改標仕：公共建築改修工事標準仕様書(電気設備工事編)令和4年版

No	検査・立会い項目	基準等	備 考
1	検査		
	■ 1 品質管理検査(必要に応じて)	標 仕 1 編 1.3.4 改標仕 1 編 1.3.4	
	■ 2 機材の検査(承諾済は除く)	標 仕 1 編 1.4.4 改標仕 1 編 1.4.5	
	■ 3 一工程の施工の確認及び報告による検査	標 仕 1 編 1.5.2 改標仕 1 編 1.6.3	
	■ 4 監督職員の指示による検査	標 仕 1 編 1.5.3 改標仕 1 編 1.6.4	
2	立会い		
	■ 1 監督職員の指示による立会い	標 仕 1 編 1.5.5 改標仕 1 編 1.6.6	
	■ 2 照明器具の取付け	標 仕 2 編 2.18.1	
	■ 3 電線・ケーブル相互の接続及び端末処理	標 仕 2 編 2.18.1 等	
	■ 4 同上接続部の絶縁処理	標 仕 2 編 2.18.1 等	
	□ 5 接地線の構造体への接続	標 仕 2 編 2.18.1 等	
	■ 6 金属管、合成樹脂管、ケーブルラック、 金属製可とう電線管等のふ設	標 仕 2 編 2.18.1 等	
	□ 7 壁埋込盤類キャビネットの取付け	標 仕 2 編 2.18.1 等	
	■ 8 主要機器及び盤類の設置	標 仕 2 編 2.18.1 等	
	□ 9 防火区画貫通部の耐火処理及び 外壁貫通部の防水処理	標 仕 2 編 2.18.1 等	
	■ 10 接地極の埋設	標 仕 2 編 2.18.1 等	
	■ 11 電柱の建柱位置及び建柱	標 仕 2 編 2.18.1 等	
	■ 12 地中電線路のふ設	標 仕 2 編 2.18.1 等	
	□ 13 現場打マンホール、ハンドホールの配筋等	標 仕 2 編 2.18.1 等	
	■ 14 総合調整	標 仕 2 編 2.18.1 等	
	■ 15 電線・ケーブルのふ設	標 仕 3 編 2.3.1 等	
	■ 16 電線・ケーブルの機器への接続	標 仕 3 編 2.3.1 等	
	■ 17 基礎の位置、地業、配筋等	標 仕 3 編 2.3.1 等	
	□ 18 基礎ボルトの位置及び取付け	標 仕 3 編 2.3.1 等	
	□ 19 UTPケーブルの成端	標 仕 6 編 2.28.1 等	
	□ 20 収納架の固定	標 仕 6 編 2.28.1 等	
	□ 21 照明器具、主要機器及び盤類の取外し	改標仕 2 編 2.19.1	
	■ 22 分電盤、制御盤等の改造	改標仕 2 編 2.19.1	
	□ 23 重量物の解体、搬入、搬出組立て	改標仕 2 編 2.19.1 等	
	■ 24 事前確認及び停復電操作	改標仕 3 編 2.4.1 等	
	□ 25 既設電線・ケーブルの切断	改標仕 3 編 2.4.1 等	